

SV. PRUSZANKA BARANKI
 SK. 1:1000

PROJEKT ZAGOSPODAROWANIA
 TERENU
 SKALA 1:1000

Starostwo Powiatowe w Bielsku Podlaskim
 Powiatowy Ośrodek Dokumentacji
 Geodezyjnej i Kartograficznej

świadczą się zgodność niniejszej mapy z oryginałem
 zrytmu dołączanego Zisobu geodezyjnego i kartograficznego

w dniu 6 1990. 09. 17 7

Lzawidze referencyjnym pod Nr 2450.3790

INIENIEJSZA MAPA NIE MOZE SŁUZYĆ
 DO CELOW PROJEKTOWYCH

sk Podlaski Z up. STAROSTY


3. 06. 2011
 J. Szachowicz
 Podinspektor w Wydziale
 Geodezji, Katastru i Nieruchomości

Starostwo Powiatowe w Bielsku Podlaskim
 Powiatowy Ośrodek Dokumentacji
 Geodezyjnej i Kartograficznej

R... ukowanie, rozpowszechnianie i rozprowadzanie
 niniejszego... wyraża pozwolenie, o którym
 mowa w art. 18 par. 2 ust. 1, z dnia 17 maja 1989 r. - Prawo
 geodezyjne i kartograficzne (Dz. U. Nr 30, poz. 383
 z późniejszymi zmianami)

sk Podlaski Z up. STAROSTY

3. 06. 2011
 J. Szachowicz
 Podinspektor w Wydziale
 Geodezji, Katastru i Nieruchomości

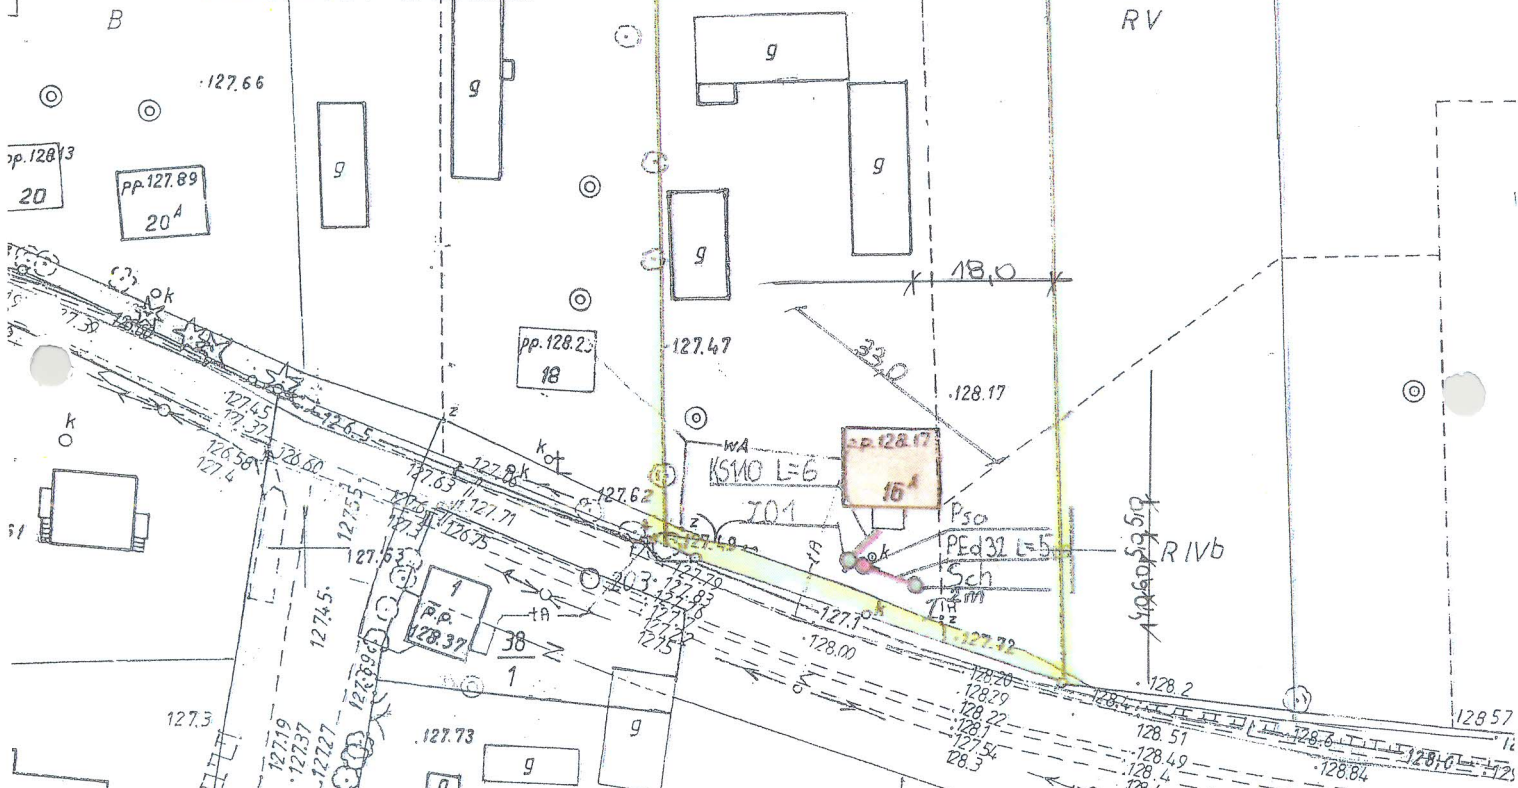


LEGENDA:

- KS 110 – kanalizacja sanitarna PVC Ø 110
- KS 160 – kanalizacja sanitarna PVC Ø 160
- ZO 1 – zbiornik oczyszczalni RLM do 6
- ZO 2 – zbiornik oczyszczalni RLM do 10
- Pso – pompownia ścieków oczyszczonych
- Pss – pompownia ścieków surowych
- PE d 50 – przewód tłoczny PEHD Ø 50
- PE d 32 – przewód tłoczny PEHD Ø 32
- Sch – studnia chłonna
- SR – studzienka rewizyjna

INWESTOR	GMINA BRĄNSK UL. RYNEK 8 17-120 BRĄNSK	
OBIEKT	PRZYDOMOWA OCZYSZCZALNIA ŚCIEKÓW	
ADRES INWESTYCJI	MUCZYŃSKI KRZYSZTOF PRUSZANKA BARANKI 16 17-120 BRĄNSK	
PRZEDMIOT RYSUNKU	PROJEKT ZAGOSPODAROWANIA DZIAŁKI NR 8/7	SKA 1:1
PROJEKTANT		
Imię i nazwisko	Dariusz Wasilewski	Podpis:
Nr. uprawnień	LOM-44	
Data	08.2011	

TERENU
SKALA 1:1000

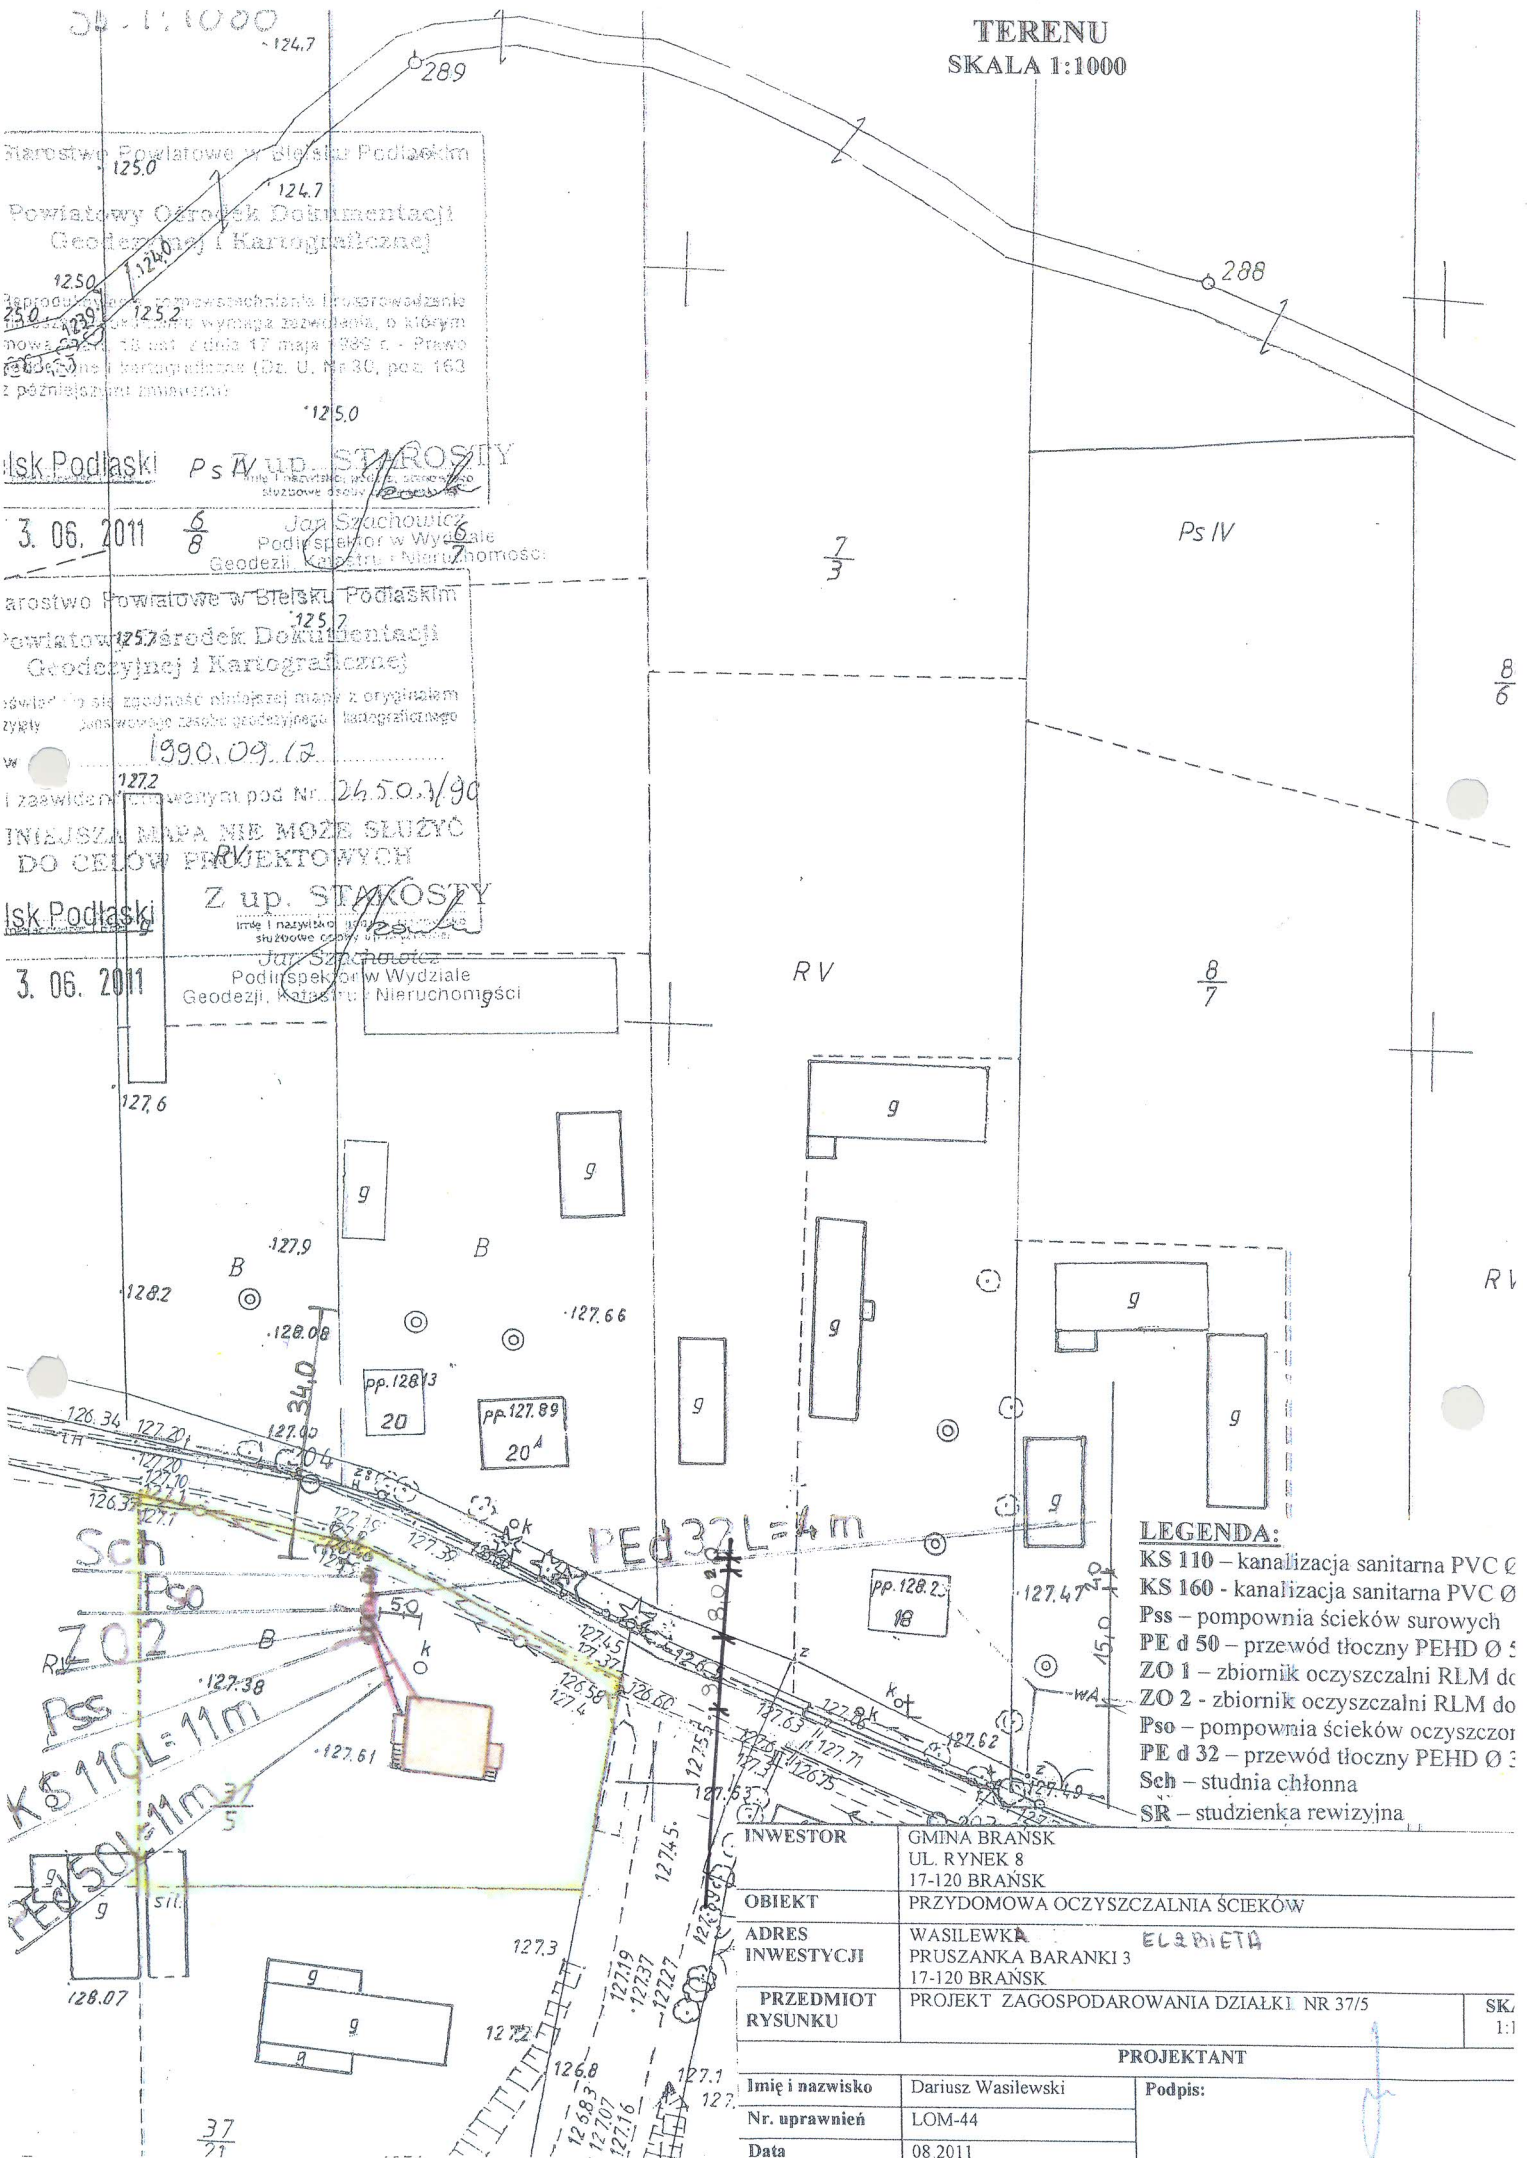

Urząd Powiatowy w Białym Podlaskim
125.0
124.7
Powiatowy Ośrodek Dokumentacji
Geodezyjnej i Kartograficznej
125.0
124.0
125.2
Zaproszenie do sporządzenia i przeprowadzenia
pomiarów geodezyjnych w celu wyznaczenia, o którym
mowa w art. 18 ust. 1 pkt 17 maja 1989 r. - Prawo
geodezyjne i kartograficzne (Dz. U. Nr 30, poz. 163
z późniejszymi zmianami)

Wsk. Podlaski Ps IV up. STAROSTY
3. 06. 2011 6/8
Jan Szachowicz
Podinspektor w Wydziale
Geodezji, Kartografii i Nieruchomości


Urząd Powiatowy w Białym Podlaskim
125.7
125.7
Powiatowy Ośrodek Dokumentacji
Geodezyjnej i Kartograficznej
127.2
1990.09.12
i zaawidowane w opisie pod Nr. 2450.1/90

Wsk. Podlaski Z up. STAROSTY
3. 06. 2011
Jan Szachowicz
Podinspektor w Wydziale
Geodezji, Kartografii i Nieruchomości

- LEGENDA:**
 KS 110 – kanalizacja sanitarna PVC Ø
 KS 160 - kanalizacja sanitarna PVC Ø
 Pss – pompownia ścieków surowych
 PE d 50 – przewód tłoczny PEHD Ø 50
 ZO 1 – zbiornik oczyszczalni RLM do
 ZO 2 - zbiornik oczyszczalni RLM do
 Pso – pompownia ścieków oczyszczonych
 PE d 32 – przewód tłoczny PEHD Ø 32
 Sch – studnia chłonna
 SR – studzienka rewizyjna

INWESTOR	GMINA BRĄNSK UL. RYNEK 8 17-120 BRĄNSK
OBIEKT	PRZYDOMOWA OCZYSZCZALNIA ŚCIEKÓW
ADRES INWESTYCJI	WASILEWKA ELŻBIETA PRUSZANKA BARANKI 3 17-120 BRĄNSK
PRZEDMIOT RYSUNKU	PROJEKT ZAGOSPODAROWANIA DZIAŁKI NR 37/5
PROJEKTANT	
Imię i nazwisko	Dariusz Wasilewski
Nr. uprawnień	LOM-44
Data	08.2011
Podpis:	

37
21

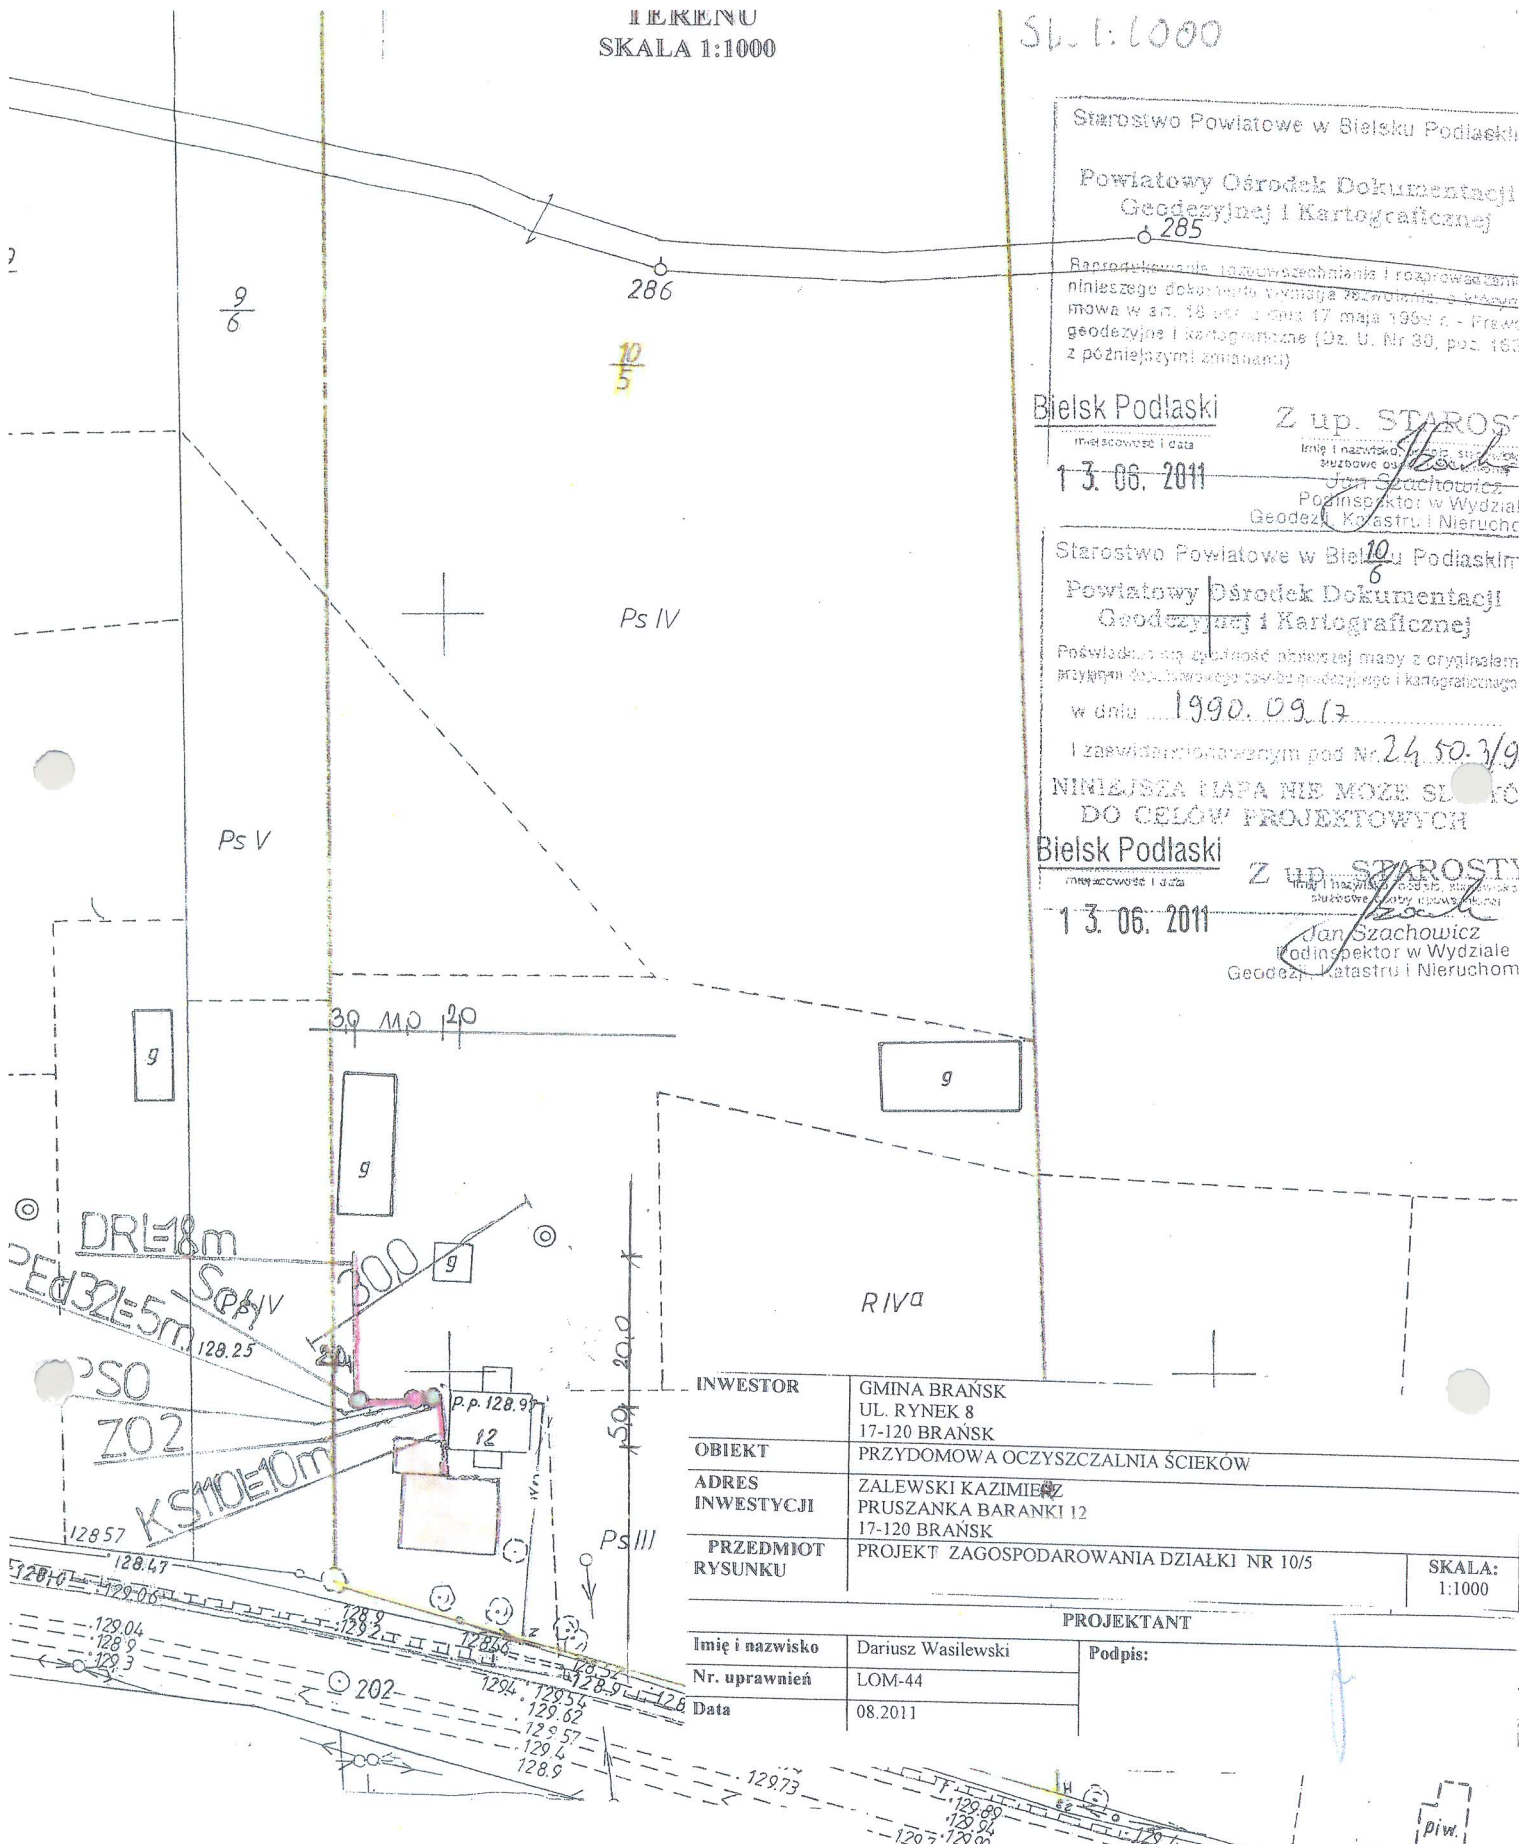

Starostwo Powiatowe w Bielsku Podlaskim
Powiatowy Ośrodek Dokumentacji
Geodezyjnej i Kartograficznej

Reprodukowane i rozprzestrzenione i rozprowadzone
niniejszego dokumentu zgodnie z Rozporządzeniem o Własności
mowa w art. 18 ust. 1 dnia 17 maja 1999 r. - Prawo
geodezyjne i kartograficzne (Dz. U. Nr 30, poz. 163
z późniejszymi zmianami)

Bielsk Podlaski Z up. STAROSTA
13.06.2011
Jan Szachowicz
Podinspektor w Wydziale
Geodezji, Katastru i Nieruchomości

Starostwo Powiatowe w Bielsku Podlaskim
Powiatowy Ośrodek Dokumentacji
Geodezyjnej i Kartograficznej
Poświadczam zgodność abstraktu mapy z oryginałem
przyjętym do obrotu w Wydziale Geodezyjnym i Kartograficznym
w dniu 1990.09.17
I zaświadczone w numerze pod Nr 24.50.3/9
NINIEJSZA MAPA NIE MOŻE SŁUżyć
DO CEŁÓW PROJEKTOWYCH


Bielsk Podlaski Z up. STAROSTA
13.06.2011
Jan Szachowicz
Podinspektor w Wydziale
Geodezji, Katastru i Nieruchomości

INWESTOR	GMINA BRANSK UL. RYNEK 8 17-120 BRANSK
OBIEKT	PRZYDOMOWA OCZYSZCZALNIA ŚCIEKÓW
ADRES INWESTYCJI	ZALEWSKI KAZIMIEŻ PRUSZANKA BARANKI 12 17-120 BRANSK
PRZEDMIOT RYSUNKU	PROJEKT ZAGOSPODAROWANIA DZIAŁKI NR 10/5
	SKALA: 1:1000

PROJEKTANT	
Imię i nazwisko	Dariusz Wasilewski
Nr. uprawnień	LOM-44
Data	08.2011
Podpis:	

- LEGENDA:**
- KS 110 - kanalizacja sanitarna PVC Ø 110
 - KS 160 - kanalizacja sanitarna PVC Ø 160
 - Pss - pompownia ścieków surowych
 - PE d 50 - przewód tłoczny PEHD Ø 50
 - ZO 1 - zbiornik oczyszczalni RLM do 6
 - ZO 2 - zbiornik oczyszczalni RLM do 10
 - Pso - pompownia ścieków oczyszczonych
 - PE d 32 - przewód tłoczny PEHD Ø 32
 - Sch - studnia chłonna
 - SR - studzienka rewizyjna

16v. PRUSZANKA BARANKI - PROJEKT ZAGOSPODAROWANIA TERENU
SKALA 1:1000

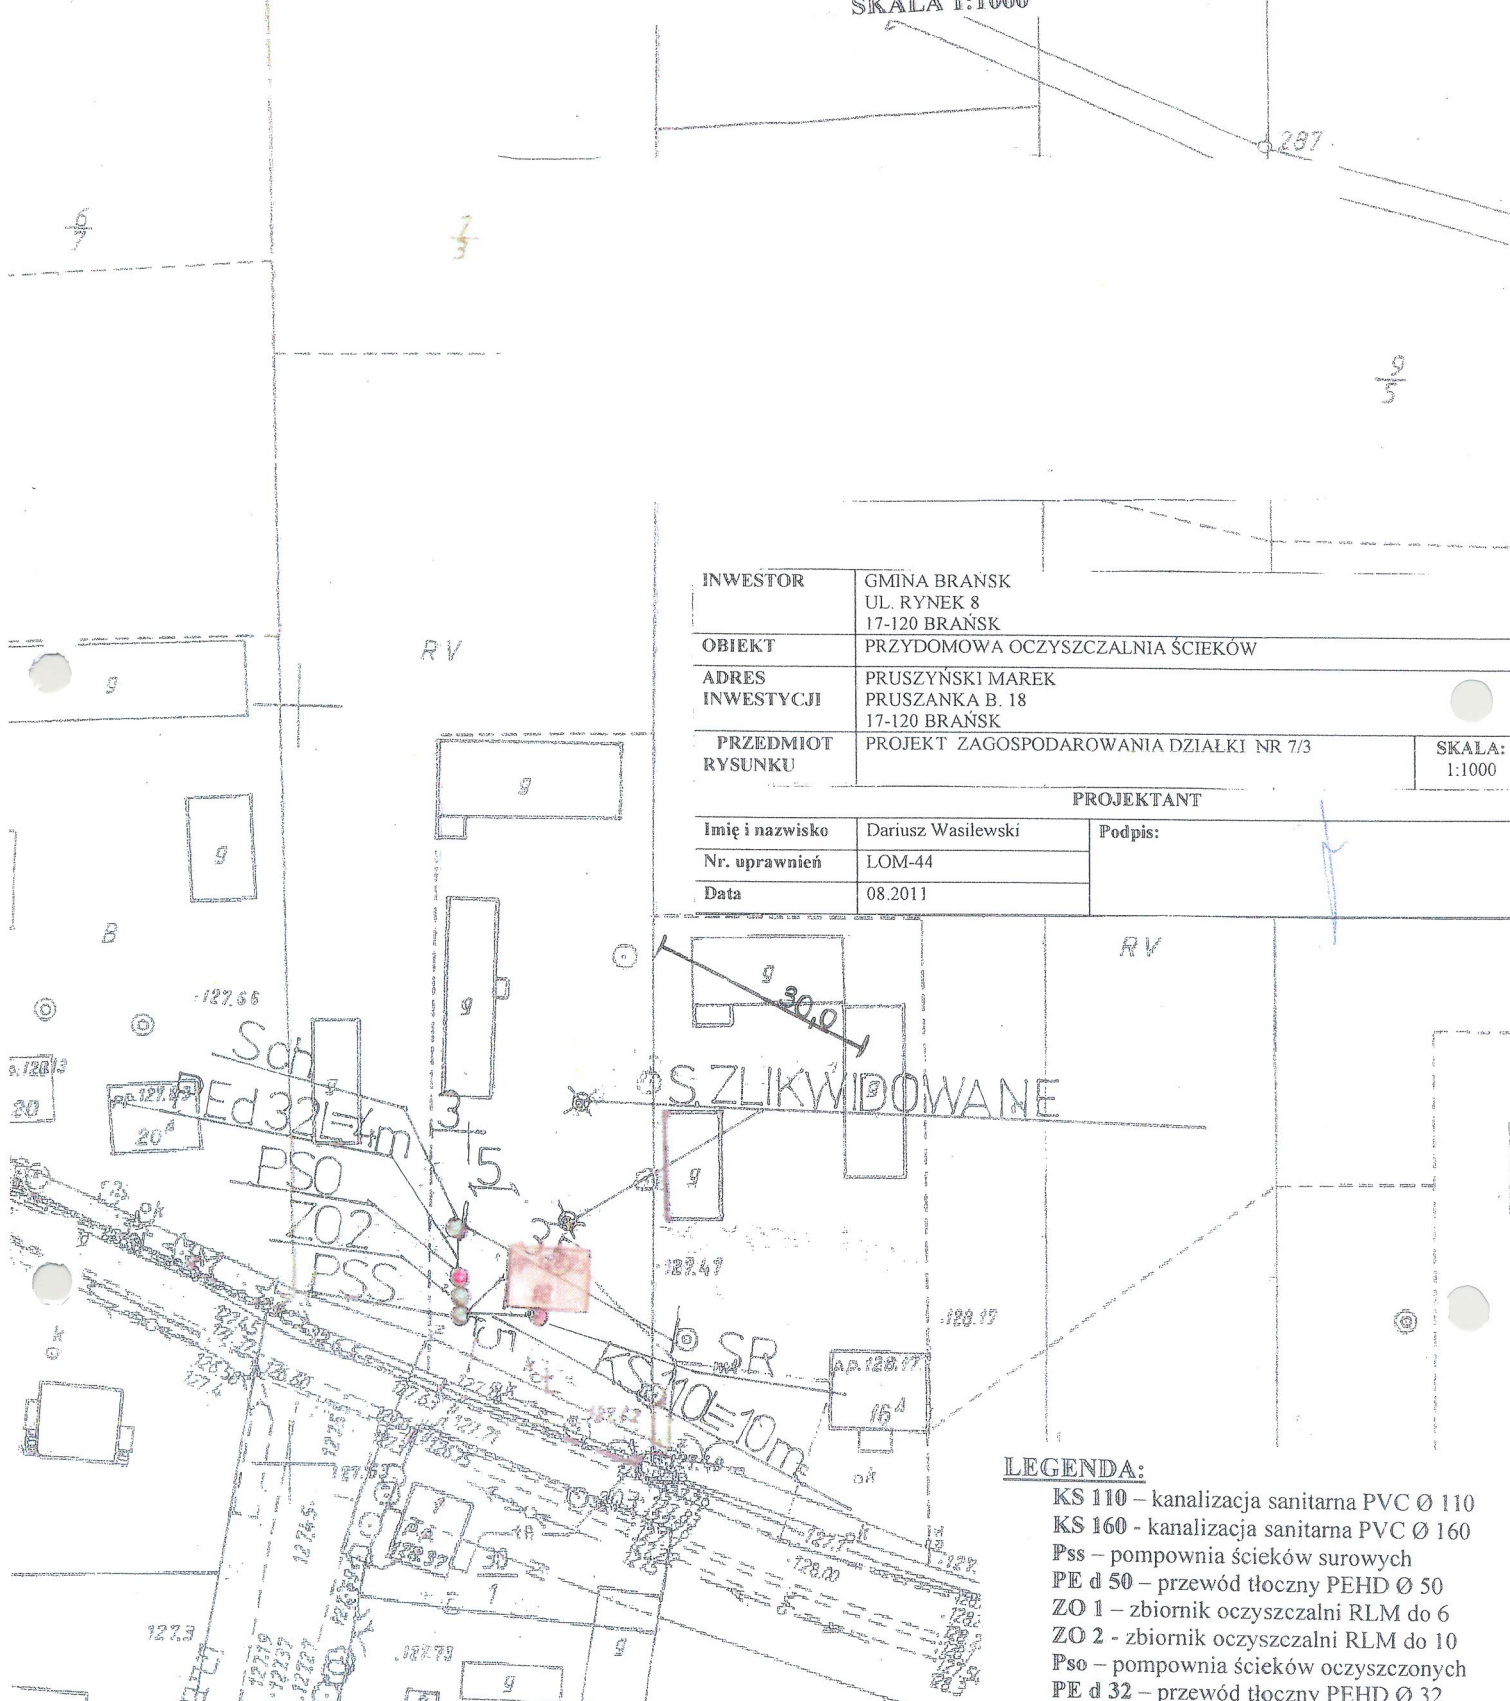

INWESTOR	GMINA BRANSK UL. RYNEK 8 17-120 BRANSK	
OBIEKT	PRZYDOMOWA OCZYSZCZALNIA SCIEKOW	
ADRES INWESTYCJI	PRUSZYNSKI MAREK PRUSZANKA B. 18 17-120 BRANSK	
PRZEDMIOT RYSUNKU	PROJEKT ZAGOSPODAROWANIA DZIAŁKI NR 7/3	SKALA: 1:1000
PROJEKTANT		
Imię i nazwisko	Dariusz Wasilewski	Podpis:
Nr. uprawnień	LOM-44	
Data	08.2011	


- LEGENDA:**
- KS 110 – kanalizacja sanitarna PVC Ø 110
 - KS 160 - kanalizacja sanitarna PVC Ø 160
 - Pss – pompownia ścieków surowych
 - PE d 50 – przewód tłoczny PEHD Ø 50
 - ZO 1 – zbiornik oczyszczalni RLM do 6
 - ZO 2 - zbiornik oczyszczalni RLM do 10
 - Pso – pompownia ścieków oczyszczonych
 - PE d 32 – przewód tłoczny PEHD Ø 32
 - Sch – studnia chłonna
 - SR – studzienka rewizyjna

Starostwo Powiatowe w Bielsku Podlaskim
127.6
Powiatowy Ośrodek Dokumentacji
Geodezyjnej i Kartograficznej
127.4
Pobudowa, rozpoznanie i rozprowadzenie
zbiornika do wytworzenia, o którym
mowa w art. 18 ust. 1 pkt 1) ustawy z 1990 r. - Prawo
geodezyjne i kartograficzne, Dz. U. Nr 30, poz. 183
z późniejszymi zmianami
up. STAROSTY
Bielsk Podlaski

Starostwo Powiatowe w Bielsku Podlaskim
Powiatowy Ośrodek Dokumentacji
Geodezyjnej i Kartograficznej
127.9
Poświadczam się zgodność niniejszej mapy z oryginałem
artykułem depozytowego zasobu geodezyjnego i kartograficznego
w dniu 1990.09.13 128.37
i zaświadczoną pod Nr 2459.3/90
NINIEJSZA MAPA NIE MOŻE SŁUŻYĆ
DO CEŁÓW PROJEKTOWYCH
Bielsk Podlaski

Ps III

129.10

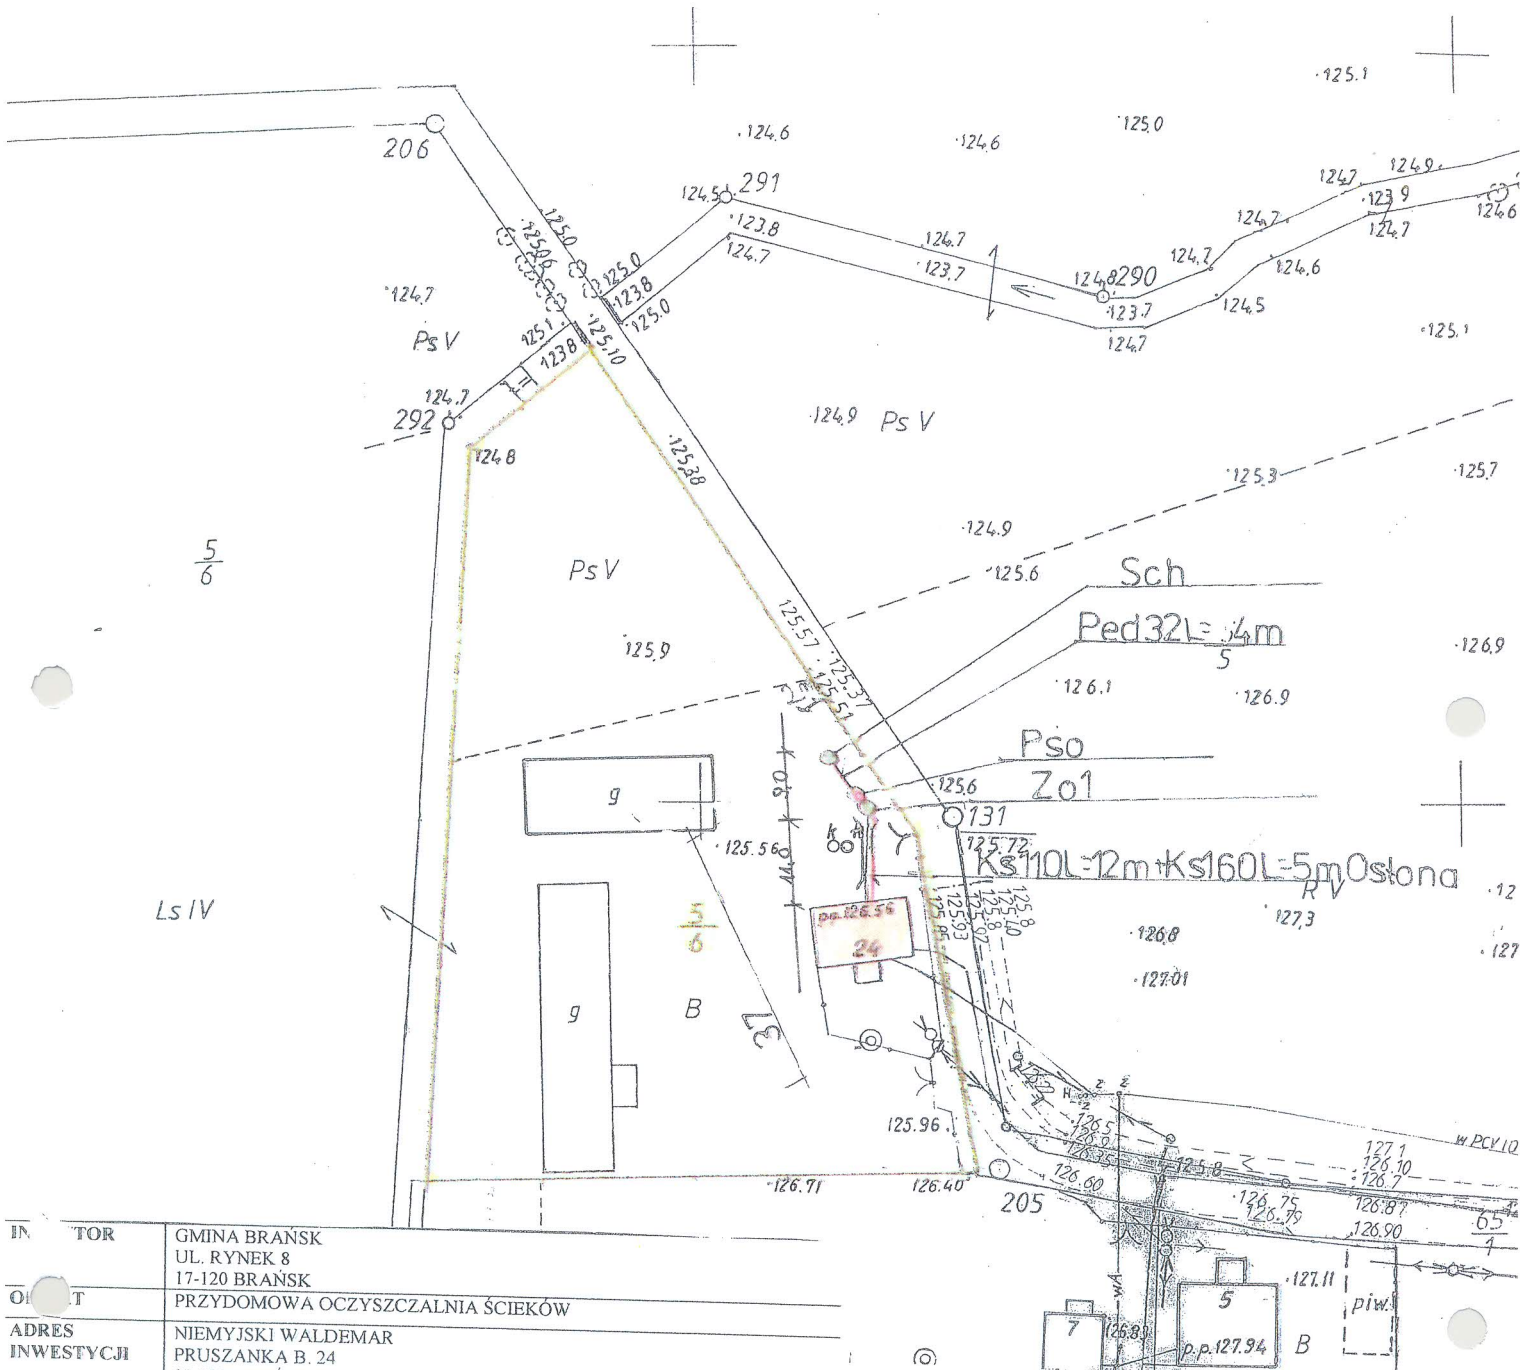

INWENTOR	GMINA BRĄNSK UL. RYNEK 8 17-120 BRĄNSK	
OBJEKT	PRZYDOMOWA OCZYSZCZALNIA ŚCIEKÓW	
ADRES INWESTYCJI	NIEMYJSKI WALDEMAR PRUSZANKA B. 24 17-120 BRĄNSK	
PRZEDMIOT RYSUNKU	PROJEKT ZAGOSPODAROWANIA DZIAŁKI NR 5/6	SKALA: 1:1000
PROJEKTANT		
Imię i nazwisko	Dariusz Wasilewski	Podpis:
Nr. uprawnień	LOM-44	
Data	08.2011	

LEGENDA:

- KS 110 – kanalizacja sanitarna PVC Ø 110
- KS 160 - kanalizacja sanitarna PVC Ø 160
- Pss – pompownia ścieków surowych
- PE d 50 – przewód tłoczny PEHD Ø 50
- ZO 1 – zbiornik oczyszczalni RLM do 6
- ZO 2 - zbiornik oczyszczalni RLM do 10
- Pso – pompownia ścieków oczyszczonych
- PE d 32 – przewód tłoczny PEHD Ø 32
- Sch – studnia chłonna
- SR – studzienka rewizyjna


Starostwo Powiatowe w Bielsku Podlaskim
 Powiatowy Ośrodek Dokumentacji Geodezyjnej i Kartograficznej
 Pełnowładza gdy zgodność niniejszej mapy z oryginałem przyjętym w państwowym zasobie geodezyjnym i kartograficznym w dniu 1990.09.12 i zaawidencjonowanym pod Nr 2450.3/90
NINIEJSZA MAPA NIE MOŻE SŁUŻYĆ DO CEŁÓW PROJEKTOWYCH
 Bielsk Podlaski
 16.06.2011

Starostwo Powiatowe w Bielsku Podlaskim
 Powiatowy Ośrodek Dokumentacji Geodezyjnej i Kartograficznej
 Reprodukowanie, rozpowszechnianie i rozprowadzanie niniejszego dokumentu wymaga zezwolenia, o którym mowa w art. 18 ust. z dnia 17 maja 1989 r. - Prawo geodezyjne i kartograficzne (Dz. U. Nr 30, poz. 162 z późniejszymi zmianami)
 Bielsk Podlaski
 16.06.2011

LEGENDA:

- KS 110 – kanalizacja sanitarna PVC Ø 110
- KS 160 - kanalizacja sanitarna PVC Ø 160
- Pss – pompownia ścieków surowych
- PE d 50 – przewód tłoczny PEHD Ø 50
- ZO 1 – zbiornik oczyszczalni RLM do 6
- ZO 2 – zbiornik oczyszczalni RLM do 10
- Pso – pompownia ścieków oczyszczonych
- PE d 32 – przewód tłoczny PEHD Ø 32
- Sch – studnia chłonna
- SR – studzienka rewizyjna


**PROJEKT ZAGOSPODAROWANIA
TERENU
SKALA 1:1000**

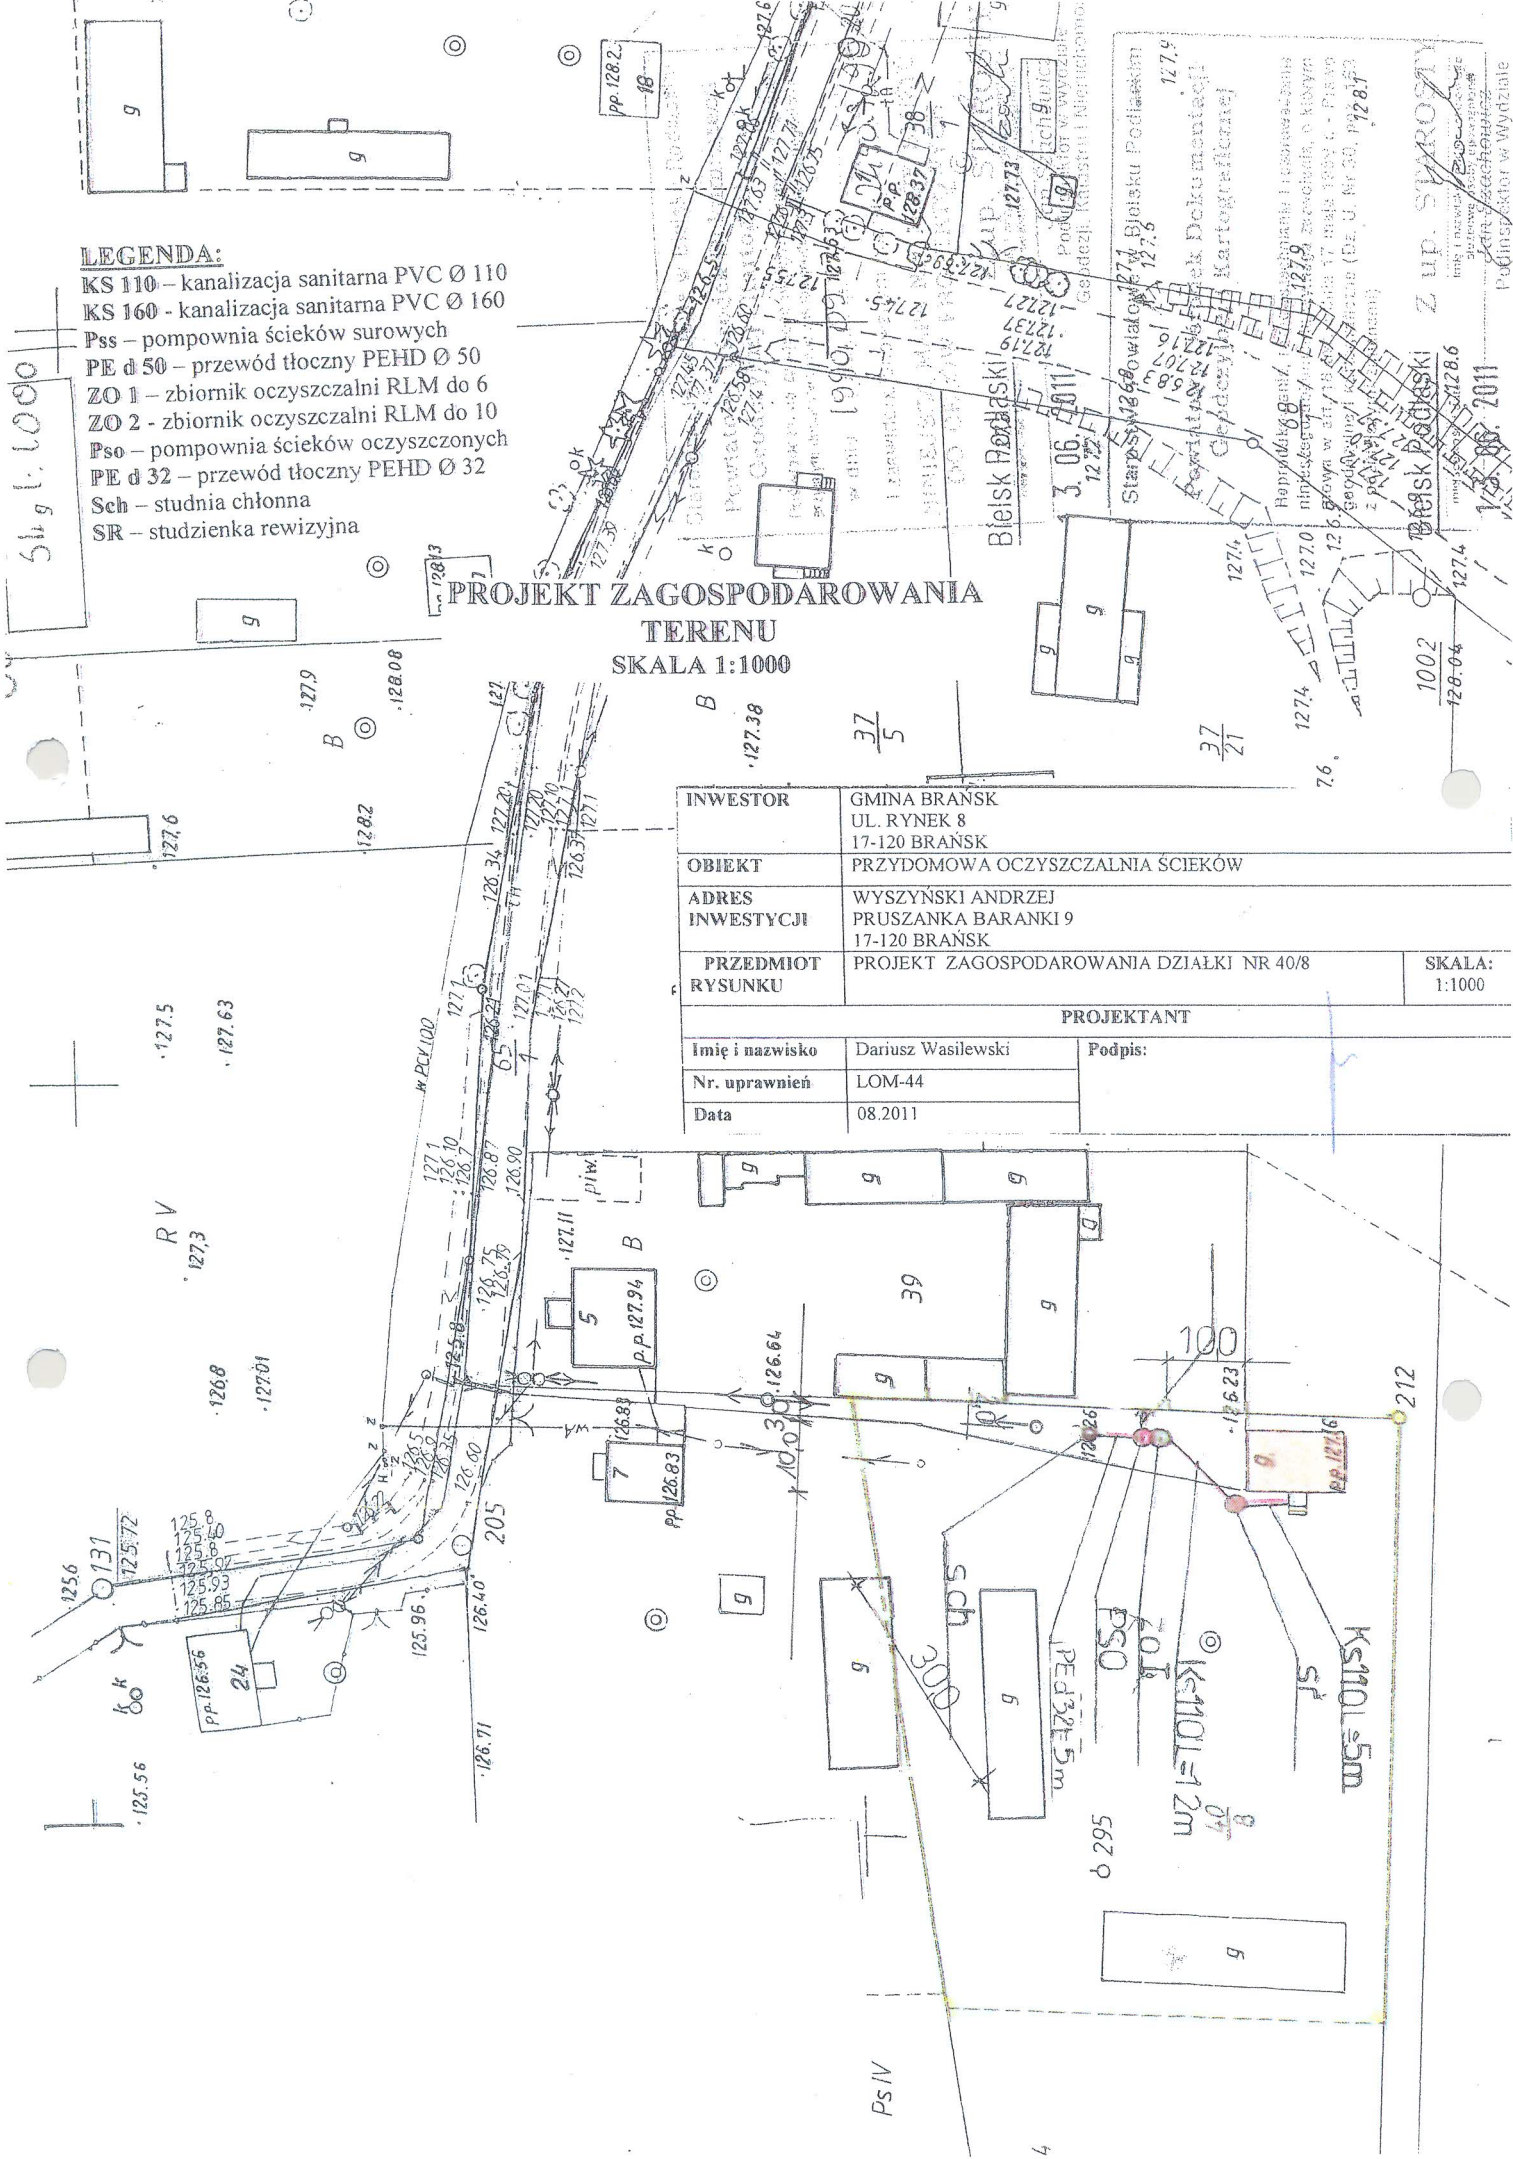

INWESTOR	GMINA BRANSK UL. RYNEK 8 17-120 BRANSK	
OBIEKT	PRZYDOMOWA OCZYSZCZALNIA ŚCIEKÓW	
ADRES INWESTYCJI	WYSZYŃSKI ANDRZEJ PRUSZANKA BARANKI 9 17-120 BRANSK	
PRZEDMIOT RYSUNKU	PROJEKT ZAGOSPODAROWANIA DZIAŁKI NR 40/8	SKALA: 1:1000
PROJEKTANT		
Imię i nazwisko	Dariusz Wasilewski	Podpis:
Nr. uprawnień	LOM-44	
Data	08.2011	

PROJEKT ZAGOSPODAROWANIA TERENU
SKALA 1:1000


UDV. PRZEJAZDU DROGI NR 1
Sk. 1:1000

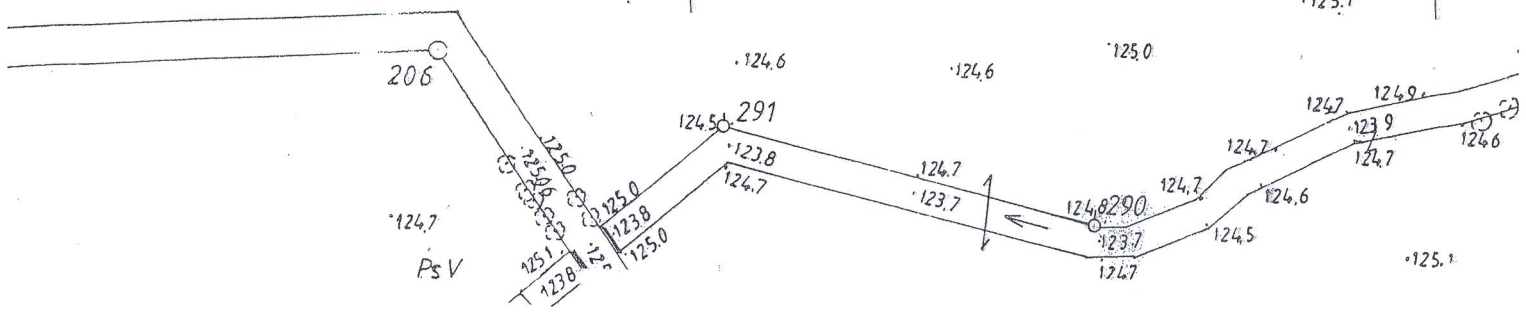

LEGENDA:

- KS 110 – kanalizacja sanitarna PVC Ø 110
- KS 160 – kanalizacja sanitarna PVC Ø 160
- Pss – pompownia ścieków surowych
- PE d 50 – przewód tłoczny PEHD Ø 50
- ZO 1 – zbiornik oczyszczalni RLM do 6
- ZO 2 – zbiornik oczyszczalni RLM do 10
- Pso – pompownia ścieków oczyszczonych
- PE d 32 – przewód tłoczny PEHD Ø 32
- Sch – studnia chłonna
- SR – studzienka rewizyjna

PRZEDMIOT RYSUNKU	PROJEKT ZAGOSPODAROWANIA DZIAŁKI NR 39	
TEMAT	PRZYDOMOWA OCZYSZCZALNIA ŚCIEKÓW	
INWESTOR	GMINA BRAŃSK RYNEK 8 17-120 BRAŃSK	
ADRES INWESTYCJI	ŻOCHOWSKI JAN PRUSZANKA BARANKI 5 17-120 BRAŃSK	
PROJEKTANT	Dariusz Wasilewski spec. inst. i sieci sanitarne LOM-44	Podpis:
Data 07.2011	Skala 1:1000	

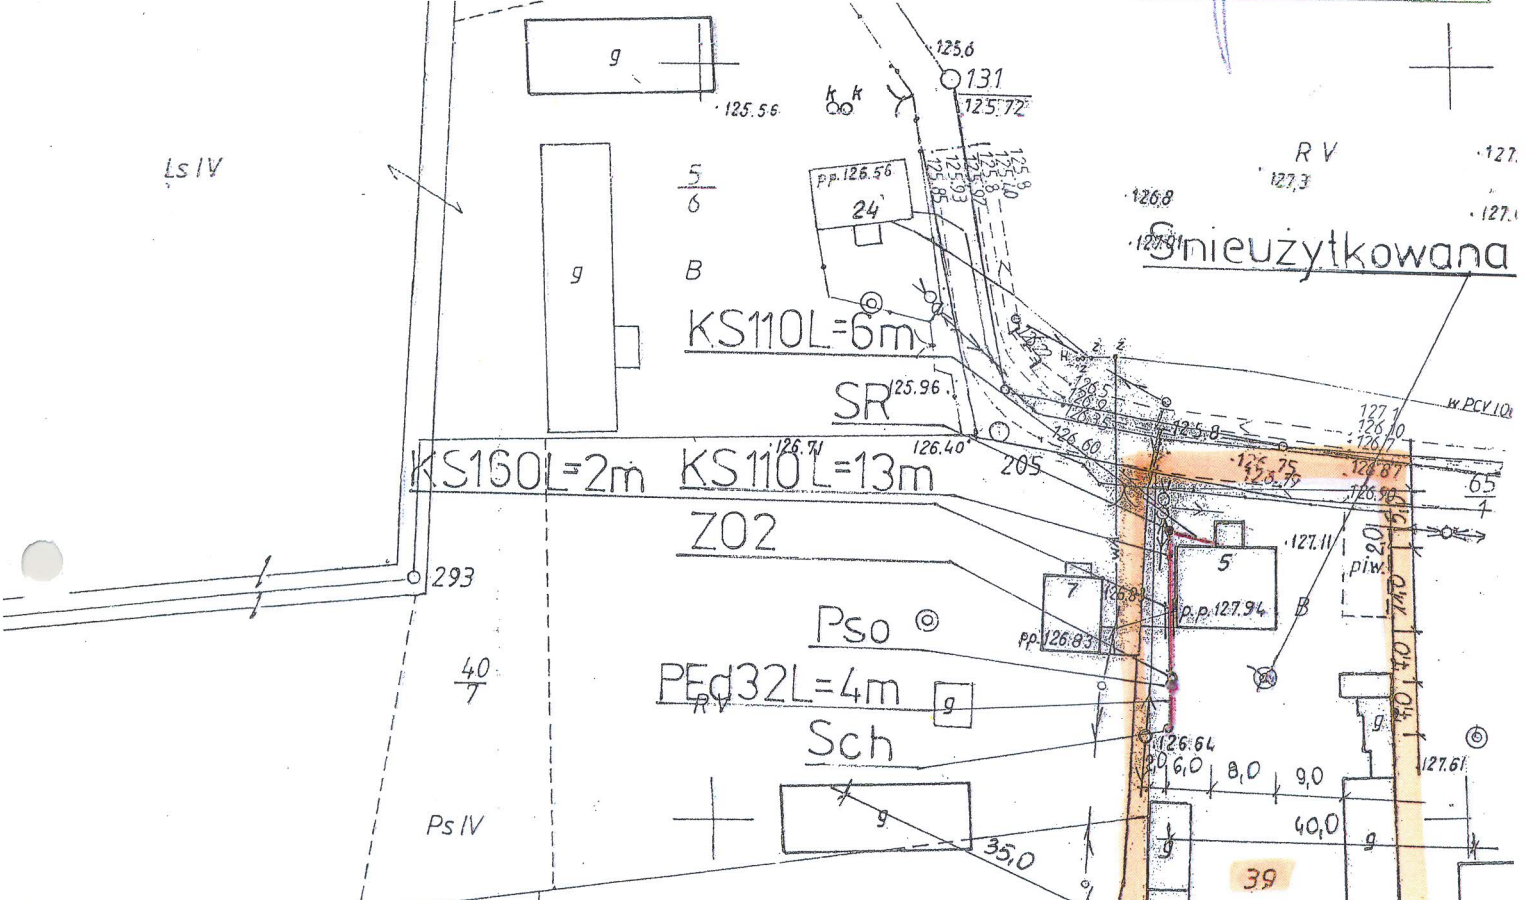

Starostwo Powiatowe w Bielsku Podlaskim
Powiatowy Ośrodek Dokumentacji
Geodezyjnej i Kartograficznej
Poświadczą zgodność niniejszej mapy z oryginałem
przyjętym bielskiego zasobu geodezyjnego i kartograficznego
w dniu 1990.09.12
i zaawdencjonowanym pod Nr 24.50.3/90
NINIEJSZA MAPA NIE MOŻE SŁUżyć
DO CELÓW PROJEKTOWYCH
Z up. STAROSTY
Bielsk Podlaski

Starostwo Powiatowe w Bielsku Podlaskim
Powiatowy Ośrodek Dokumentacji
Geodezyjnej i Kartograficznej
Reprodukowanie, rozpowszechnianie i rozprowadzanie
niniejszego dokumentu wymaga zezwolenia, o którym
mowa w art. 18 ust. z dnia 17 maja 1989 r. - Prawo
geodezyjne i kartograficzne (Dz. U. Nr 30, poz. 163
z późniejszymi zmianami)
Bielsk Podlaski
Z up. STAROSTY

Starostwo Powiatowe w Bielsku Podlaskim
 Powiatowy Ośrodek Dokumentacji
 Geodezyjnej i Kartograficznej
 Świadcza się zgodność niniejszej mapy z oryginałem
 zrytym dopłatowego sposobu geodezyjnego i kartograficznego
 w dniu 1990.09.17

I zawiadomioną pod Nr. 24.50-3/90
 INIEJSZA MAPA NIE MOŻE SŁYZYC
 DO CELÓW PROJEKTOWYCH

Bielsk Podlaski
 72
 21.06.2011

Z up. STAROSTY
 Imię i nazwisko, imię, nazwisko
 Jan Szachowicz
 Podinspektor w Wydziale
 Geodezji, Katastru i Nieruchomości
 Ps V

Starostwo Powiatowe w Bielsku Podlaskim
 Powiatowy Ośrodek Dokumentacji
 Geodezyjnej i Kartograficznej


Reprodukowanie, rozpowszechnianie i rozprowadzanie
 niniejszego dokumentu wymaga zezwolenia, o którym
 mowa w art. 18 ust. 2 dnia 17 maja 1989 r. - Prawo
 geodezyjne i kartograficzne (Dz. U. Nr 30, poz. 163
 z późniejszymi zmianami)

Bielsk Podlaski
 miejscowość i data
 721.06.2011

Z up. STAROSTY
 Imię i nazwisko, imię, nazwisko
 Jan Szachowicz
 Podinspektor w Wydziale
 Geodezji, Katastru i Nieruchomości
 Ls V

JOL. PRUSZANKA
 STARA
 1:1000

PROJEKT ZAGOSPODAROWAN
 TERENU
 SKALA 1:1000

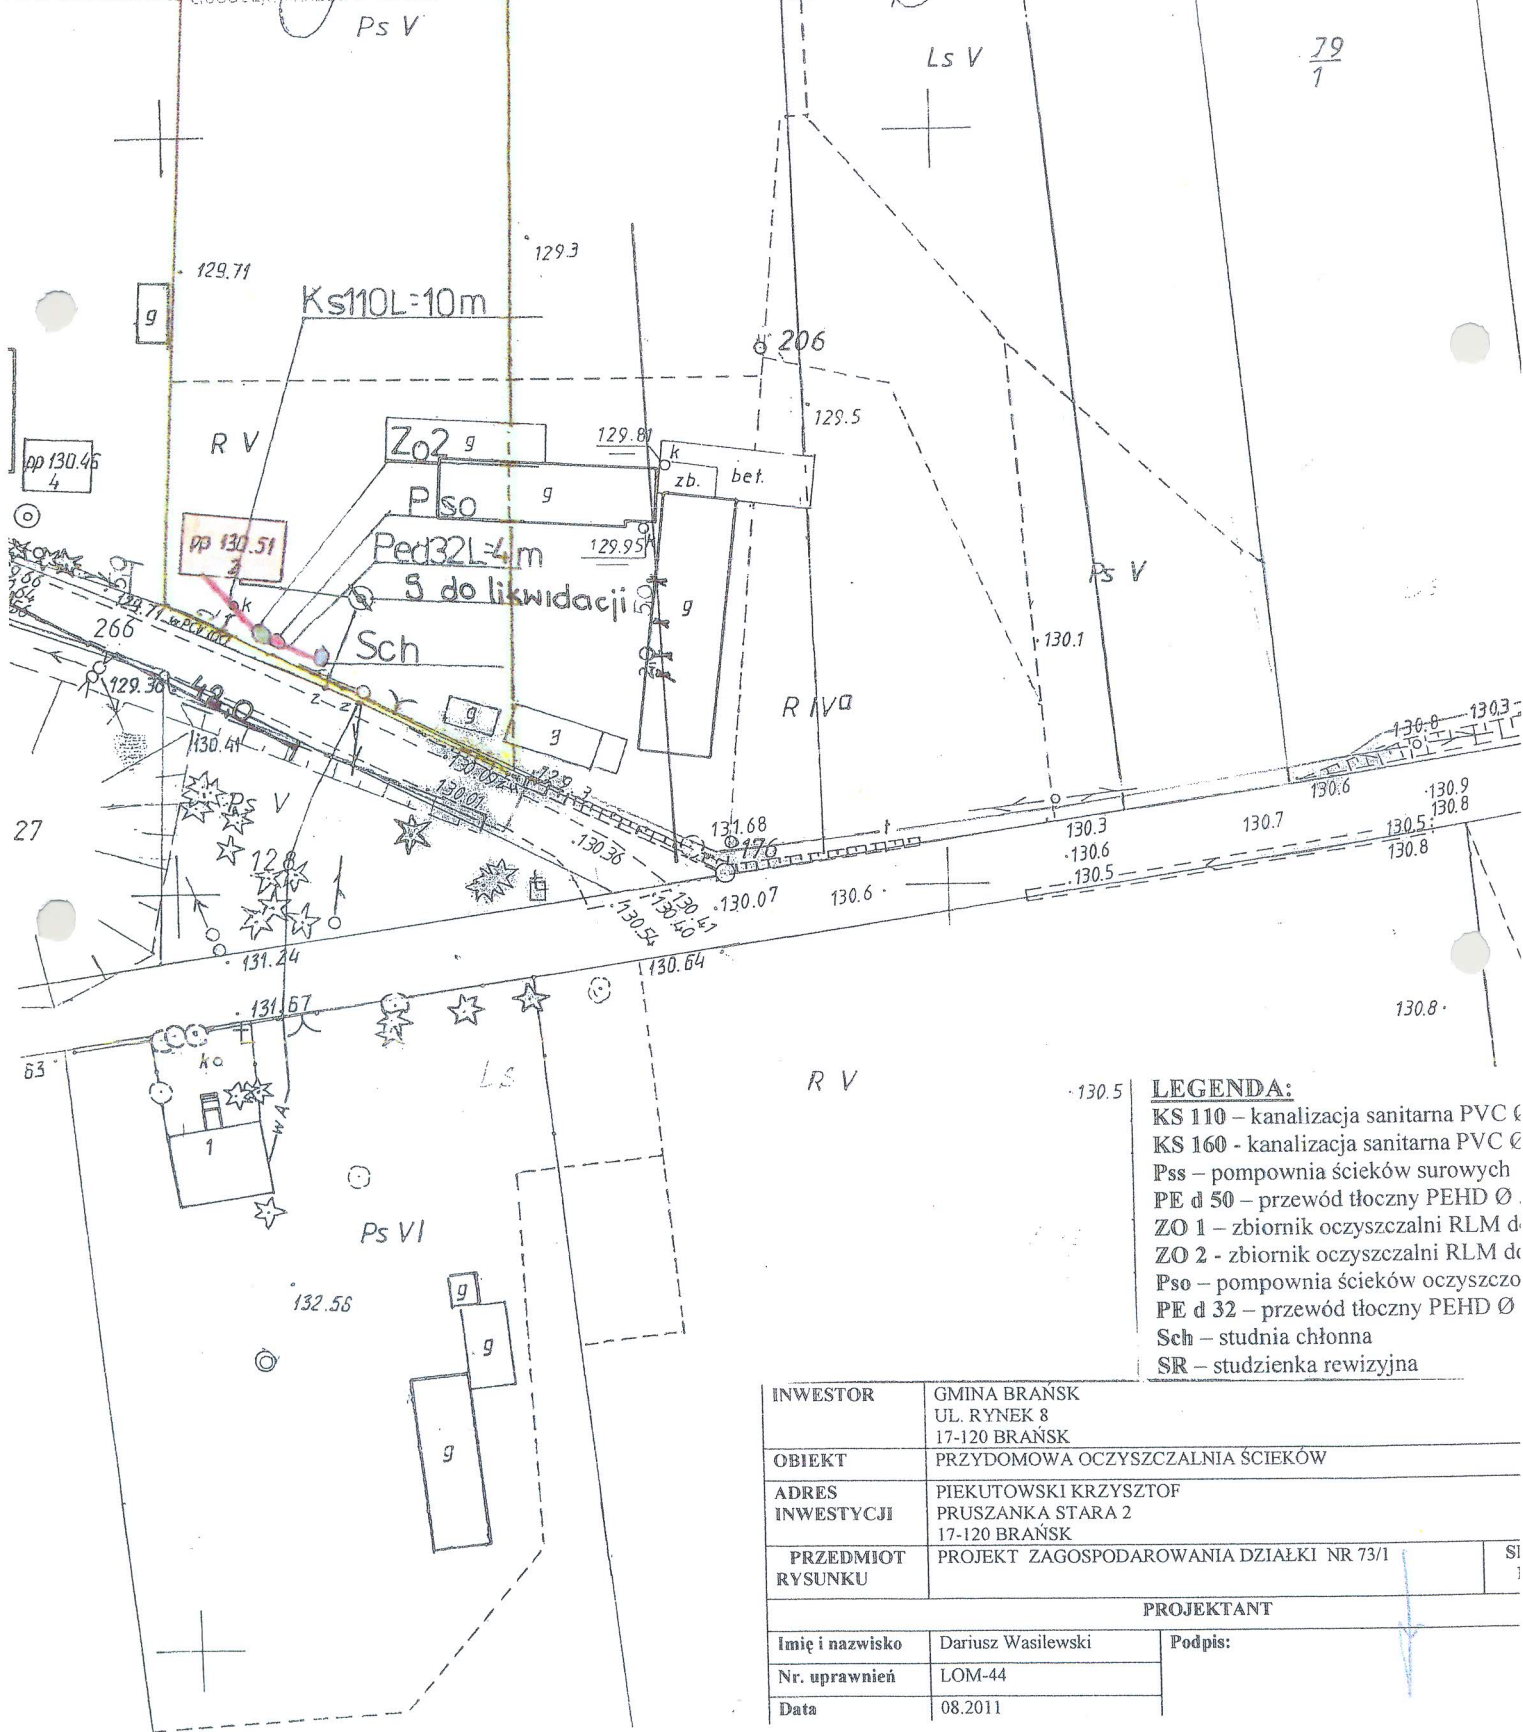

LEGENDA:
 KS 110 – kanalizacja sanitarna PVC Ø
 KS 160 – kanalizacja sanitarna PVC Ø
 Pss – pompownia ścieków surowych
 PE d 50 – przewód tłoczny PEHD Ø
 ZO 1 – zbiornik oczyszczalni RLM d
 ZO 2 – zbiornik oczyszczalni RLM d
 Pso – pompownia ścieków oczyszczono
 PE d 32 – przewód tłoczny PEHD Ø
 Sch – studnia chłonna
 SR – studzienka rewizyjna

INWESTOR	GMINA BRĄNSK UL. RYNEK 8 17-120 BRĄNSK
OBIEKT	PRZYDOMOWA OCZYSZCZALNIA ŚCIEKÓW
ADRES INWESTYCJI	PIEKUTOWSKI KRZYSZTOF PRUSZANKA STARA 2 17-120 BRĄNSK
PRZEDMIOT RYSUNKU	PROJEKT ZAGOSPODAROWANIA DZIAŁKI NR 73/1
PROJEKTANT	
Imię i nazwisko	Dariusz Wasilewski
Nr. uprawnień	LOM-44
Data	08.2011

Mającymi uprawnienia i wykształcenie
niniejszego dokumentu, wymaga zastrzeżenia, iż niniejszy
dokument nie stanowi dokumentu prawnego. Prawo
geodezyjne i kartograficzne (Dz. U. Nr 40, poz. 163
z późniejszymi zmianami)

ślask Podlaski

1. 06. 2011

Z up. STAROSTY
Imię i nazwisko, imię, stanowisko
służbowe (pełna nazwa stanowiska)
Jan Szlachowicz
Podinspektor w Wydziale
Geodezji, Katastru i Nieruchomości

Starostwo Powiatowe w Białym Podlaskim
Powiatowy Ośrodek Dokumentacji
Geodezyjnej i Kartograficznej
Podważeni są zaawansowane dane z oryginalnym
przyjętym doposażeniem (zestaw geodezyjny i kartograficzny)
w dniu 1990. 09. 17
i zaawansowanym pod Nr. 2450/3/90
NINIEJSZA MAPA NIE MOŻE SŁUżyć
DO CEŁÓW PROJEKTOWYCH

Białe Podlaski
miejscowość i data

Z up. STAROSTY

Imię i nazwisko, imię, stanowisko
służbowe (pełna nazwa stanowiska)
Jan Szlachowicz
Podinspektor w Wydziale
Geodezji, Katastru i Nieruchomości


21. 06. 2011

ISK woj. białostockie

PROJEKT ZAGOSPODAROWANIA
TERENU
SKALA 1:1000

LEGENDA:


- KS 110 - kanalizacja sanitarna PVC Ø 110
- KS 160 - kanalizacja sanitarna PVC Ø 160
- Pss - pompownia ścieków surowych
- PE d 50 - przewód tłoczny PEHD Ø 50
- ZO 1 - zbiornik oczyszczalni RLM do 6
- ZO 2 - zbiornik oczyszczalni RLM do 10
- Pso - pompownia ścieków oczyszczonych
- PE d 32 - przewód tłoczny PEHD Ø 32
- Sch - studnia chłonna
- SIR - studzienka rewizyjna

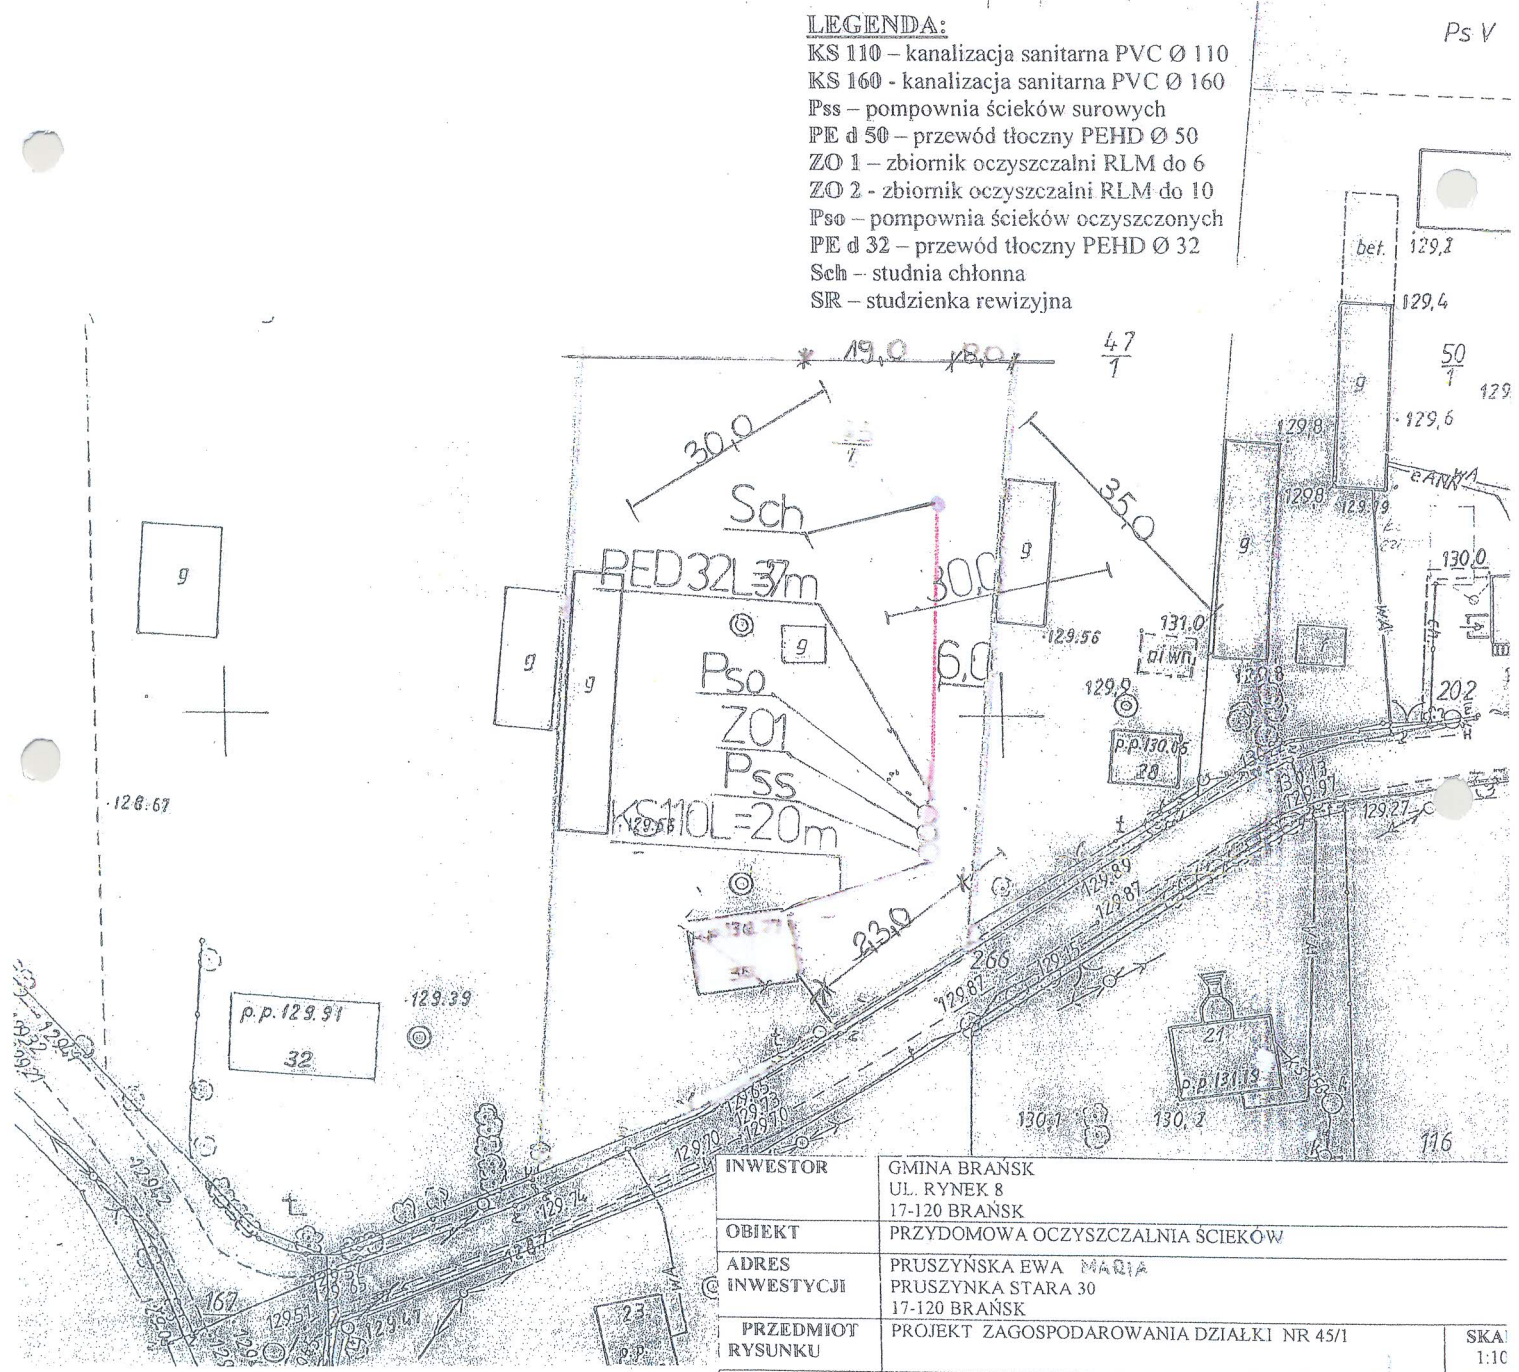

INWESTOR	GMINA BRĄNSK UL. RYNEK 8 17-120 BRĄNSK	
OBIEKT	PRZYDOMOWA OCZYSZCZALNIA ŚCIEKÓW	
ADRES INWESTYCJI	PRUSZYŃSKA EWA MARIA PRUSZYŃKA STARA 30 17-120 BRĄNSK	
PRZEDMIOT RYSUNKU	PROJEKT ZAGOSPODAROWANIA DZIAŁKI NR 45/1	SKALA 1:100
PROJEKTANT		
Imię i nazwisko	Dariusz Wasilewski	Podpis:
Nr. uprawnień	LOM-44	
Data	08 2011	

PROJEKT ZAGOSPODAROWANIA
TERENU
SKALA 1:1000

SK 1:1000

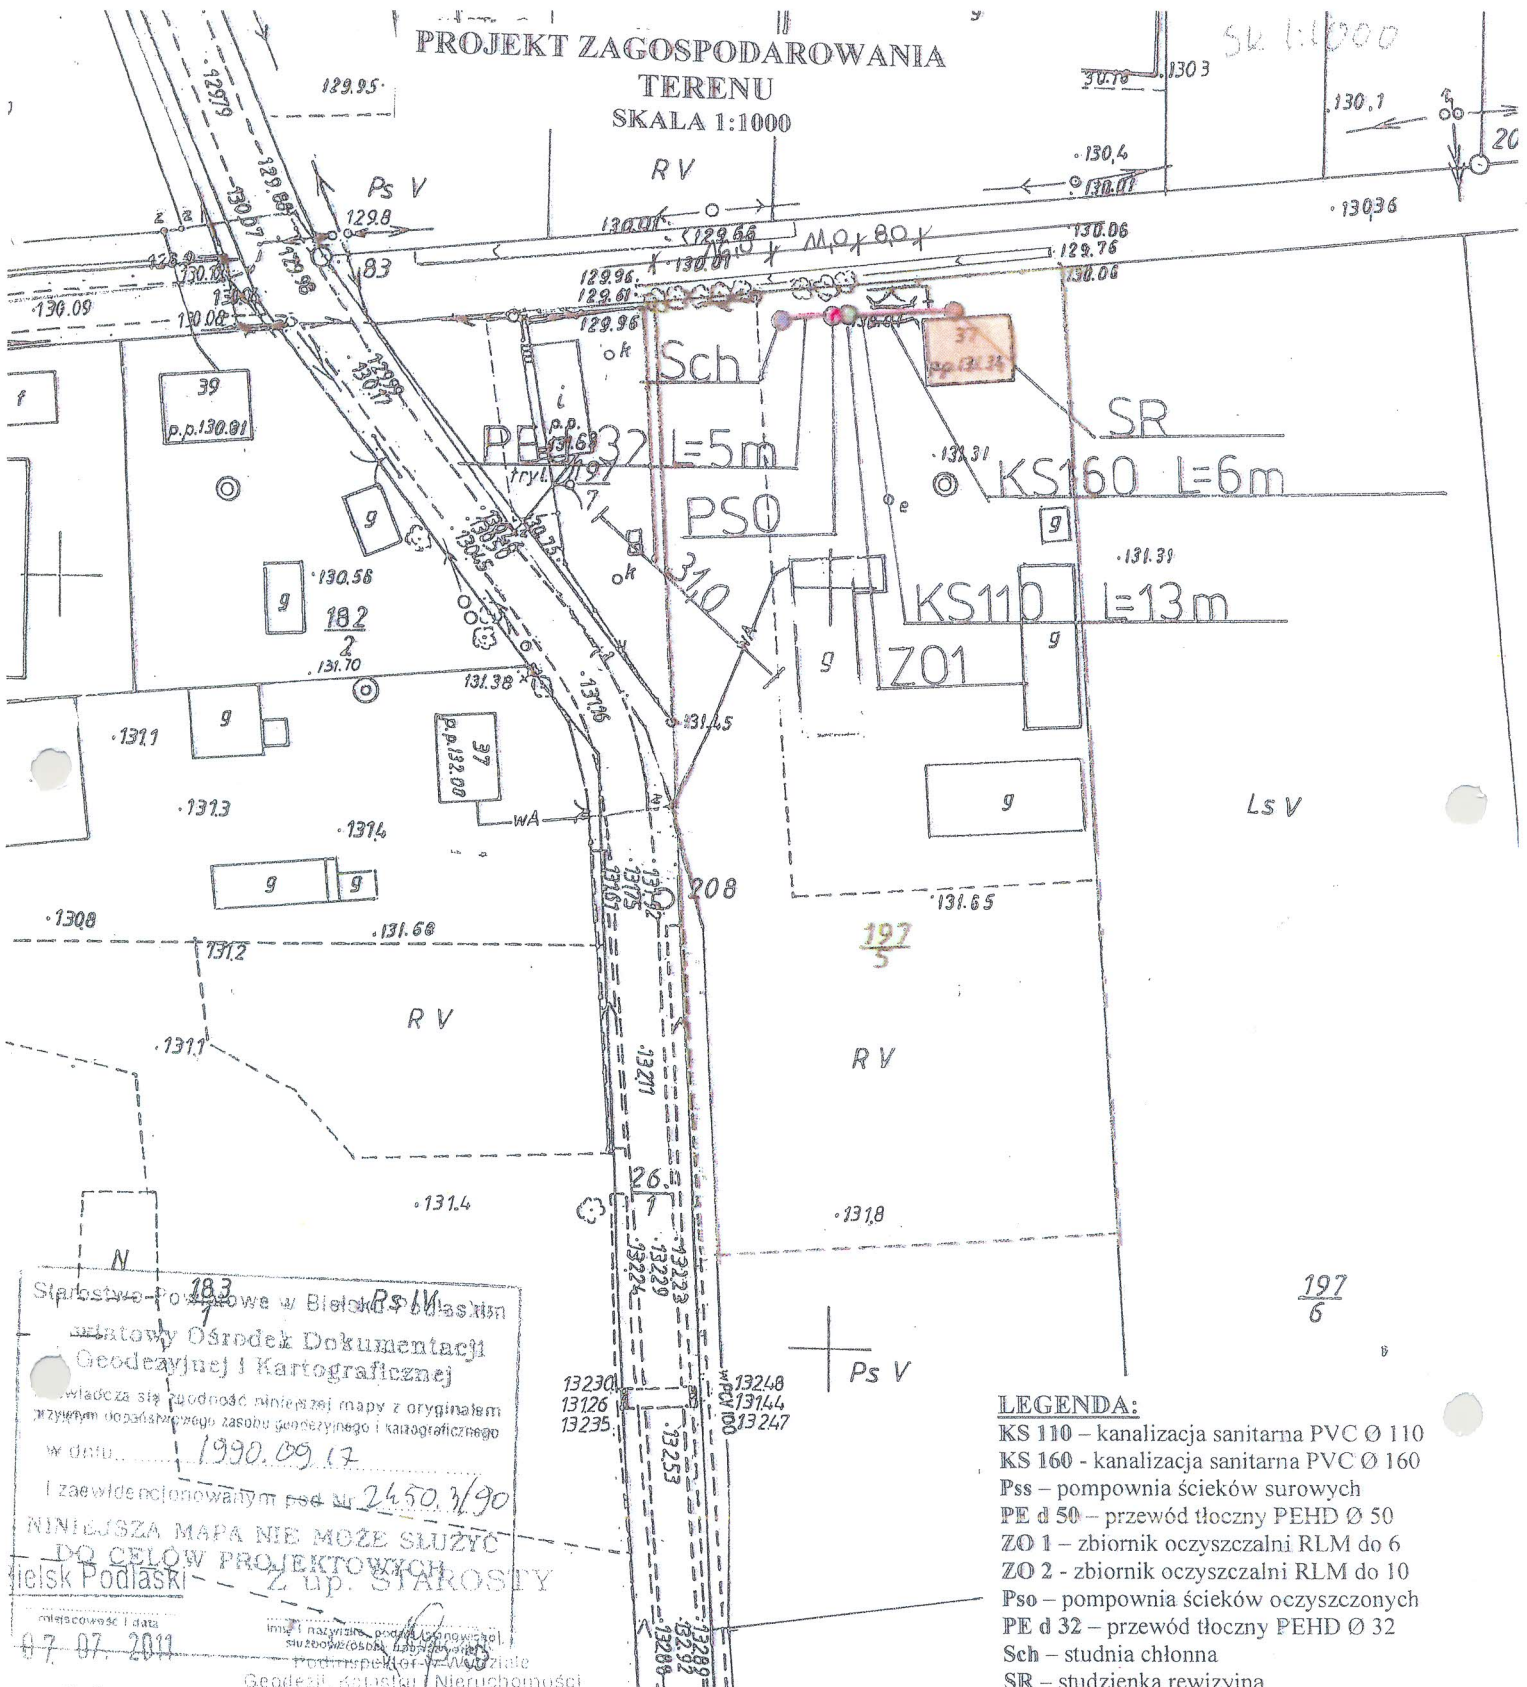


Starostwo Powiatowe w Białym Podlaskim
Powiatowy Ośrodek Dokumentacji
Geodezyjnej i Kartograficznej
Władca się zgodność niniejszej mapy z oryginałem
zręcznie oporządzonego zasobu geodezyjnego i kartograficznego
w dniu: 1990.09.17
I zaawidencjonowanym p.n. nr 2450.3/90
NINIEJSZA MAPA NIE MOŻE SŁUżyć
DO CEŁÓW PROJEKTOWYCH
Białe Podlaskie
Z up. STAROSTY
miejscowość i data
07.07.2011
imię i nazwisko powiatowego
służebcy geodezyjnego
podinspektor Ireneusz
Geodezji, Katastru i Nieruchomości

Starostwo Powiatowe w Białym Podlaskim
Powiatowy Ośrodek Dokumentacji
Geodezyjnej i Kartograficznej
Reprodukowanie, rozpowszechnianie i rozprowadzanie
niniejszego dokumentu wymaga zezwolenia, o którym
mowa w art. 18 ust. 1 z dnia 17 maja 1999 r. - Prawo
geodezyjne i kartograficzne (Dz. U. Nr 30, poz. 163
z późniejszymi zmianami)
Białe Podlaskie
Z up. STAROSTY
miejscowość i data
07.07.2011
imię i nazwisko powiatowego
służebcy geodezyjnego
podinspektor Ireneusz
Geodezji, Katastru i Nieruchomości

- LEGENDA:**
- KS 110 – kanalizacja sanitarna PVC Ø 110
 - KS 160 – kanalizacja sanitarna PVC Ø 160
 - Ps – pompownia ścieków surowych
 - PE d 50 – przewód tłoczny PEHD Ø 50
 - ZO 1 – zbiornik oczyszczalni RLM do 6
 - ZO 2 – zbiornik oczyszczalni RLM do 10
 - PSO – pompownia ścieków oczyszczonych
 - PE d 32 – przewód tłoczny PEHD Ø 32
 - Sch – studnia chłonna
 - SR – studzienka rewizyjna

INWESTOR	GMINA BRĄNSK UL. RYNEK 8 17-120 BRĄNSK	
OBIEKT	PRZYDOMOWA OCZYSZCZALNIA ŚCIEKÓW	
ADRES INWESTYCJI	MUCZYŃSKI STANISŁAW PRUSZANKA STARA 37 17-120 BRĄNSK	
PRZEDMIOT RYSUNKU	PROJEKT ZAGOSPODAROWANIA DZIAŁKI NR 197/5	SKALA: 1:1000
PROJEKTANT		
Imię i nazwisko	Dariusz Wasilewski	Podpis:
Nr. uprawnień	LOM-44	
Data	08.2011	

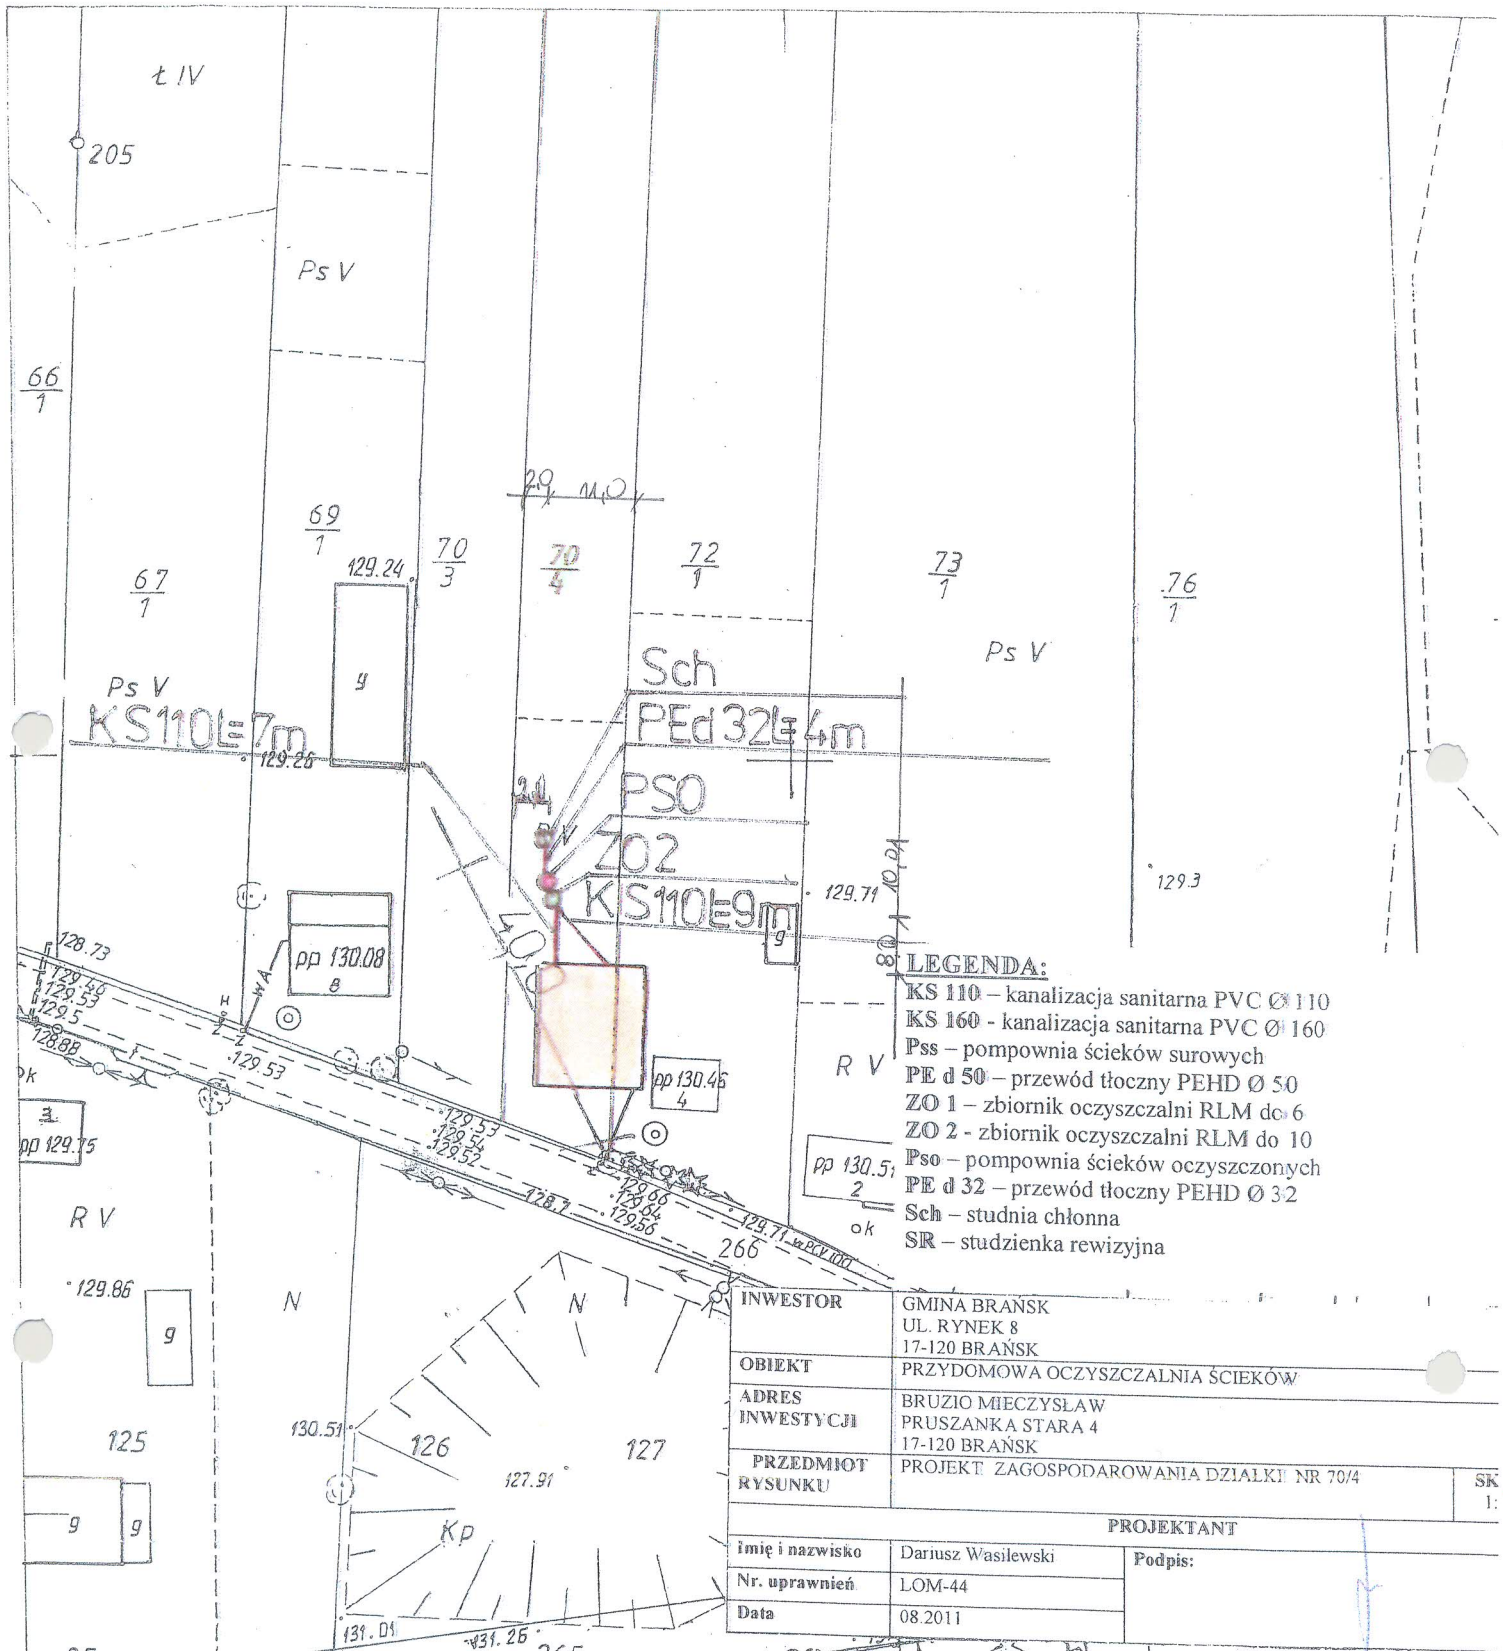


LEGENDA:

- KS 110 – kanalizacja sanitarna PVC Ø 110
- KS 160 - kanalizacja sanitarna PVC Ø 160
- Pss – pompownia ścieków surowych
- PE d 50 – przewód tłoczny PEHD Ø 50
- ZO 1 – zbiornik oczyszczalni RLM do 6
- ZO 2 - zbiornik oczyszczalni RLM do 10
- Pso – pompownia ścieków oczyszczonych
- PE d 32 – przewód tłoczny PEHD Ø 32
- Sch – studnia chłonna
- SR – studzienka rewizyjna

INWESTOR	GMINA BRANSK UL. RYNEK 8 17-120 BRANSK	
OBIEKT	PRZYDOMOWA OCZYSZCZALNIA ŚCIEKÓW	
ADRES INWESTYCJI	BRUZIO MIECZYSLAW PRUSZANKA STARA 4 17-120 BRANSK	
PRZEDMIOT RYSUNKU	PROJEKT ZAGOSPODAROWANIA DZIAŁKI NR 70/4	SK 1:
PROJEKTANT		
Imię i nazwisko	Dariusz Wasilewski	Podpis:
Nr. uprawnień	LOM-44	
Data	08.2011	

Starostwo Powiatowe w Bielsku Podlaskim
Powiatowy Ośrodek Dokumentacji Geodezyjnej i Kartograficznej
 Poświadczam zgodność niniejszej mapy z oryginałem przyjętym do państwowego zasobu geodezyjnego i kartograficznego w dniu 1990.09.13
 i zaświadczonej pod Nr 2450.3/90
NINIEJSZA MAPA NIE MOŻE SŁUżyć DO CEŁÓW PROJEKTOWYCH
 Bielsk Podlaski
 Z up. STAROSTY
 Jan Szachowicz
 Podinspektor w Wydziale Geodezji, Katastru i Nieruchomości
 06. 2011

Starostwo Powiatowe w Bielsku Podlaskim
Powiatowy Ośrodek Dokumentacji Geodezyjnej i Kartograficznej
 Reprodukowanie, rozpowszechnianie i rozprowadzanie niniejszego dokumentu wymaga zezwolenia, o którym mowa w art. 18 ust. z dnia 17 maja 1989 r. - Prawo geodezyjne i kartograficzne (Dz. U. z 1990 r., poz. 16 z późniejszymi zmianami)
 Bielsk Podlaski
 Z up. STAROSTY
 Podinspektor w Wydziale Geodezji, Katastru i Nieruchomości
 20. 05. 2011

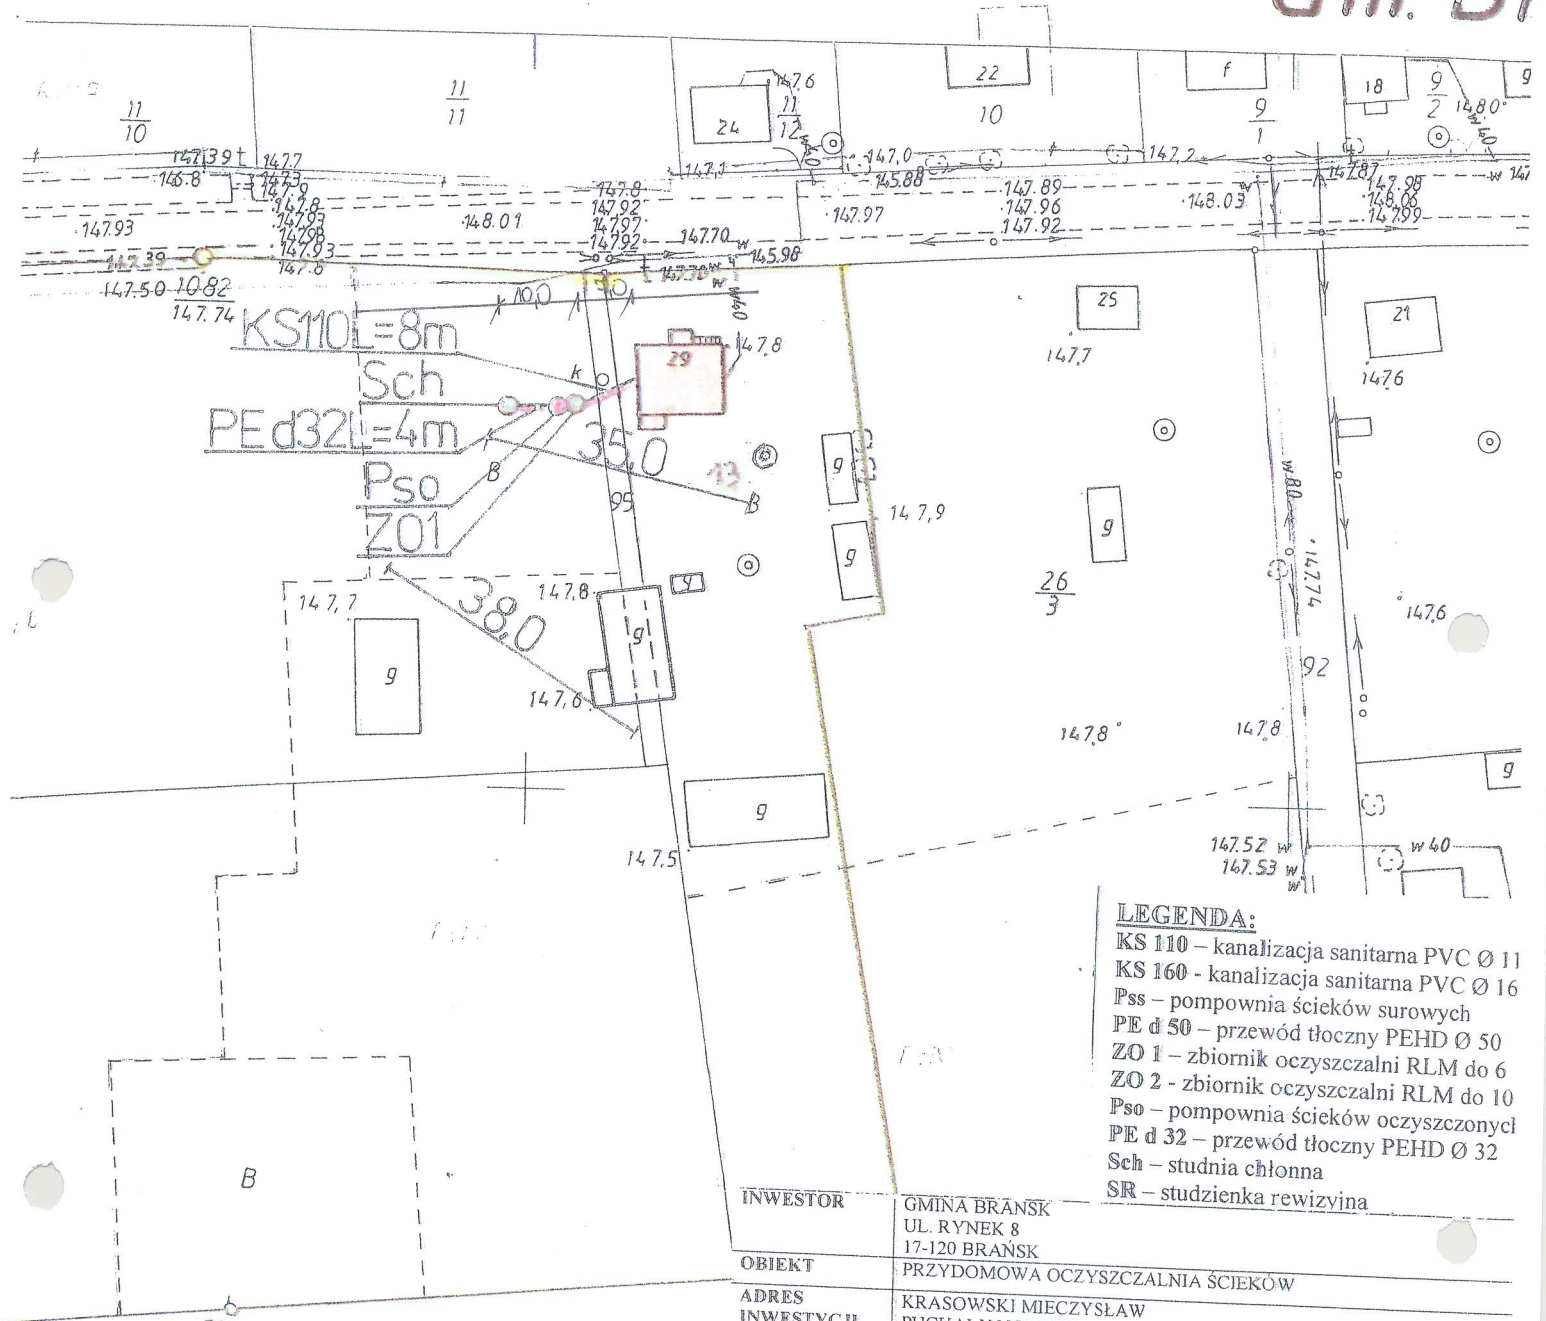

LEGENDA:

- KS 110 – kanalizacja sanitarna PVC Ø 11
- KS 160 – kanalizacja sanitarna PVC Ø 16
- Pss – pompownia ścieków surowych
- PE d 50 – przewód tłoczny PEHD Ø 50
- ZO 1 – zbiornik oczyszczalni RLM do 6
- ZO 2 – zbiornik oczyszczalni RLM do 10
- Pso – pompownia ścieków oczyszczonych
- PE d 32 – przewód tłoczny PEHD Ø 32
- Sch – studnia chłonna
- SR – studzienka rewizyjna

INWESTOR	GMINA BRĄNSK UL. RYNEK 8 17-120 BRĄNSK	
OBIEKT	PRZYDOMOWA OCZYSZCZALNIA ŚCIEKÓW	
ADRES INWESTYCJI	KRASOWSKI MIECZYSLAW PUCHAŁY NOWE 29 17-120 BRĄNSK	
PRZEDMIOT RYSUNKU	PROJEKT ZAGOSPODAROWANIA DZIAŁKI NR 13, 121A, 95	SKALA 1:10
PROJEKTANT		
Imię i nazwisko	Dariusz Wasilewski	Podpis:
Nr. uprawnień	LOM-44	
Data	08.2011	

Starostwo Powiatowe w Bielsku Podlaskim

**Powiatowy Ośrodek Dokumentacji
Geodezyjnej i Kartograficznej**

Reprodukowanie, rozpowszechnianie i rozprowadzanie niniejszego dokumentu wymaga zezwolenia, o którym mowa w art. 18 ust. z dnia 17 maja 1989 r. - Prawo geodezyjne i kartograficzne (Dz. U. Nr 30, poz. 163 z późniejszymi zmianami)

Bielsk Podlaski Z up. STAROSTY

miastowski i data
13.06.2011

Podpis: *[Signature]*
Podpis: *[Signature]*
Geodezja, Kartografia i Nieruchomości

Starostwo Powiatowe w Bielsku Podlaskim

**Powiatowy Ośrodek Dokumentacji
Geodezyjnej i Kartograficznej**

Poświadczam się zgodność niniejszej mapy z oryginałem przyjętym do archiwum powiatowego zasobu geodezyjnego i kartograficznego

w dniu 1995.05.16

i zaawidencjonowanym pod Nr. 2563/11/95

**NINIEJSZA MAPA NIE MOŻE SŁUŻYĆ
DO CELÓW PROJEKTOWYCH**

Bielsk Podlaski Z up. STAROSTY

Podpis: *[Signature]*
Jan Szachotowski

Powiatowy Ośrodek Dokumentacji Geodezyjnej i Kartograficznej

Poswiadcza się zgodność niniejszej mapy z oryginałem przykrym do państwowego zasobu geodezyjnego i kartograficznego

w dniu 1995.05.16

I zaawidencjonowanym pod Nr. 2563.1/95

NINIEJSZA MAPA NIE MOŻE SŁUżyć DO CEŁÓW PROJEKTOWYCH

Białsk Podlaski

Z up. STAROSTY

Imię i nazwisko, podpis, służbowe osoby upoważnionej
Irena Dymczyk
Podinspektor w Wydziale Geodezji, Katastru i Nieruchomości

14.07.2011

Starostwo Powiatowe w Białym Podbrześciu

Powiatowy Ośrodek Dokumentacji Geodezyjnej i Kartograficznej

Reprodukowanie, rozpowszechnianie i rozpraszanie niniejszego dokumentu wymaga zezwolenia, zgodnie z art. 18 ust. 1 z dnia 17 maja 1989 r. - Prawo geodezyjne i kartograficzne (Dz. U. Nr 30, poz. 163 z późniejszymi zmianami)

Białsk Podlaski

Z up. STAROSTY

Imię i nazwisko, podpis, służbowe osoby upoważnionej
Irena Dymczyk
Podinspektor w Wydziale Geodezji, Katastru i Nieruchomości

14.07.2011


PROJEKT ZAGOSPODAROWANIA TERENU
SKALA 1:1000

LEGENDA:


- KS 110 - kanalizacja sanitarna PVC Ø 110
- KS 160 - kanalizacja sanitarna PVC Ø 160
- Pss - pompownia ścieków surowych
- PE d 50 - przewód tłoczny PEHD Ø 50
- ZO 1 - zbiornik oczyszczalni RLM do 6
- ZO 2 - zbiornik oczyszczalni RLM do 10
- Pso - pompownia ścieków oczyszczonych
- PE d 32 - przewód tłoczny PEHD Ø 32
- Sch - studnia chłonna
- SR - studzienka rewizyjna

INWESTOR	GMINA BRANSK UL. RYNEK 8 17-120 BRANSK
OBIEKT	PRZYDOMOWA OCZYSZCZALNIA ŚCIEKÓW
ADRES INWESTYCJI	PUCHALSKI ROMAN FRAWCISZEK PUCHAŁY NOWE 22 17-120 BRANSK
PRZEDMIOT RYSUNKU	PROJEKT ZAGOSPODAROWANIA DZIAŁKI NR 10
	SKALA: 1:1000

PROJEKTANT		
Imię i nazwisko	Dariusz Wasilewski	Podpis:
Nr. uprawnień	LOM-44	
Data	08.2011	

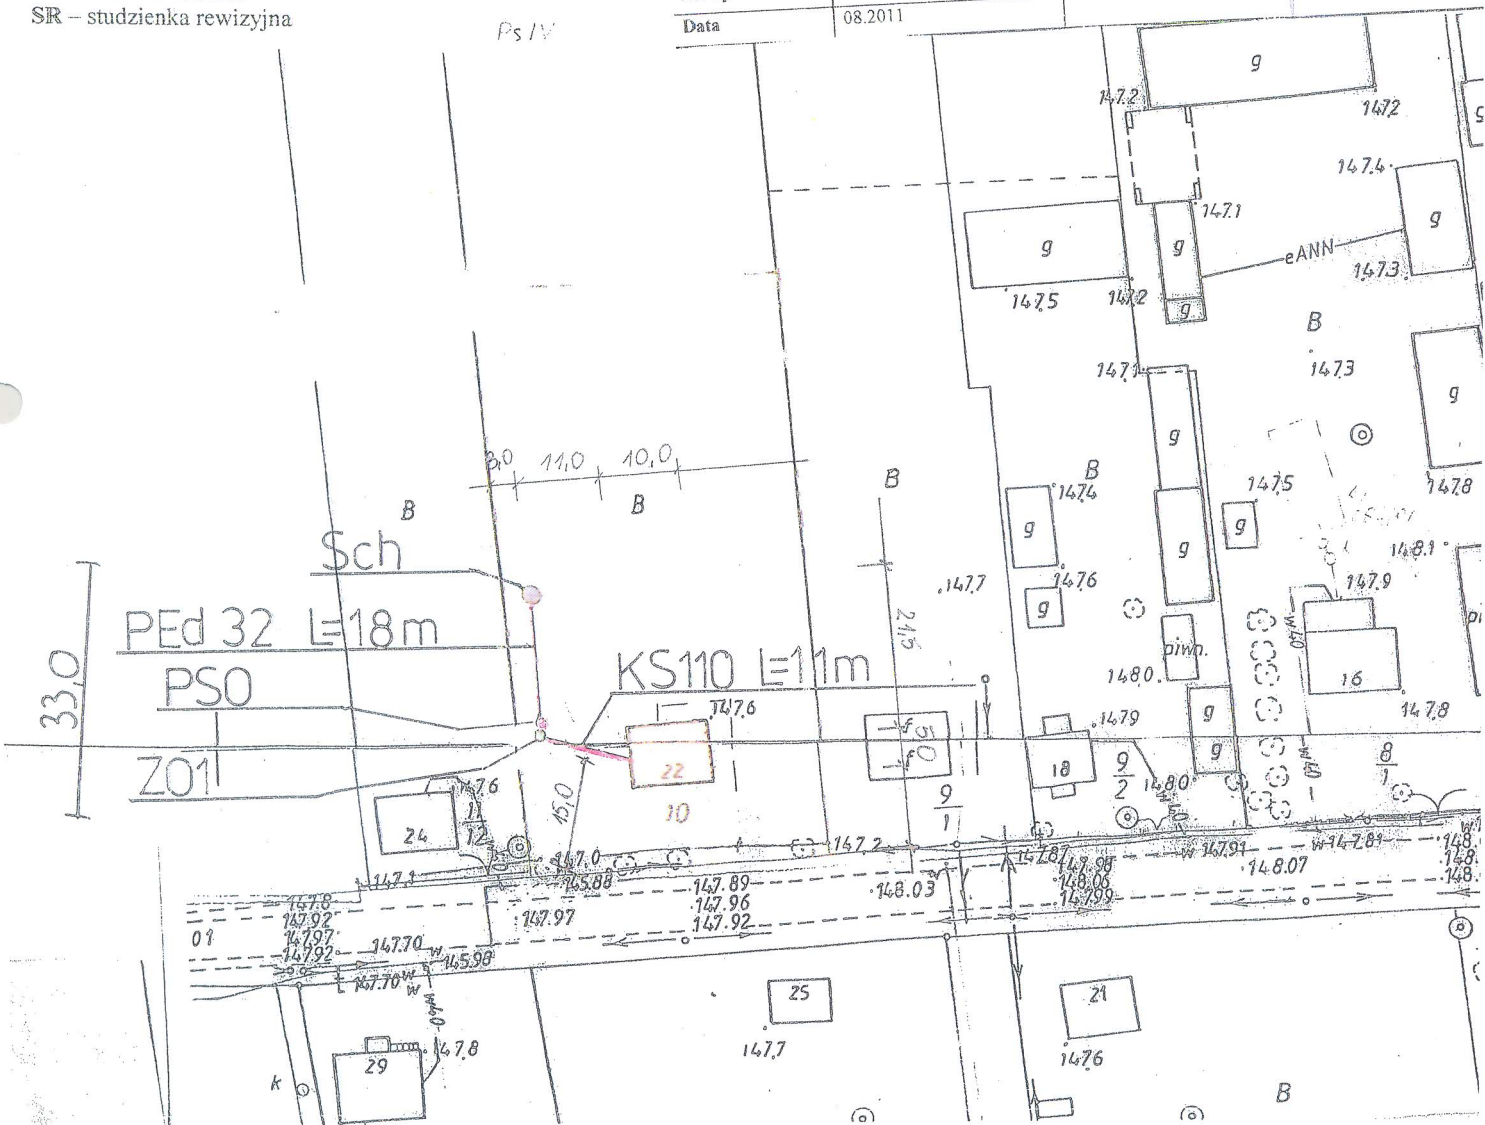

SKALA 1:1000
**PROJEKT ZAGOSPODAROWANIA
 TERENU**
 SKALA 1:1000

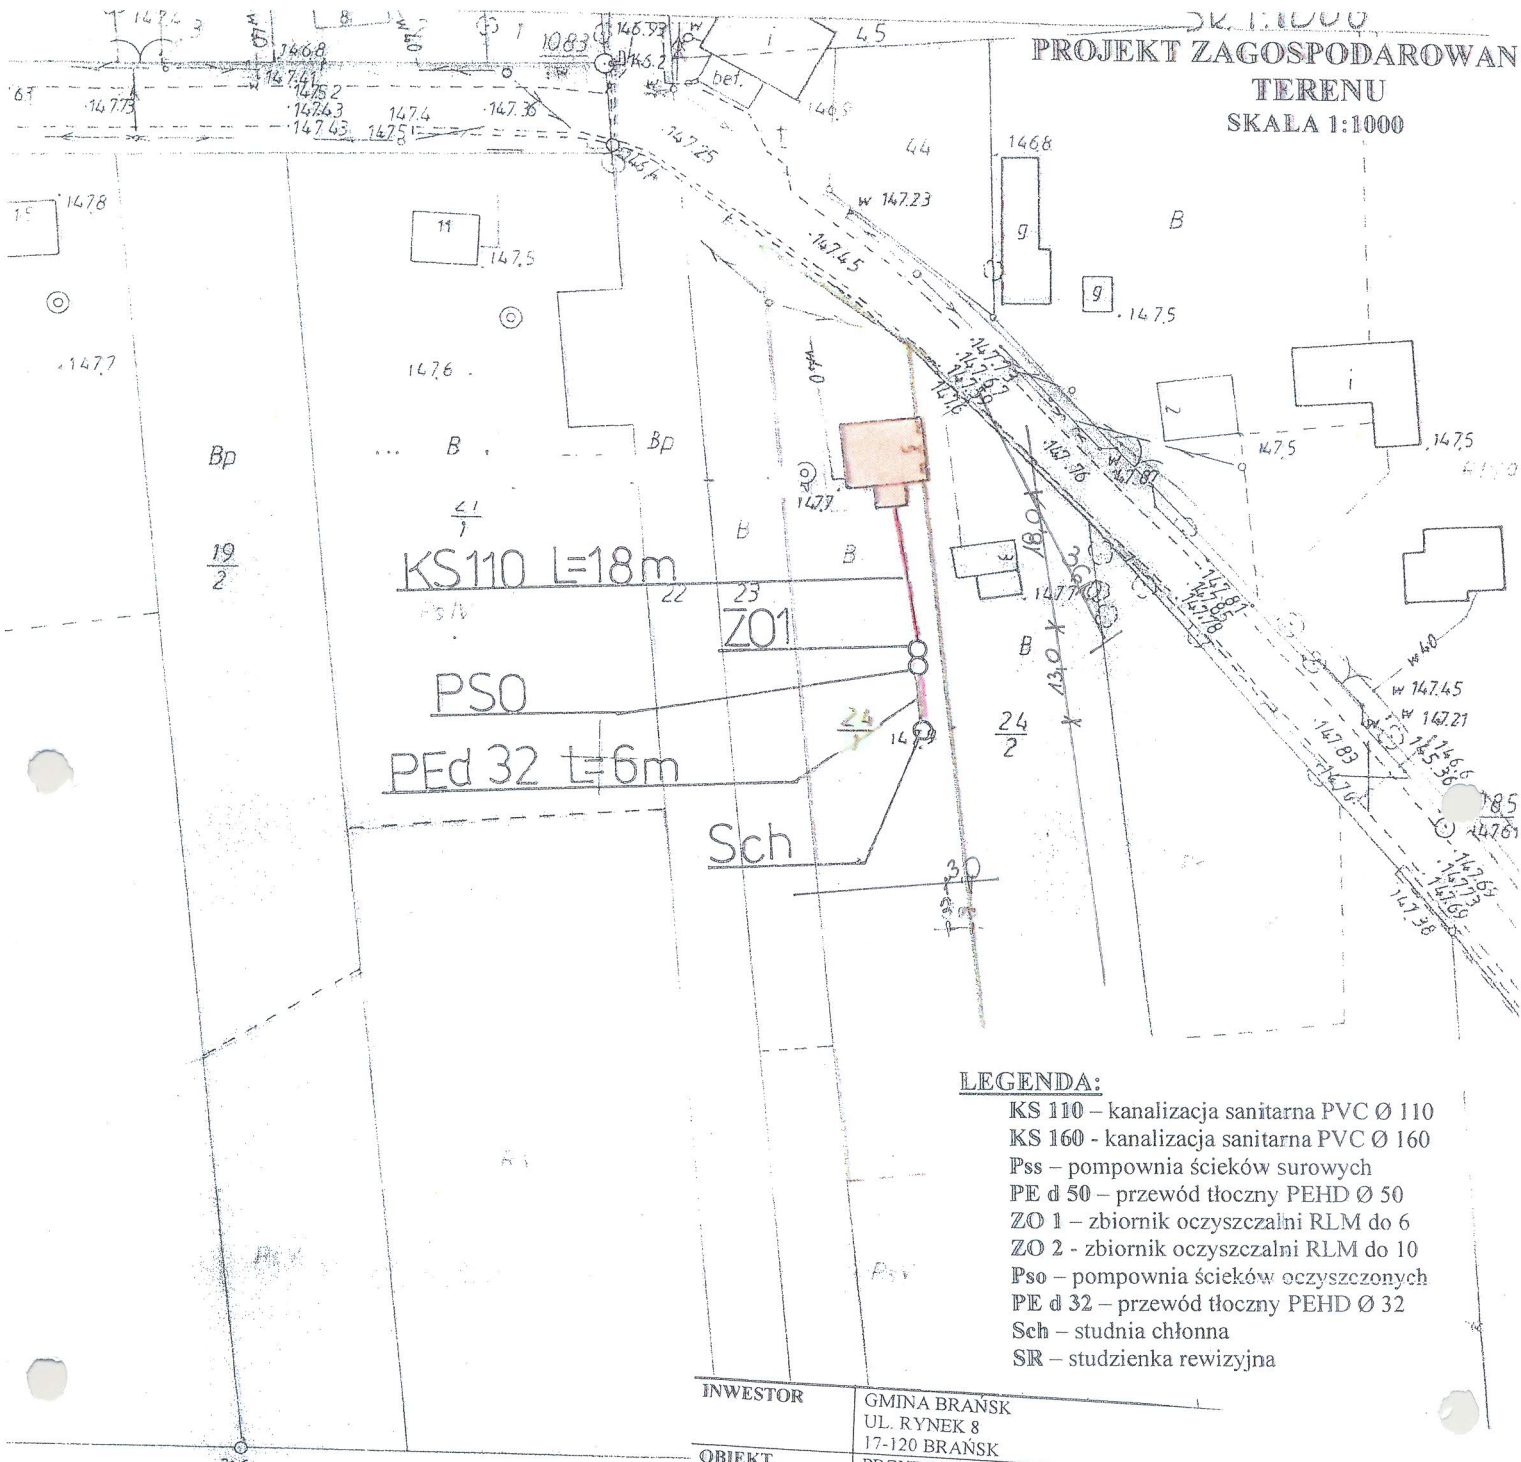

LEGENDA:

- KS 110 – kanalizacja sanitarna PVC Ø 110
- KS 160 - kanalizacja sanitarna PVC Ø 160
- Pss – pompownia ścieków surowych
- PE d 50 – przewód tłoczny PEHD Ø 50
- ZO 1 – zbiornik oczyszczalni RLM do 6
- ZO 2 - zbiornik oczyszczalni RLM do 10
- Pso – pompownia ścieków oczyszczonych
- PE d 32 – przewód tłoczny PEHD Ø 32
- Sch – studnia chłonna
- SR – studzienka rewizyjna

INWESTOR	GMINA BRĄNSK UL. RYNEK 8 17-120 BRĄNSK
OBIEKT	PRZYDOMOWA OCZYSZCZALNIA ŚCIEKÓW
ADRES INWESTYCJI	ZARĘBA DARIUSZ PUCHAŁY NOWE 5 17-120 BRĄNSK
PRZEDMIOT RYSUNKU	PROJEKT ZAGOSPODAROWANIA DZIAŁKI NR 24/1
PROJEKTANT	
Imię i nazwisko	Dariusz Wasilewski
Nr. uprawnień	LOM-44
Data	08.2011
Podpis:	

SKALA:
1:1000

Starostwo Powiatowe w Bielsku Podlaskim

Powiatowy Ośrodek Dokumentacji
Geodezyjnej i Kartograficznej

Reprodukowanie, rozbowszczalnianie i rozprzeczanie niniejszego dokumentu wymaga zezwolenia, o którym mowa w art. 18 ust. 1 z dnia 17 maja 1989 r. - Prawo geodezyjne i kartograficzne (Dz. U. Nr 30, poz. 163 z późniejszymi zmianami)

Bielsk Podlaski

Z up. STAROSTY

Imię i nazwisko, podpis, stanowisko
biurowe

Jan Szachowicz

Podinspektor w Wydziale
Geodezji, Katastru i Nieruchomości

27.06.2011

Starostwo Powiatowe w Bielsku Podlaskim

Powiatowy Ośrodek Dokumentacji
Geodezyjnej i Kartograficznej

Poświadczam zgodność niniejszej mapy z oryginałem
przyjętym dopaństwowego zasobu geodezyjnego i kartograficznego

w dniu 1995.05.16

I zaewidencjonowanym pod Nr. 2563.1/95

NINIEJSZA MAPA NIE MOŻE SŁUżyć
DO CELÓW PROJEKTOWYCH

Bielsk Podlaski

Z up. STAROSTY

Imię i nazwisko, podpis, stanowisko
biurowe


Jan Szachowicz

Podinspektor w Wydziale
Geodezji, Katastru i Nieruchomości

27.06.2011

Skala: 1:1000

PROJEKT ZAGOSPODAROWANIA TERENU SKALA 1:1000

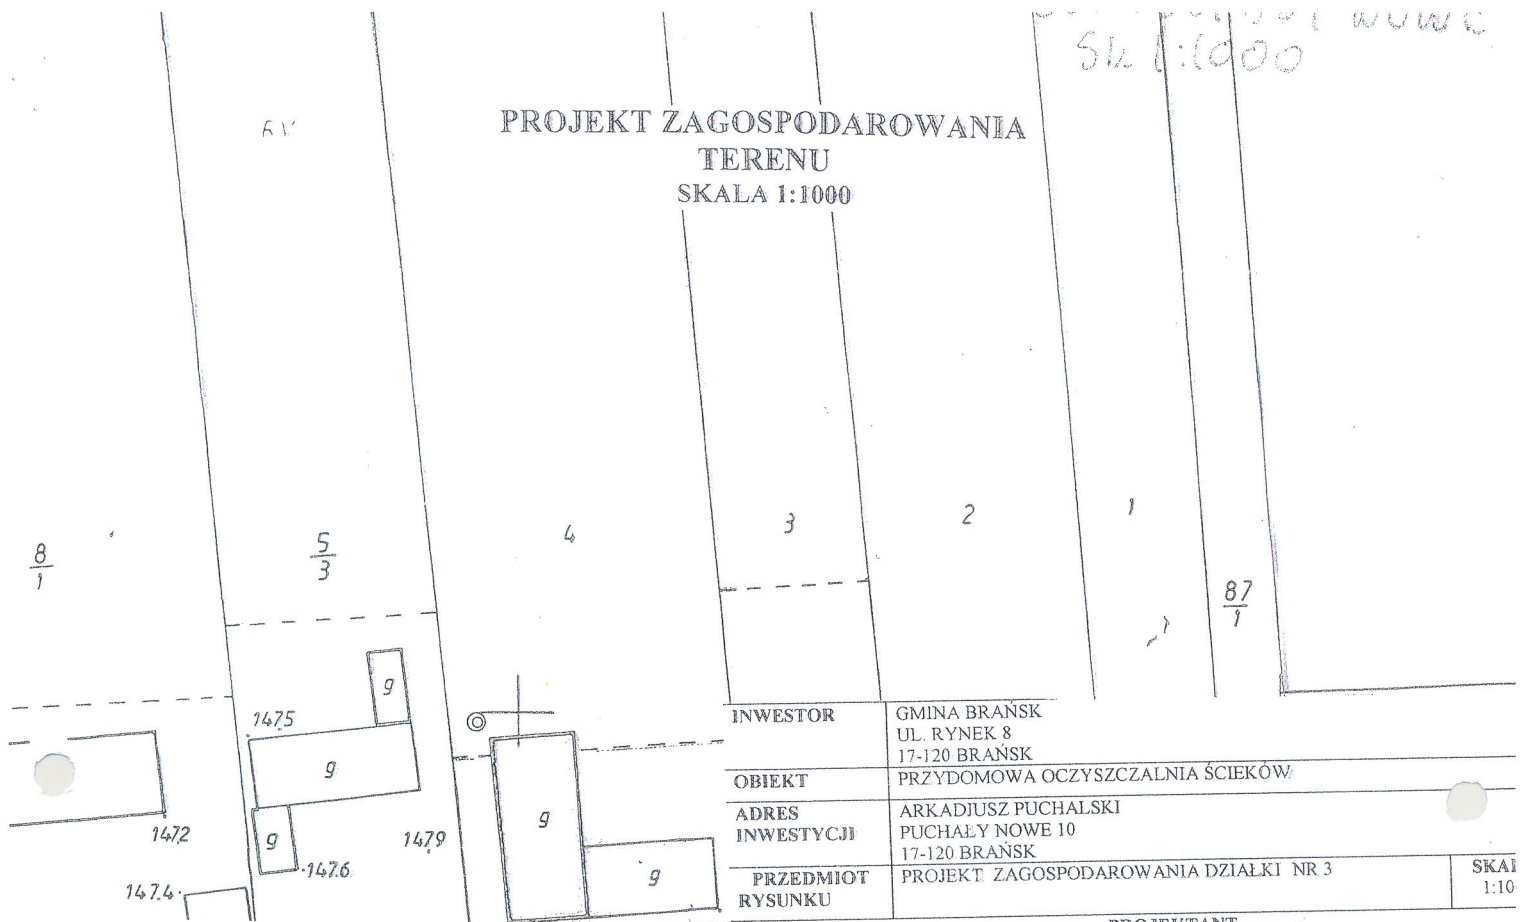


INWESTOR	GMINA BRĄNSK UL. RYNEK 8 17-120 BRĄNSK
OBIEKT	PRZYDOMOWA OCZYSZCZALNIA ŚCIEKÓW
ADRES INWESTYCJI	ARKADIUSZ PUCHAŁSKI PUCHAŁY NOWE 10 17-120 BRĄNSK
PRZEDMIOT RYSUNKU	PROJEKT ZAGOSPODAROWANIA DZIAŁKI NR 3
	SKALA 1:10

LEGENDA:

- KS 110 – kanalizacja sanitarna PVC Ø 110
- KS 160 - kanalizacja sanitarna PVC Ø 160
- ZO 1 – zbiornik oczyszczalni RLM do 6
- ZO 2 - zbiornik oczyszczalni RLM do 10
- Pso – pompownia ścieków oczyszczonych
- Pss – pompownia ścieków surowych
- PE d 50 – przewód tłoczny PEHD Ø 50
- PE d 32 – przewód tłoczny PEHD Ø 32
- Sch – studnia chłonna
- SR – studzienka rewizyjna

Imię i nazwisko	Dariusz Wasilewski	Podpis:
Nr. uprawnień	LOM-44	
Data	08.2011	

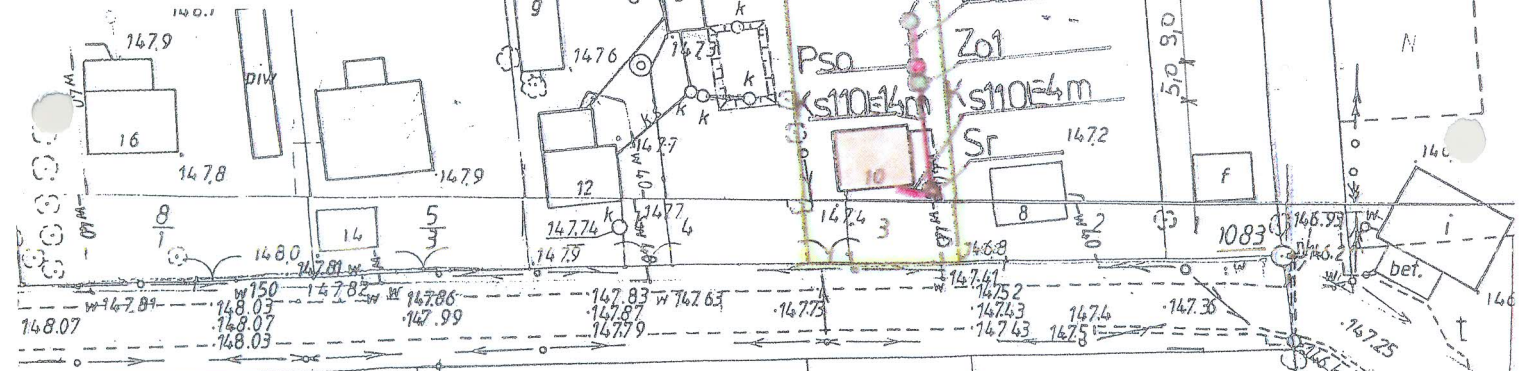

Starostwo Powiatowe w Bielsku Podlaskim

**Powiatowy Ośrodek Dokumentacji
Geodezyjnej i Kartograficznej**

16 Geodezyjnej i Kartograficznej

Reprodukcja, rozpowszechnianie i rozprowadzanie niniejszego dokumentu wymaga zezwolenia, o którym mowa w art. 18 ust. 1 dnia 17 maja 1989 r. - Prawo geodezyjne i kartograficzne (Dz. U. 17/30, poz. 109 z późniejszymi zmianami)

Z up. STAROSTY

2.06.2011

Starostwo Powiatowe w Bielsku Podlaskim

**Powiatowy Ośrodek Dokumentacji
Geodezyjnej i Kartograficznej**

Poswiadcza się zgodność niniejszej mapy z oryginałem przyjętym do państwowego zasobu geodezyjnego i kartograficznego w dniu 1995.05.16

zawieszonym pod Nr. 256/1695

**NINIEJSZA MAPA NIE MOŻE SŁUŻYĆ
DO CEŁÓW PROJEKTOWYCH**

Bielsk Podlaski

27.06.2011

1476

B

Bp

B

21/1

B

22 23


1 ozn. n. : geod. 16

3, 17-120 Brańsk

**PROJEKT ZAGOSPODAROWANIA
TERENU
SKALA 1:500**

LEGENDA:

- KS 110 - kanalizacja sanitarna PVC Ø 110
- KS 160 - kanalizacja sanitarna PVC Ø 160
- Pss - pompownia ścieków surowych
- PE d 50 - przewód tłoczny PEHD Ø 50
- ZO 1 - zbiornik oczyszczalni RLM do 6
- ZO 2 - zbiornik oczyszczalni RLM do 10
- Pso - pompownia ścieków oczyszczonych
- PE d 32 - przewód tłoczny PEHD Ø 32
- Sch - studnia chłonna
- SR - studzienka rewizyjna

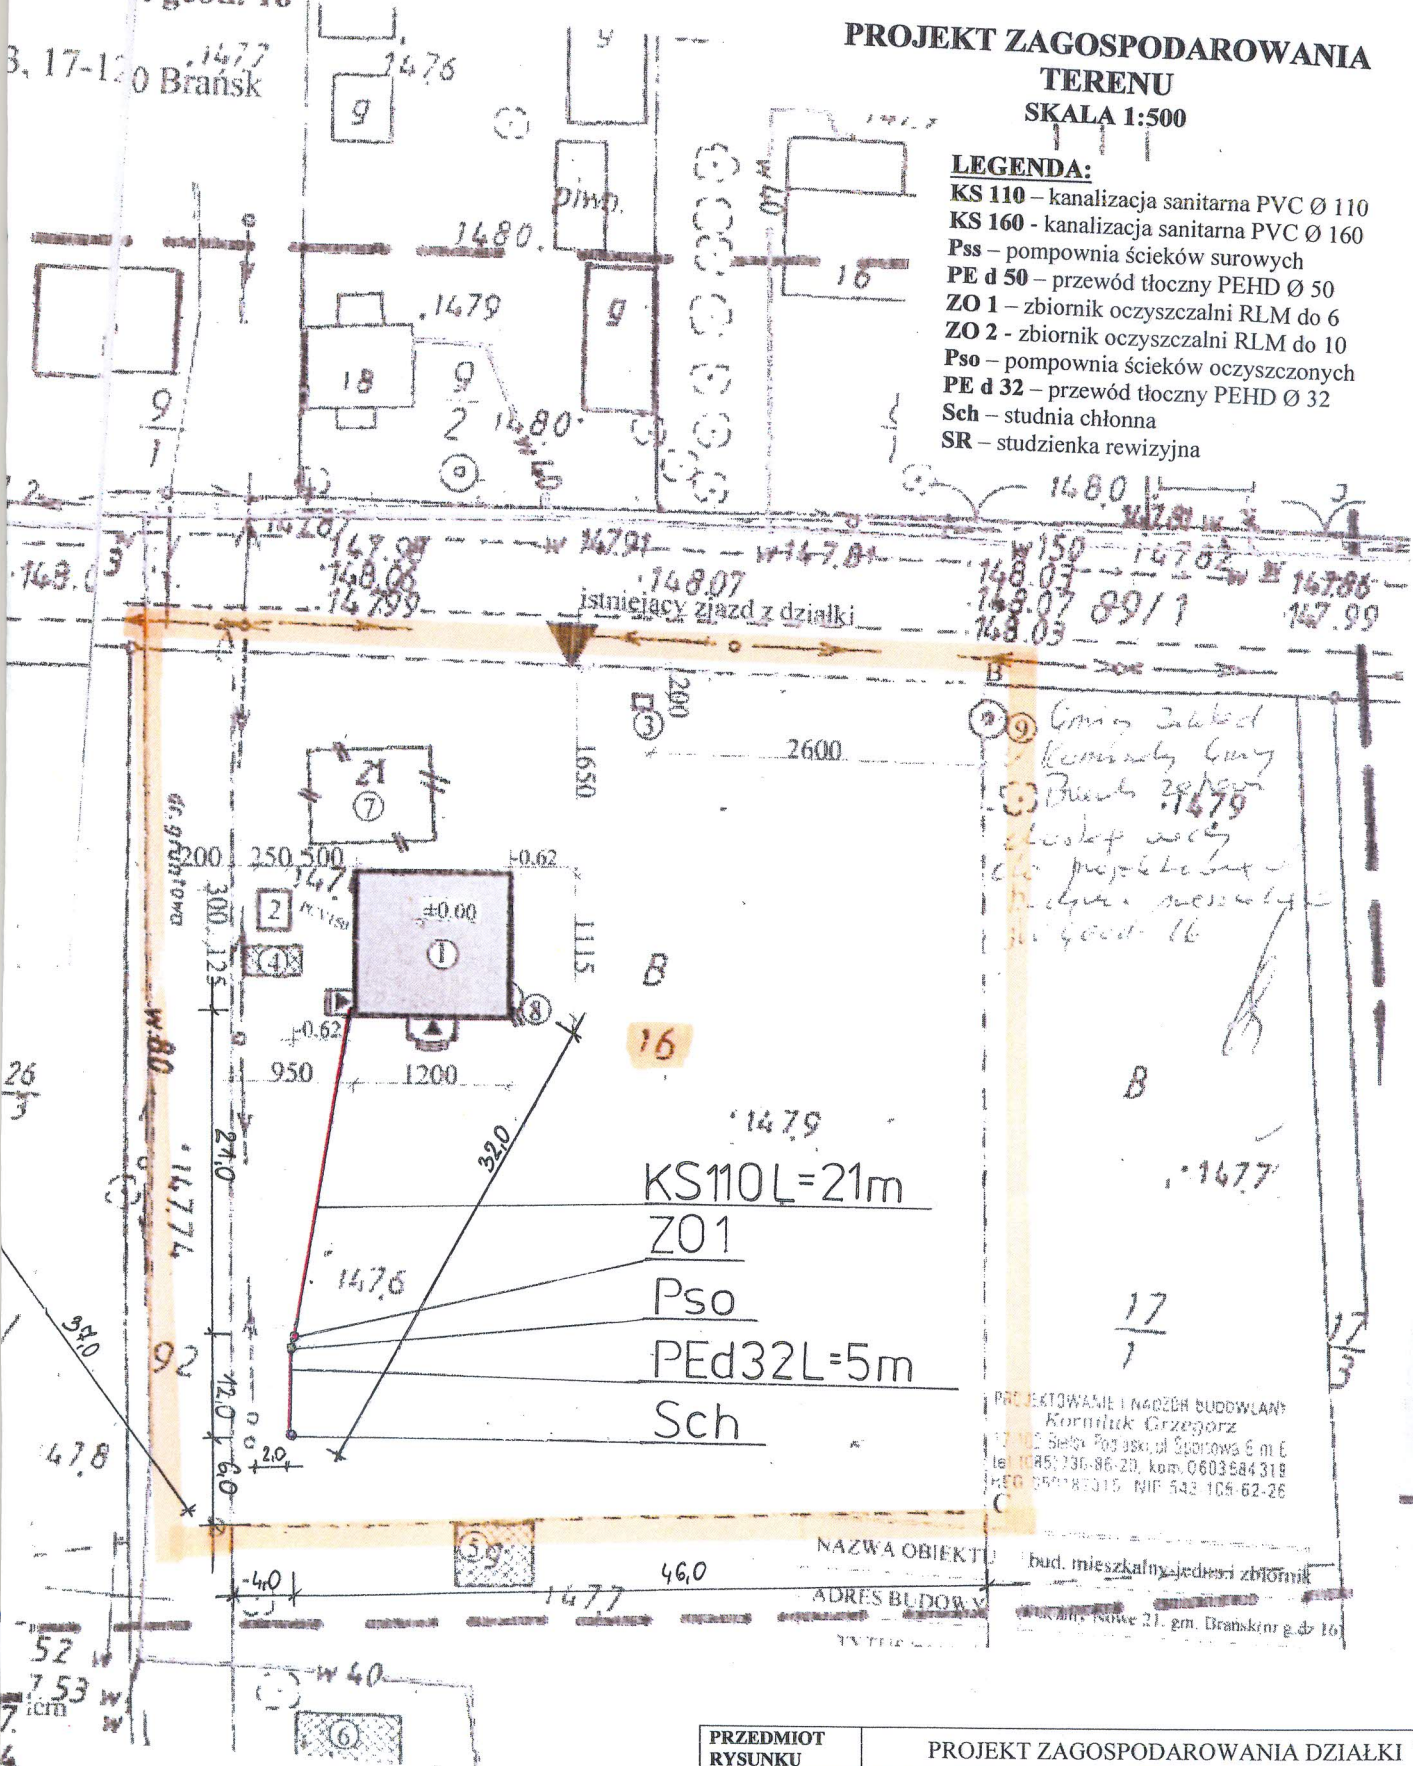

*Gminia Brańsk
Komitet Gminy
Brańsk
ul. Puchalskiego 23
17-120 Brańsk
geod. 16*

PROJEKTOWANIE I NADZÓR BUDOWLANY
Kornelik Grzegorz
17-120 Brańsk, Poczta ul. Sportowa 6 m. E
tel. 1045 236-86-20, kom. 0603 684 318
REG. BRANISZCIS, NIP 543 105 62-26

NAZWA OBIEKTU: bud. mieszkalny-jednostki zbiornik
ADRES BUDOWY: Puchalski Nowe 23, gm. Brańsk nr g. 16

PRZEDMIOT RYSUNKU	PROJEKT ZAGOSPODAROWANIA DZIAŁKI NR 16	
TEMAT	MECHANICZNO-BIOLOGICZNA ZO1 PRZYDOMOWA OCZYSZCZALNIA ŚCIEKÓW	
INWESTOR	GMINA BRAŃSK RYNEK 8 17-120 BRAŃSK	
ADRES INWESTYCJI	PUCHAŃSKI ANDRZEJ PUCHAŃY NOWE 23 17-120 BRAŃSK	
PROJEKTANT	Dariusz Wasilewski spec. inst. i sieci sanitarne LOM-44	Podpis:
Data 08.2011	Skala 1:500	

Starostwo Powiatowe w Białym Podlasku
**Powiatowy Ośrodek Dokumentacji
 Geodezyjnej i Kartograficznej**
 Powiatowe są z dokładnością nie większą niż 1:50000
 w dniu 1995.05.16
 I zaawidencjonowanym pod Nr. 2563.1/95

**NINIEJSZA MAPA NIE MOŻE SŁUŻYĆ
 DO CEŁÓW PROJEKTOWYCH**
 Białe Podlaski
 miejscowość i data

14.07.2011

Starostwo Powiatowe w Białym Podlasku
**Powiatowy Ośrodek Dokumentacji
 Geodezyjnej i Kartograficznej**
 Reprodukcje, rozpowszechnienie / rozprawy z niniejszego dokumentu wymaga zezwolenia, o którym mowa w art. 18 ust. z dnia 17 maja 1989 r. - Prawo geodezyjne i kartograficzne (Dz. U. Nr 30, poz. 163 z późniejszymi zmianami)

Białe Podlaski
 Z up. STAROSTY
 Podinspektor w Wydziale Geodezji, Kartografii i Nieruchomości
 miejscowość i data
 14.07.2011

**PROJEKT ZAGOSPODAROWANIA
 TERENU
 SKALA 1:1000**




- LEGENDA:**
 KS 110 - kanalizacja sanitarna PVC Ø 110
 KS 160 - kanalizacja sanitarna PVC Ø 160
 Pss - pompownia ścieków surowych
 PE d 50 - przewód tłoczny PEHD Ø 50
 ZO 1 - zbiornik oczyszczalni RLM do 6
 ZO 2 - zbiornik oczyszczalni RLM do 10
 Pso - pompownia ścieków oczyszczonych
 PE d 32 - przewód tłoczny PEHD Ø 32
 Sch - studnia chłonna
 SR - studzienka rewizyjna

INWESTOR	GMINA BRĄNSK UL. RYNEK 8 17-120 BRĄNSK	
OBIEKT	PRZYDOMOWA OCZYSZCZALNIA ŚCIEKÓW	
ADRES INWESTYCJI	NIEMYŃSKA JOANNA, NIEMYŃSKI EDWARD PUCHAŁY NOWE 18 17-120 BRĄNSK	
PRZEDMIOT RYSUNKU	PROJEKT ZAGOSPODAROWANIA DZIAŁKI NR 9/2, 8/1	SK 1:
PROJEKTANT		
Imię i nazwisko	Dariusz Wasilewski	Podpis:
Nr. uprawnień	LOM-44	
Data	08.2011	

PROJEKT ZAGOSPODAROWANIA
TERENU
SKALA 1:1000

BRANSK woj. białostockie

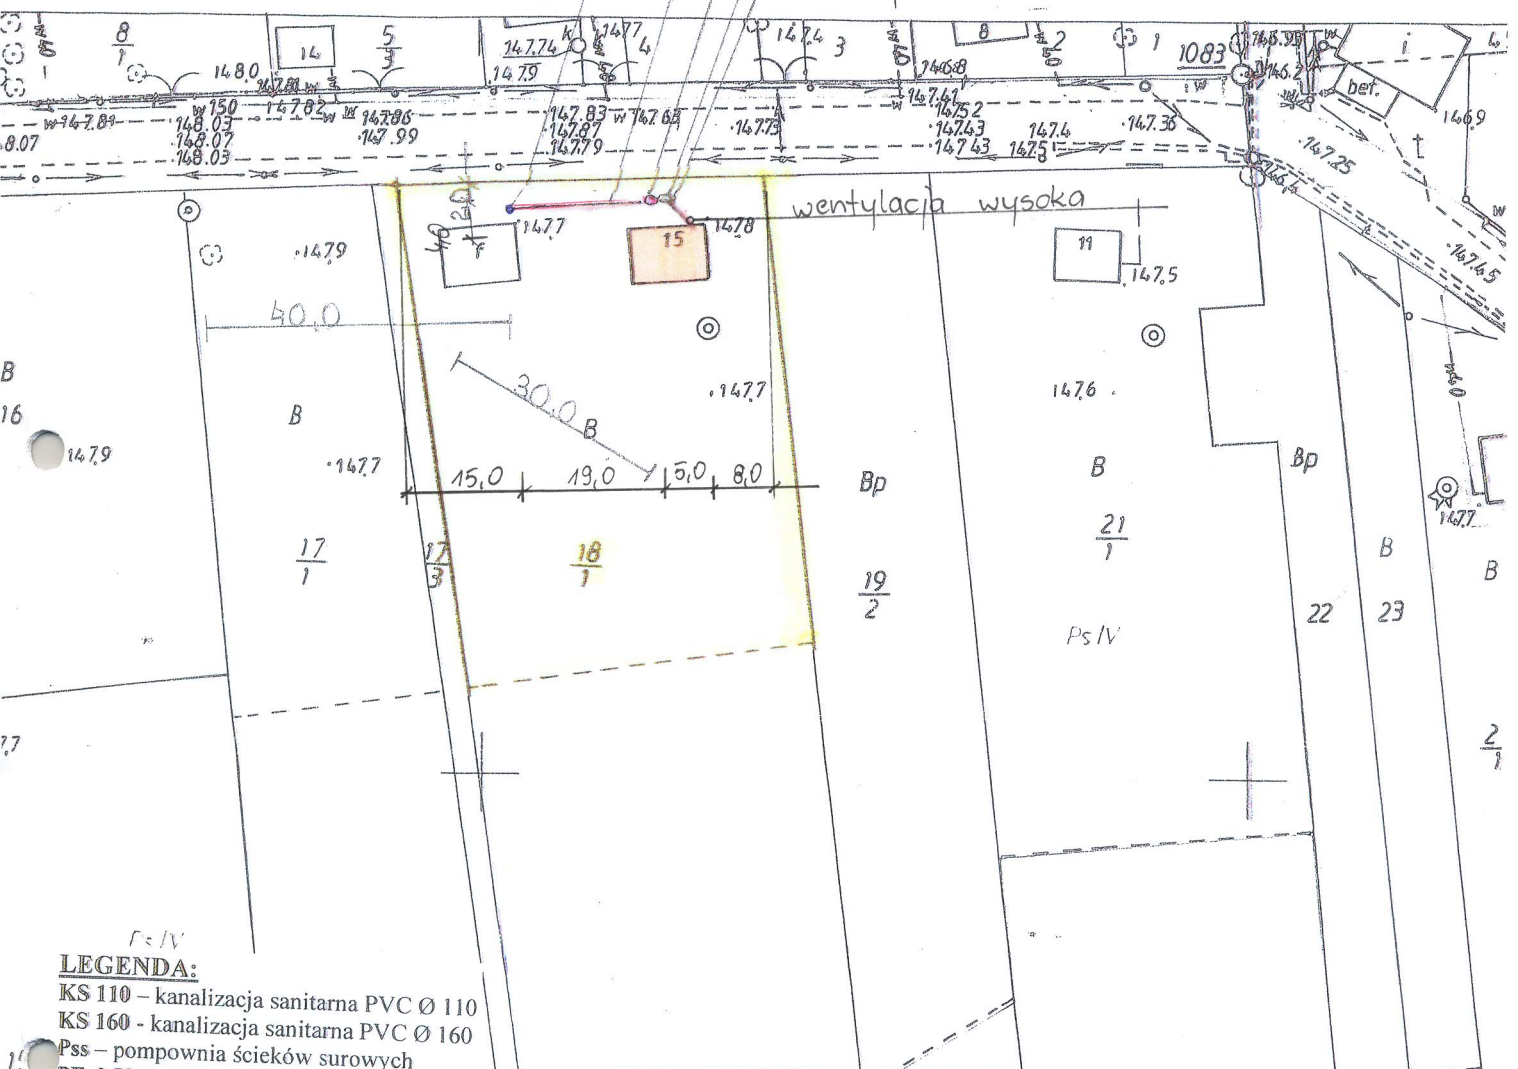

- r = IV
- LEGENDA:**
- KS 110 - kanalizacja sanitarna PVC Ø 110
 - KS 160 - kanalizacja sanitarna PVC Ø 160
 - Pss - pompownia ścieków surowych
 - PE d 50 - przewód tłoczny PEHD Ø 50
 - ZO 1 - zbiornik oczyszczalni RLM do 6
 - ZO 2 - zbiornik oczyszczalni RLM do 10
 - Pso - pompownia ścieków oczyszczonych
 - PE d 32 - przewód tłoczny PEHD Ø 32
 - Sch - studnia chłonna
 - SR - studzienka rewizyjna

PRZEDMIOT RYSUNKU	PROJEKT ZAGOSPODAROWANIA DZIAŁKI NR 18/1	
FEMAT	PRZYDOMOWA OCZYSZCZALNIA ŚCIEKÓW <i>Mechaniczno-biologiczna z on</i>	
ADRES INWESTYCJI	CIAK IRENA PUCHAŁY NOWE 1 17-120 BRANSK	
PROJEKTANT	Dariusz Wasilewski spec. inst. i sieci sanitarne LOM-44	Podpis:
Data 09.2011	Skala 1:1000	

Starostwo Powiatowe w Białym Podlasku
Powiatowy Ośrodek Dokumentacji Geodezyjnej i Kartograficznej


Bielsk Podlaski
19.07.2011

Starostwo Powiatowe w Białym Podlasku
Powiatowy Ośrodek Dokumentacji Geodezyjnej i Kartograficznej

216
w dniu 16.05.2011
I zaswiadczonej rangi pod Nr. 2563-1/35

NIEDZISZA BIEPA IRS MOZE SŁUZYĆ DO CELÓW PROMIENIOWYCH

Bielsk Podlaski
19.07.2011

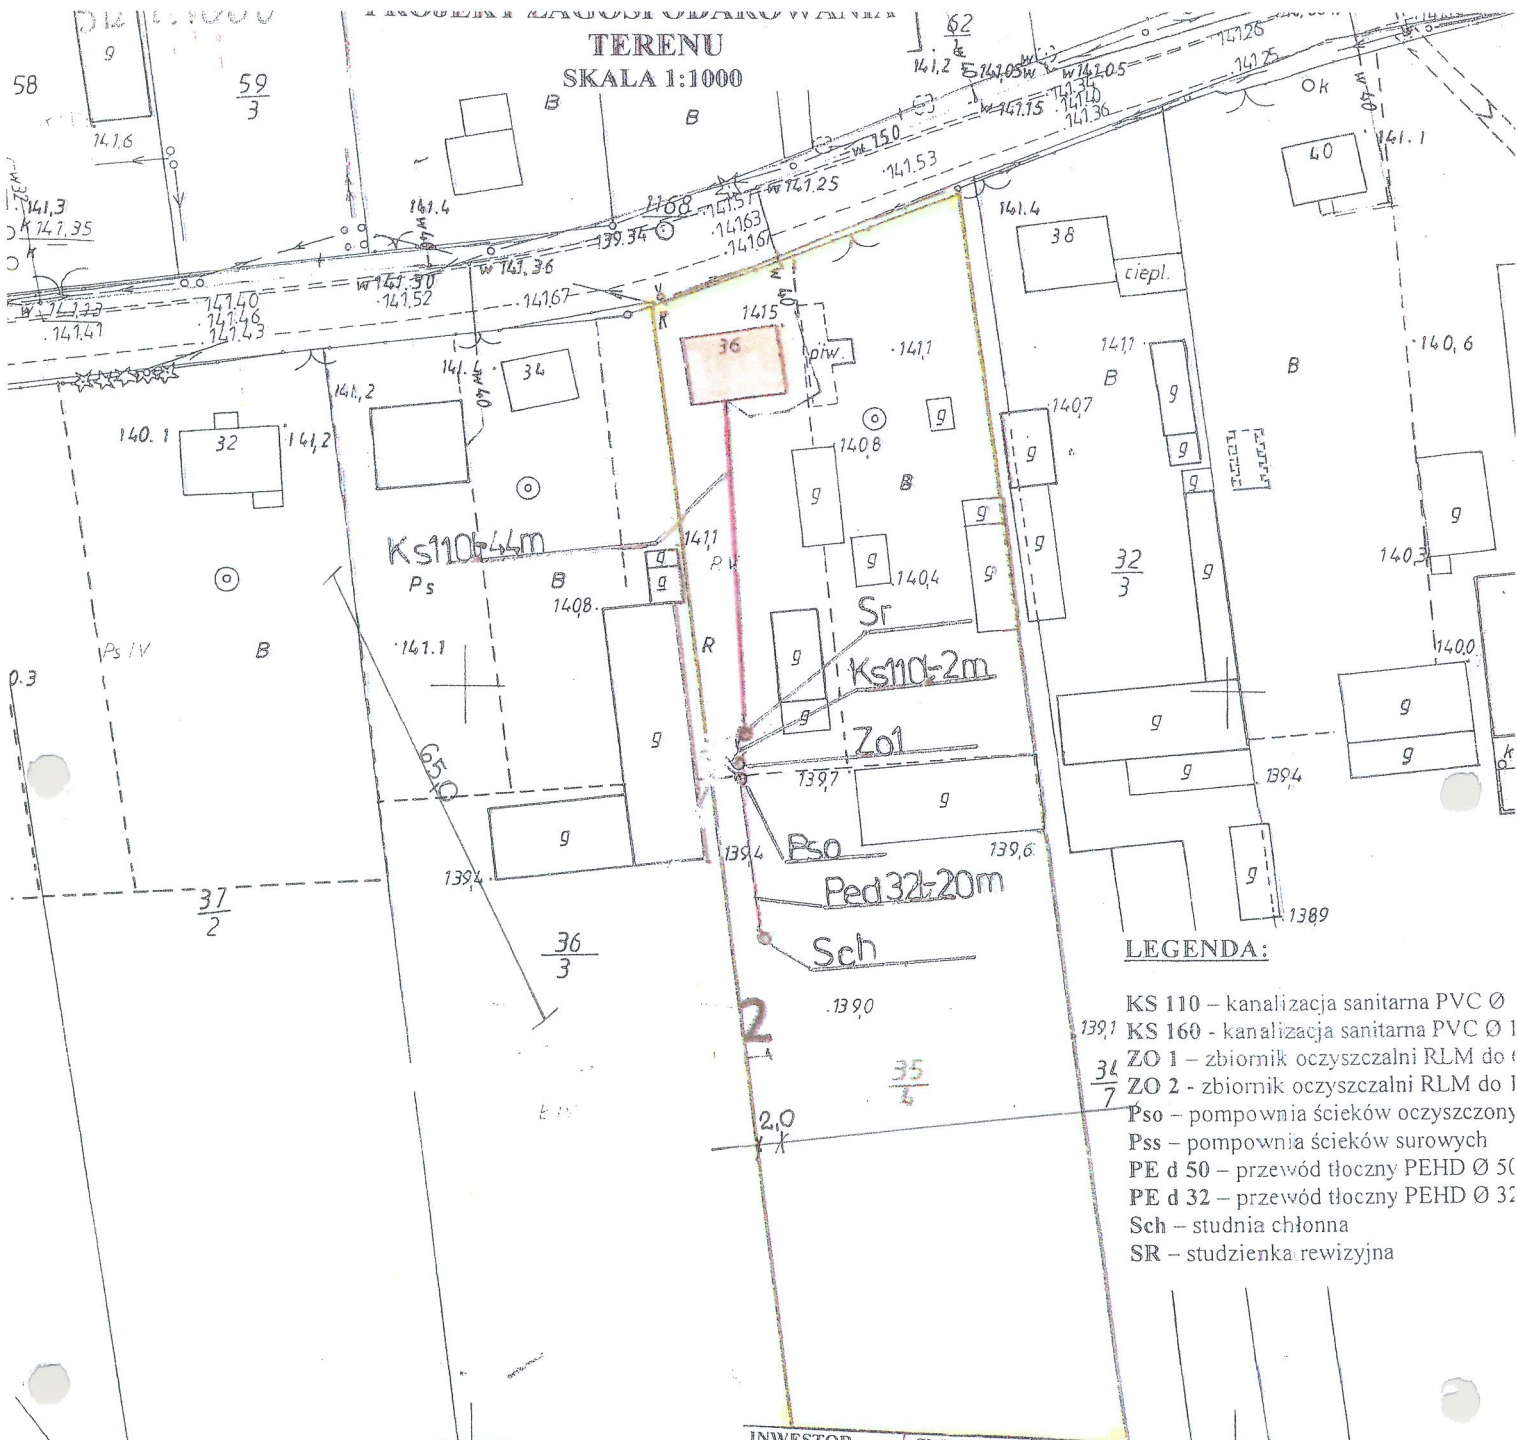

- LEGENDA:**
- KS 110 – kanalizacja sanitarna PVC Ø 110
 - KS 160 - kanalizacja sanitarna PVC Ø 160
 - ZO 1 - zbiornik oczyszczalni RLM do 1000 l
 - ZO 2 - zbiornik oczyszczalni RLM do 1000 l
 - Pso – pompownia ścieków oczyszczony
 - Pss – pompownia ścieków surowych
 - PE d 50 – przewód tłoczny PEHD Ø 50
 - PE d 32 – przewód tłoczny PEHD Ø 32
 - Sch – studnia chłonna
 - SR – studzienka rewizyjna

INWESTOR	GMINA BRĄNSK UL. RYNEK 8 17-120 BRĄNSK	
OBIEKT	PRZYDOMOWA OCZYSZCZALNIA ŚCIEKÓW	
ADRES INWESTYCJI	PUCHAŁSKI STANISŁAW PUCHAŁY STARE 36 17-120 BRĄNSK	
PRZEDMIOT RYSUNKU	PROJEKT ZAGOSPODAROWANIA DZIAŁKI NR 35/4	SK. 1:1
PROJEKTANT		
Imię i nazwisko	Dariusz Wasilewski	Podpis:
Nr. uprawnień	LOM-44	
Data	08.2011	

Starostwo Powiatowe w Bielsku Podlaskim
Powiatowy Ośrodek Dokumentacji
Geodezyjnej i Kartograficznej

Poświadczam zgodność niniejszej mapy z oryginałem
wzajemnym dopaństwowego zasobu geodezyjnego i kartograficznego
w dniu... 1995.05.16

I zaewidencjonowanym pod Nr. 2563.1/95

**NINIEJSZA MAPA NIE MOŻE SŁUŻYĆ
DO CEŁÓW PROJEKTOWYCH**

Bielsk Podlaski Z up. STAROSTY
Jan Szachowicz
Podinspektor w Wydziale
Geodezji, Katastru i Nieruchomości


21.06.2011

Starostwo Powiatowe w Bielsku Podlaskim
Powiatowy Ośrodek Dokumentacji
Geodezyjnej i Kartograficznej

Reprodukowanie, rozpowszechnianie i rozprowadzanie
niniejszego dokumentu wymaga zezwolenia, o którym
mowa w art. 18 ust. 2 dnia 17 maja 1989 r. - Prawo
geodezyjne i kartograficzne (Dz. U. Nr 30, poz. 163
z późniejszymi zmianami)

Bielsk Podlaski Z up. STAROSTY
Jan Szachowicz
Podinspektor w Wydziale
Geodezji, Katastru i Nieruchomości

21.06.2011

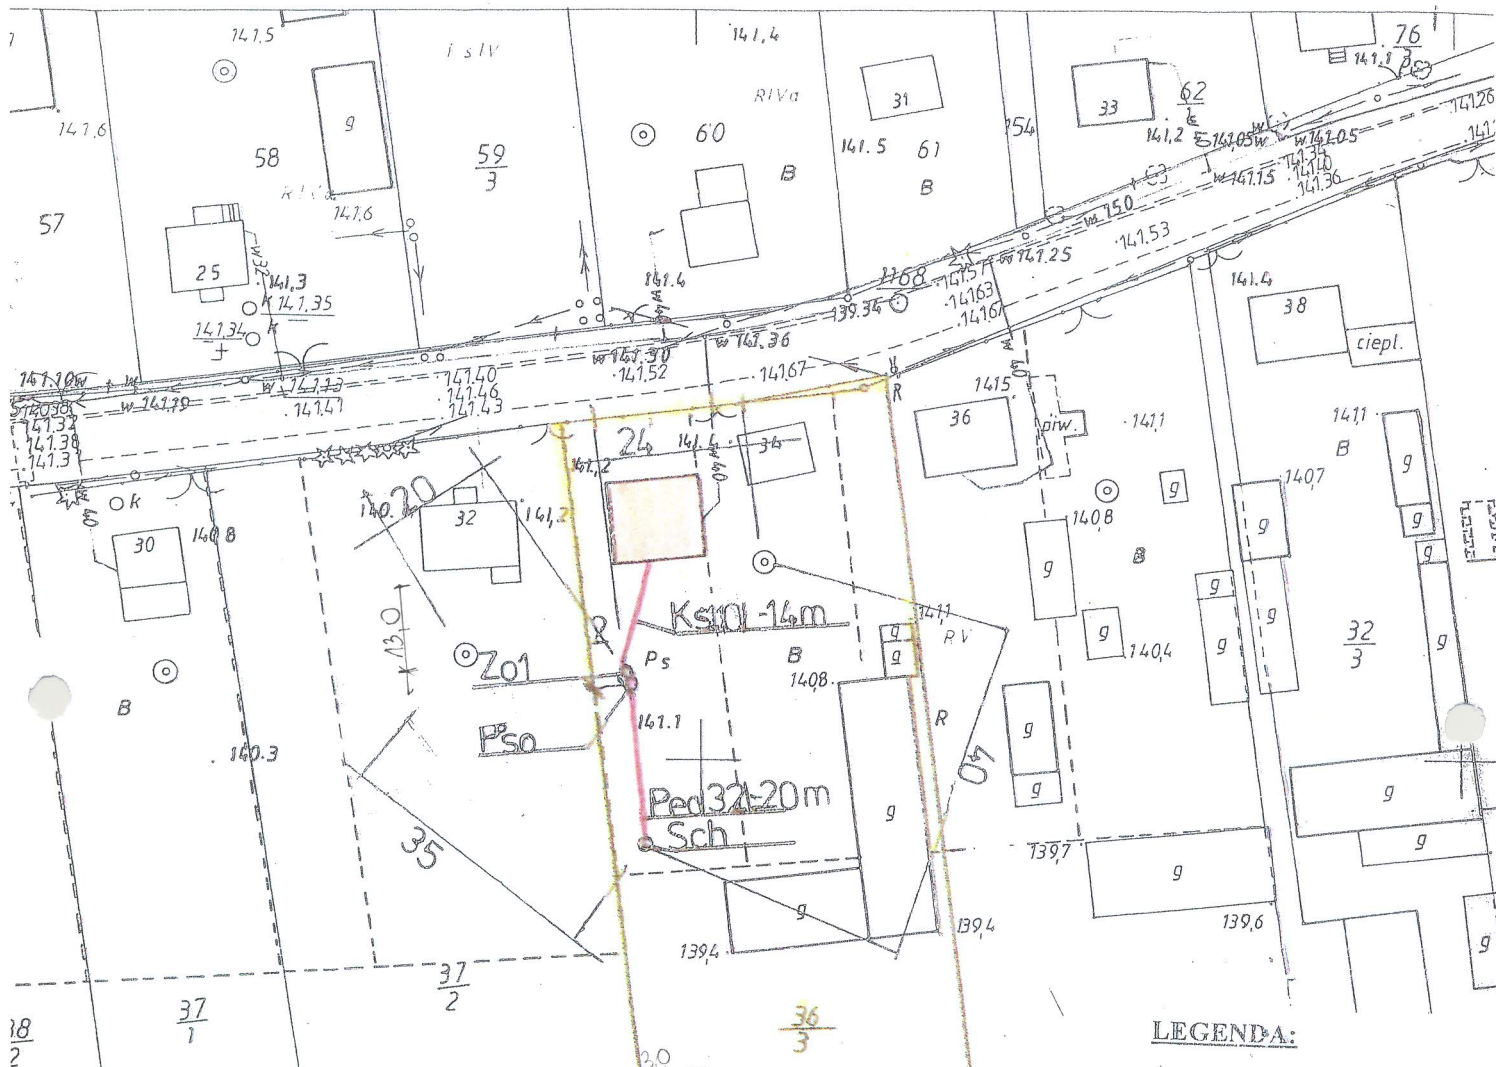

LEGENDA:

- KS 110 – kanalizacja sanitarna PVC Ø
- KS 160 – kanalizacja sanitarna PVC Ø
- 3'ZO 1 – zbiornik oczyszczalni RLM dc
- 4'ZO 2 – zbiornik oczyszczalni RLM do
- Pso – pompownia ścieków oczyszczor.
- Pss – pompownia ścieków surowych
- PE d 50 – przewód tłoczny PEHD Ø 5
- PE d 32 – przewód tłoczny PEHD Ø 3
- Sch – studnia chłonna
- SR – studzienka rewizyjna

INWESTOR	GMINA BRĄNSK UL. RYNEK 8 17-120 BRĄNSK
OBIEKT	PRZYDOMOWA OCZYSZCZALNIA ŚCIEKÓW
ADRES INWESTYCJI	LUGOWSKI ANDRZEJ, LUGOWSKA BARBARA PUCHAŁY STARE 34 17-120 BRĄNSK
PRZEDMIOT RYSUNKU	PROJEKT ZAGOSPODAROWANIA DZIAŁKI NR 36/3
	SK/ 1:1

PROJEKTANT

Imię i nazwisko	Dariusz Wasilewski	Podpis:
Nr. uprawnień	LOM-44	
Data	08.2011	

Starostwo Powiatowe w Bielsku Podlaskim
Powiatowy Ośrodek Dokumentacji
Geodezyjnej i Kartograficznej

świadczą się zgodność niniejszej mapy z oryginałem
wystawionym w dopaństwowym zasobie geodezyjnym i kartograficznym
w dniu 13.05.16

zaewidencjonowanym pod Nr 2563.1/95
NIEJSZA MAPA NIE MOŻE SŁUŻYĆ
DO CEŁÓW PROJEKTOWYCH


sk Podlaski Z up. STAROSTY
Jan Zachowicz

Starostwo Powiatowe w Bielsku Podlaskim

Powiatowy Ośrodek Dokumentacji
Geodezyjnej i Kartograficznej

Reprodukowanie, rozpowszechnianie i rozprowadzanie
niniejszego dokumentu wymaga zezwolenia, o którym
mowa w art. 18 ust. z dnia 17 maja 1989 r. - Prawo
geodezyjne i kartograficzne (Dz. U. Nr 30, poz. 153
z późniejszymi zmianami)

Bielsk Podlaski Z up. STAROSTY

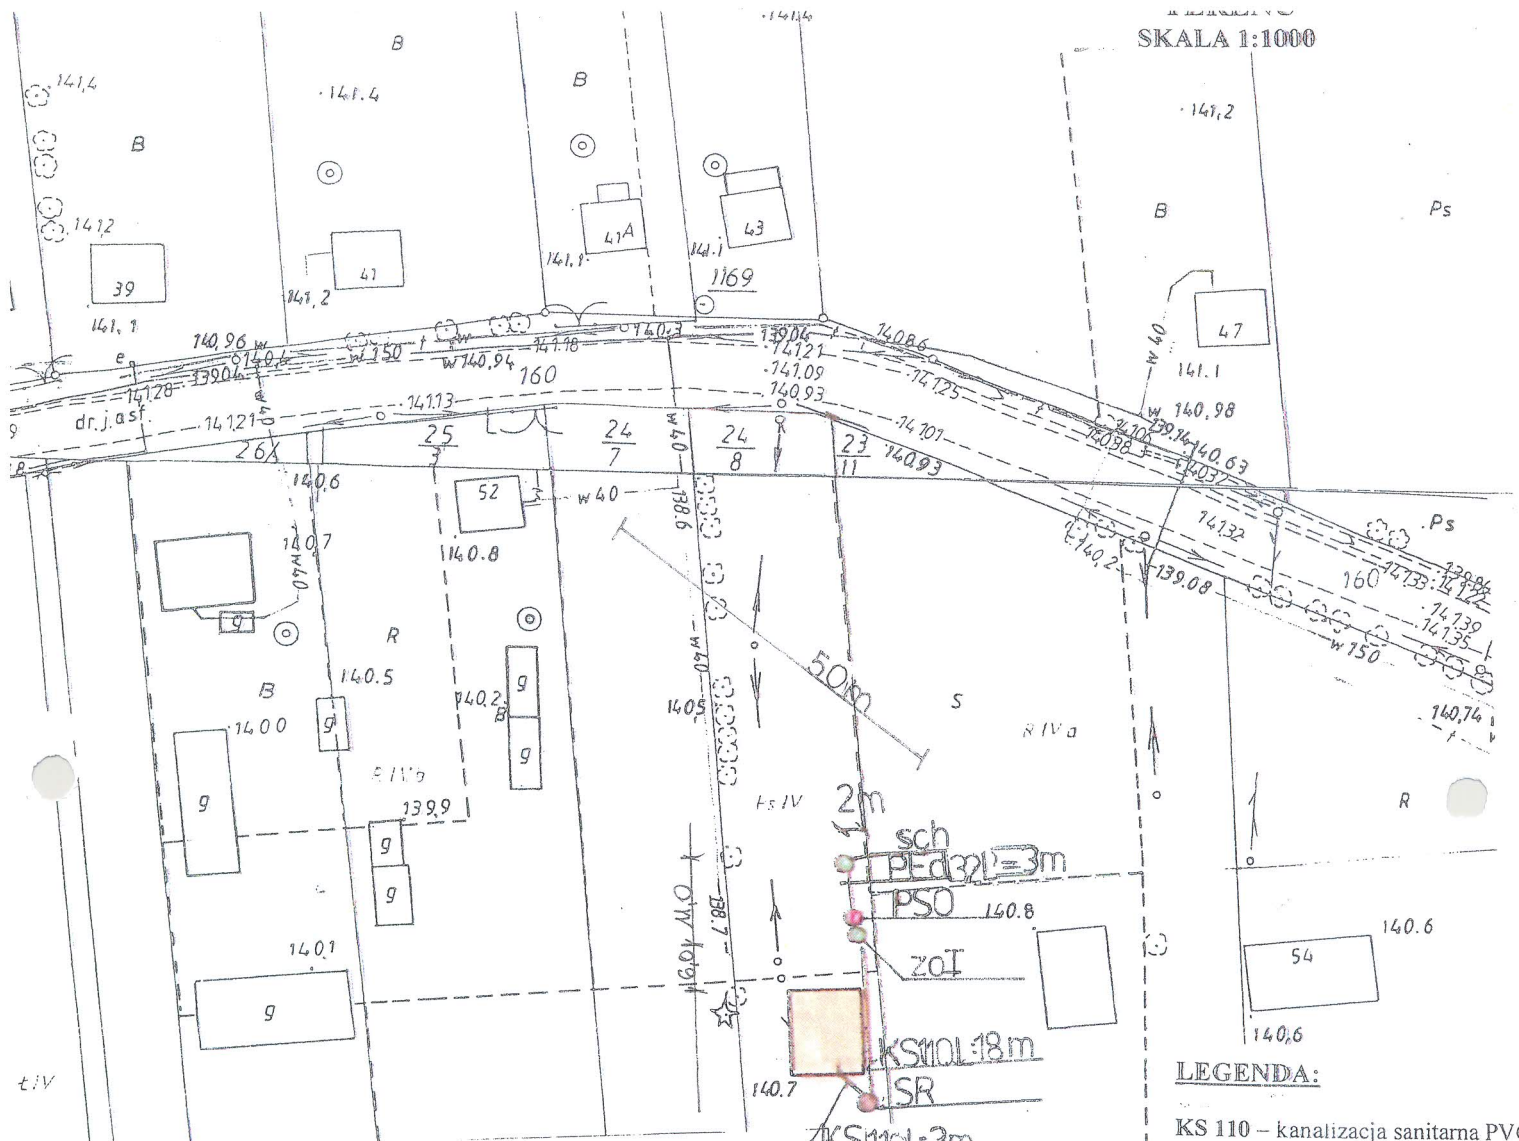

SKALA 1:1000

WESTOR	GMINA BRĄNSK UL. RYNEK 8 17-120 BRĄNSK	
BIEKT	PRZYDOMOWA OCZYSZCZALNIA ŚCIEKÓW	
DRES (WESTYCJI)	PUCHAŁSKA TERESA PUCHAŁY STARE 56 17-120 BRĄNSK	
PF YS. KU	PROJEKT ZAGOSPODAROWANIA DZIAŁKI NR 24/8	SKALA: 1:1000

- LEGENDA:**
- KS 110 – kanalizacja sanitarna PVC
 - KS 160 - kanalizacja sanitarna PVC
 - ZO 1 – zbiornik oczyszczalni RLM
 - ZO 2 - zbiornik oczyszczalni RLM
 - Pso – pompownia ścieków oczyszcz.
 - Pss – pompownia ścieków surowyc
 - PE d 50 – przewód tłoczny PEHD
 - PE d 32 – przewód tłoczny PEHD
 - Sch – studnia chłonna
 - SR – studzienka rewizyjna

PROJEKTANT		
imię i nazwisko	Dariusz Wasilewski	Podpis:
nr. uprawnień	LOM-44	
Data	08.2011	

29/3	28/5	27/3	26/3	25/3	24/7	24/8	23/11
------	------	------	------	------	------	------	-------

Starostwo Powiatowe w Bielsku Podlaskim
Powiatowy Ośrodek Dokumentacji
Geodezyjnej i Kartograficznej

oświadcza się zgodność niniejszej mapy z oryginałem
zgodnym doposażonego zasobu geodezyjnego i kartograficznego
w dniu... 1995.05.16

I zaawidencjonowanym pod Nr 2563.1/95

**NINIEJSZA MAPA NIE MOŻE SŁUŻYĆ
DO CEŁÓW PROJEKTOWYCH**

Bielsk Podlaski Z up. STAROSTY

7.06.2011

Starostwo Powiatowe w Bielsku Podlaskim
Powiatowy Ośrodek Dokumentacji
Geodezyjnej i Kartograficznej

Reprodukcjowanie, rozpowszechnianie i rozpraszanie
niniejszego dokumentu wymaga zezwolenia, o którym
mowa w art. 18 ust. z dnia 17 maja 1989 r. - Prawo
geodezyjne i kartograficzne (Dz. U. Nr 30, poz. 163
z późniejszymi zmianami)

Bielsk Podlaski Z up. STAROSTY

2-7.06.2011

TERENU
SKALA 1:1000

AŁY STARE

24.1.1000

Starostwo Powiatowe w Bielsku Podlaskim
Powiatowy Ośrodek Dokumentacji
Geodezyjnej i Kartograficznej

Reprodukcja, rozpowszechnienie i rozprowadzenie niniejszego dokumentu wymaga zezwolenia, o którym mowa w art. 18 ust. 1 z dnia 17 maja 1989 r. - Prawo geodezyjne i kartograficzne (Dz. U. Nr 30, poz. z późniejszymi zmianami)

Bielsk Podlaski
miejscowość i data
29.06.2011

STAROSTWA
imię i nazwisko, podpis, stanowisko
SŁUŻBOWE OSOBY (zweryfikował)

Jan Szachowicz
Podinspektor w Wydziale
Geodezji, Katastru i Nieruchomości

Starostwo Powiatowe w Bielsku Podlaskim
Powiatowy Ośrodek Dokumentacji
Geodezyjnej i Kartograficznej


Powiadacza się zgodność niniejszej mapy z oryginałem
przyjetych doposaży w zasobie geodezyjnego i kartograficznego
w dniu 2.10.1996.05.16
i zaawidencjonowanym pod Nr 2563.1/95 B

NINIEJSZA MAPA NIE MOŻE SŁUżyć
DO CEŁÓW PROJEKTOWYCH
Bielsk Podlaski Z up. STAROSTWA

miejscowość i data
29.06.2011


imię i nazwisko, podpis, stanowisko
SŁUŻBOWE OSOBY (zweryfikował)

Jan Szachowicz
Podinspektor w Wydziale
Geodezji, Katastru i Nieruchomości

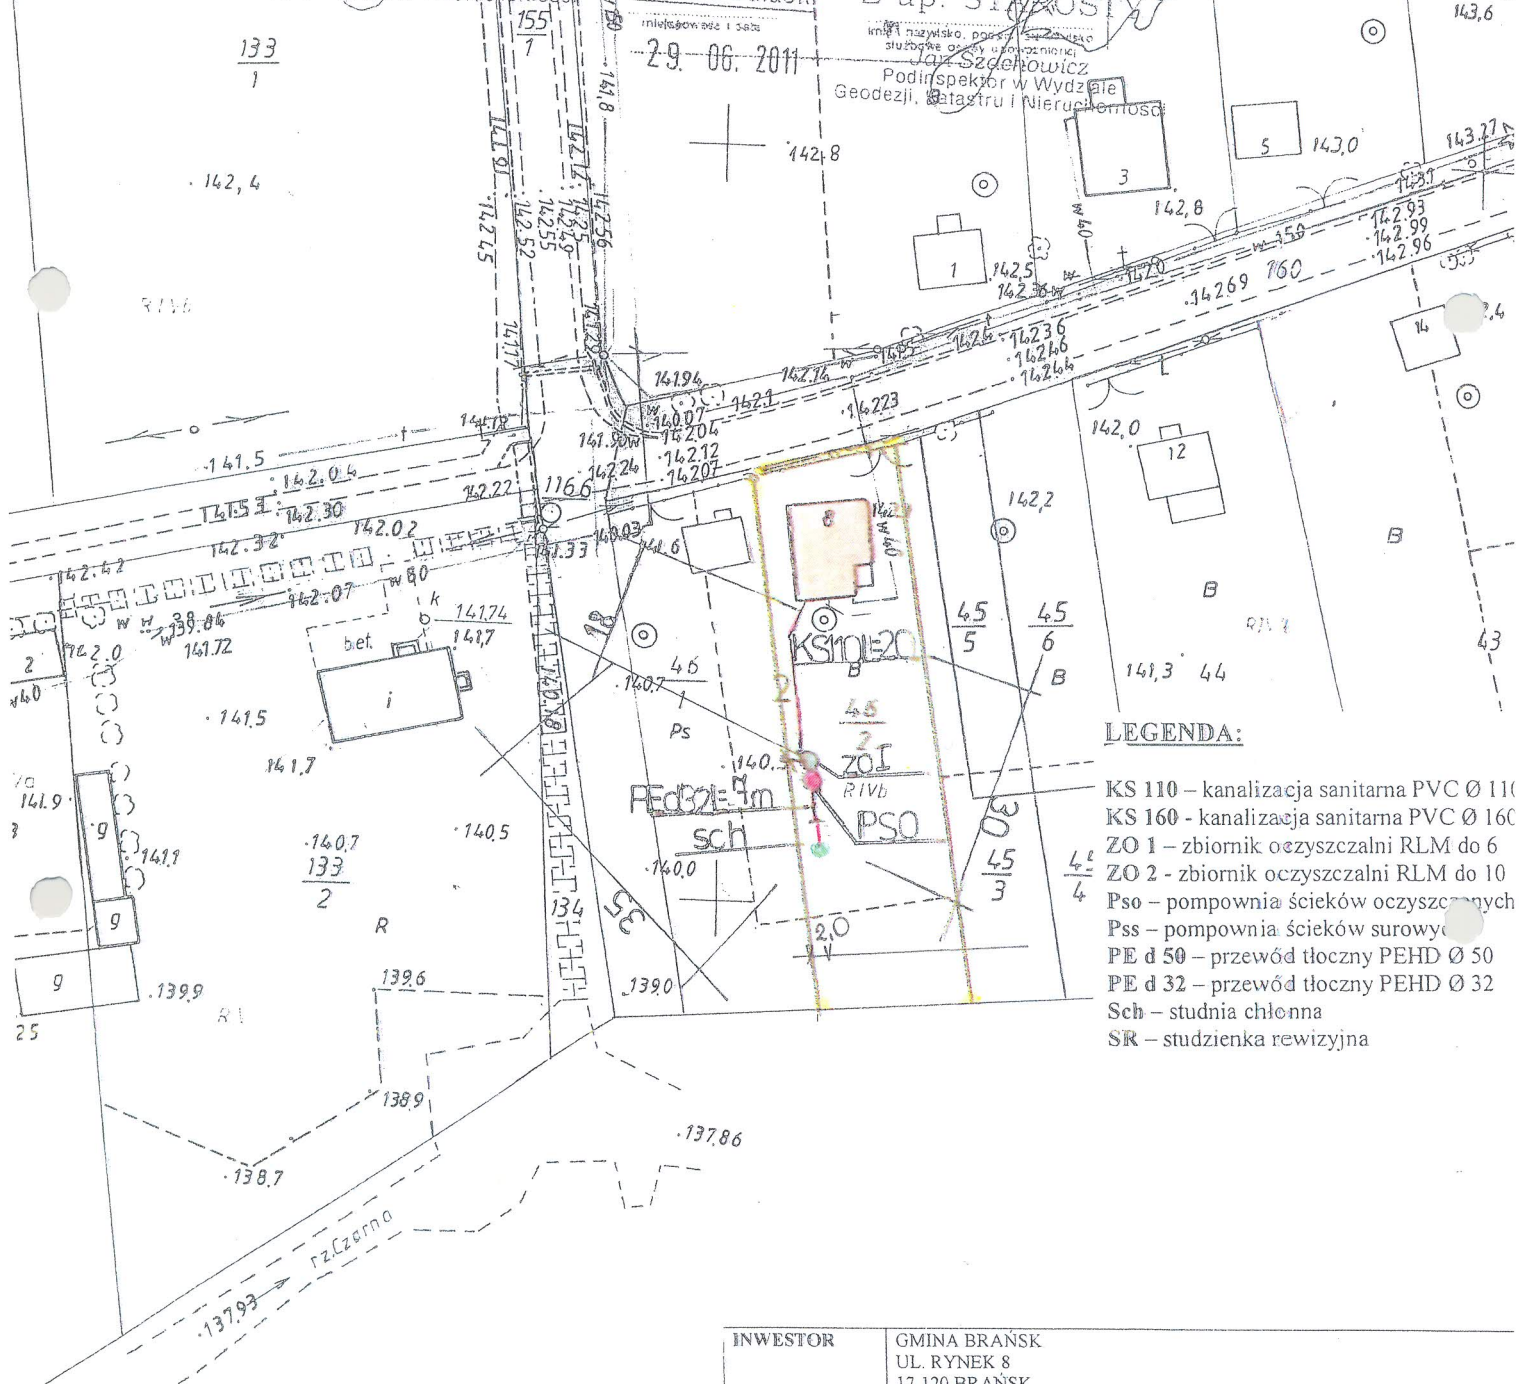

- LEGENDA:**
- KS 110 – kanalizacja sanitarna PVC Ø 110
 - KS 160 – kanalizacja sanitarna PVC Ø 160
 - ZO 1 – zbiornik oczyszczalni RLM do 6
 - ZO 2 – zbiornik oczyszczalni RLM do 10
 - Pso – pompownia ścieków oczyszczonych
 - Pss – pompownia ścieków surowych
 - PE d 50 – przewód tłoczny PEHD Ø 50
 - PE d 32 – przewód tłoczny PEHD Ø 32
 - Sch – studnia chłonna
 - SR – studzienka rewizyjna

INWESTOR	GMINA BRAŃSK UL. RYNEK 8 17-120 BRAŃSK	
OBIEKT	PRZYDOMOWA OCZYSZCZALNIA ŚCIEKÓW	
ADRES INWESTYCJI	PUCHAŁSKI KRZYSZTOF PUCHAŁY STARE 8 17-120 BRAŃSK	
PRZEDMIOT RYSUNKU	PROJEKT ZAGOSPODAROWANIA DZIAŁKI NR 46/2	SKALA 1:10
PROJEKTANT		
Imię i nazwisko	Dariusz Wasilewski	Podpis:
Nr. uprawnień	LOM-44	
Data	08.2011	

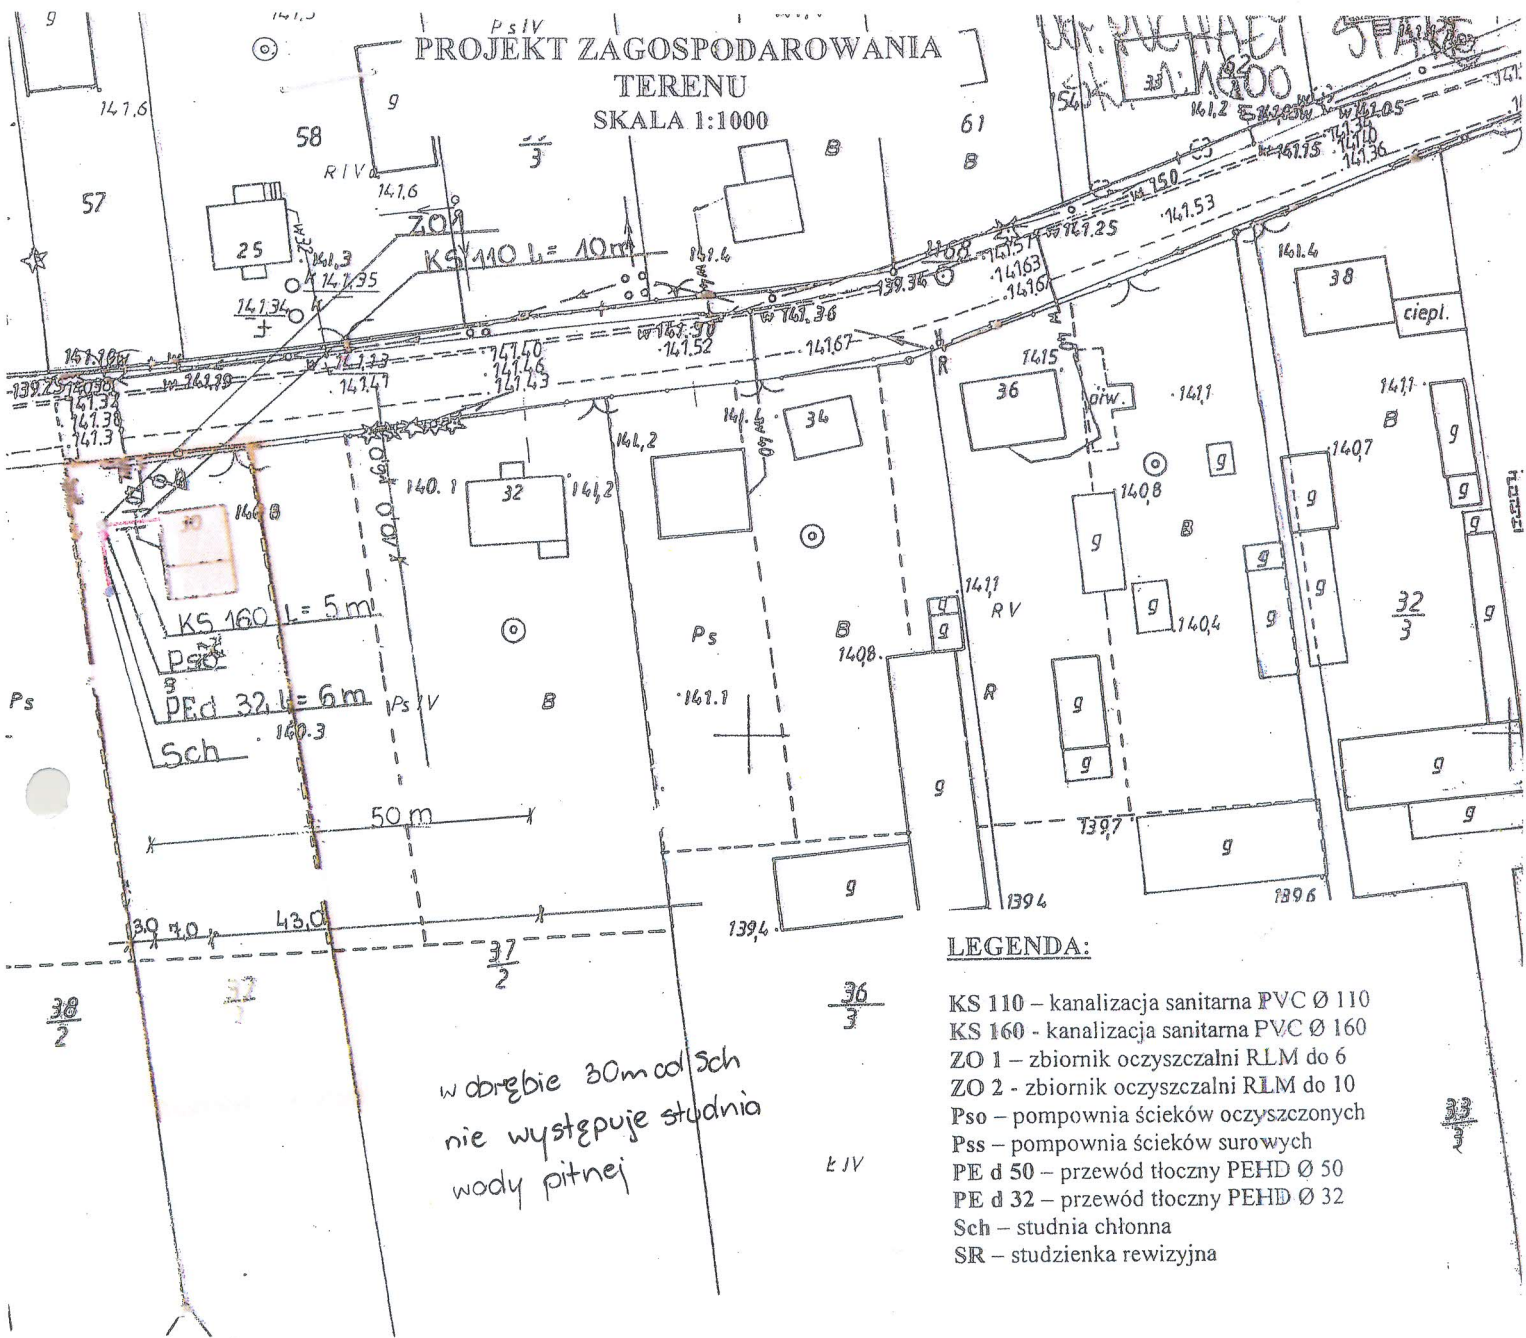

LEGENDA:

- KS 110 – kanalizacja sanitarna PVC Ø 110
- KS 160 - kanalizacja sanitarna PVC Ø 160
- ZO 1 – zbiornik oczyszczalni RLM do 6
- ZO 2 - zbiornik oczyszczalni RLM do 10
- Pso – pompownia ścieków oczyszczonych
- Pss – pompownia ścieków surowych
- PE d 50 – przewód tłoczny PEHD Ø 50
- PE d 32 – przewód tłoczny PEHD Ø 32
- Sch – studnia chłonna
- SR – studzienka rewizyjna

w obrębie 30m od Sch
nie występuje studnia
wody pitnej

PRZEDMIOT RYSUNKU	PROJEKT ZAGOSPODAROWANIA DZIAŁKI NR 37/1	
TEMAT	PRZYDOMOWA OCZYSZCZALNIA ŚCIEKÓW	
INWESTOR	GMINA BRĄNSK UL. RYNEK 8 17-120 BRĄNSK	
ADRES INWESTYCJI	PUCHAŁSKI JERZY PUCHAŁY STARE 30 17-120 BRĄNSK	
PROJEKTANT	Dariusz Wasilewski spec. inst. i sieci sanitarne LOM-44	Podpis:
Data 08.2011	Skala 1:1000	

Starostwo Powiatowe w Bielsku Podlaskim
Powiatowy Ośrodek Dokumentacji
Geodezyjnej i Kartograficznej

Poświadczam się zgodność niniejszej mapy z oryginałem
przyjętym doposażeniowemu zasobu geodezyjnego i kartograficznego
w dniu 1995.05.16.

I zaewidencjonowanym pod Nr. 2552/1195

**NINIEJSZA MAPA NIE MOŻE SŁUŻYĆ
DO CELÓW PROJEKTOWYCH**

Bielsk Podlaski Z up. STAROSTY

22.06.2011

Podinspektor w Wydziale
Geodezji, Katastru i Nieruchomości

Starostwo Powiatowe w Bielsku Podlaskim
Powiatowy Ośrodek Dokumentacji
Geodezyjnej i Kartograficznej

Reprodukowanie, rozpowszechnianie i rozprowadzanie
niniejszego dokumentu wymaga zezwolenia, o którym
mowa w art. 18 ust. z dnia 17 maja 1989 r. - Prawo
geodezyjne i kartograficzne (Dz. U. Nr 30, poz. 163
z późniejszymi zmianami)


Bielsk Podlaski Z up. STAROSTY

22.06.2011

Podinspektor w Wydziale
Geodezji, Katastru i Nieruchomości

PROJEKT ZAGOSPODAROWANIA
TERENU
SKALA 1:1000

SK. 1:1000

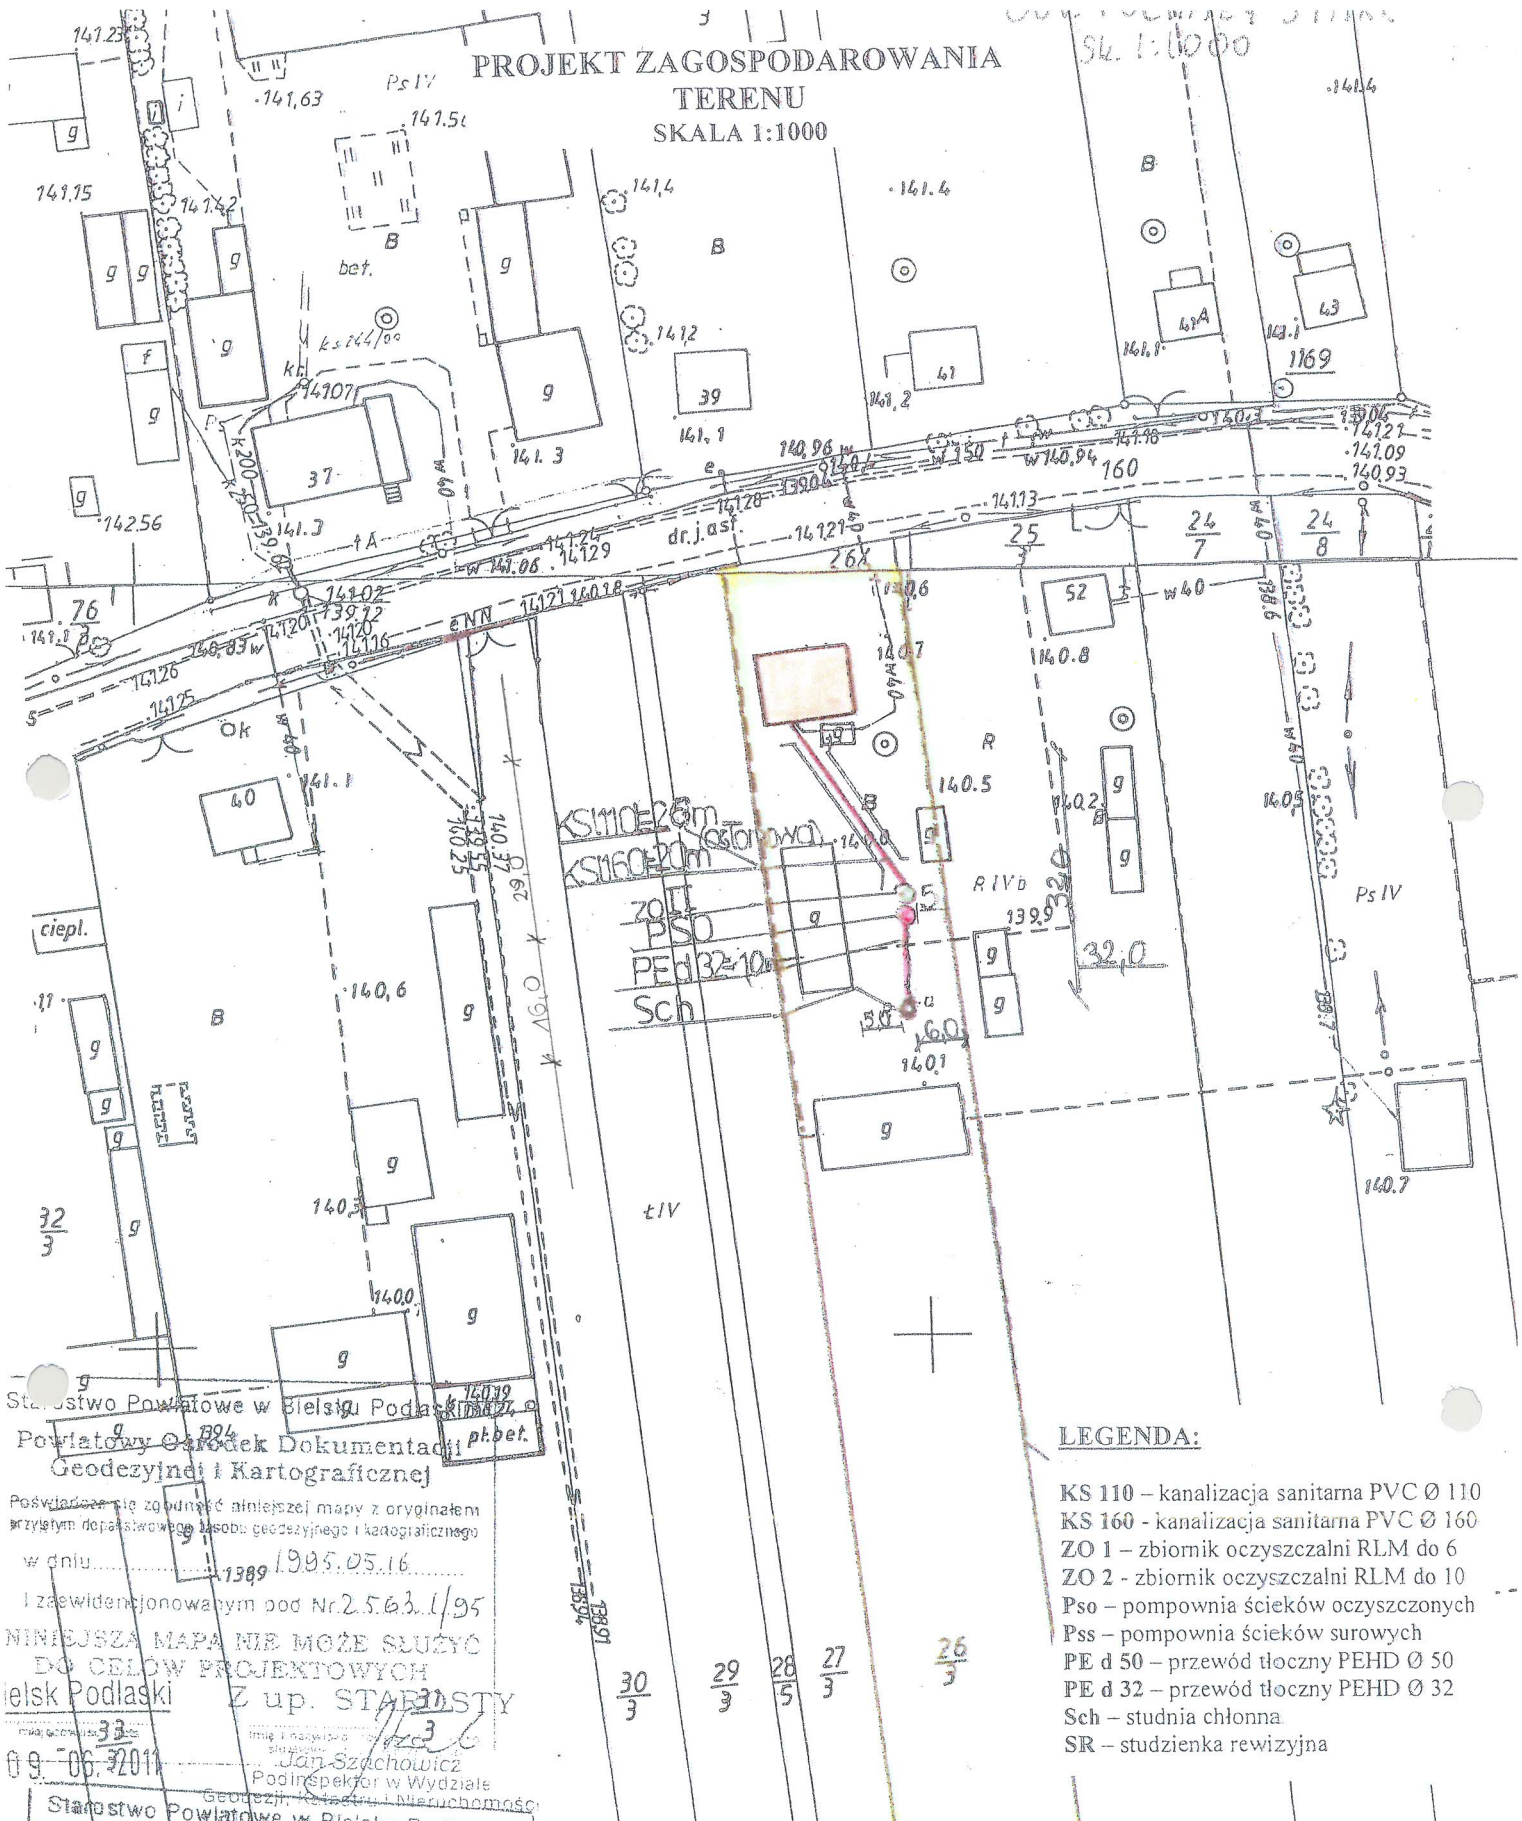

LEGENDA:

- KS 110 – kanalizacja sanitarna PVC Ø 110
- KS 160 - kanalizacja sanitarna PVC Ø 160
- ZO 1 – zbiornik oczyszczalni RLM do 6
- ZO 2 - zbiornik oczyszczalni RLM do 10
- Pso – pompownia ścieków oczyszczonych
- Pss – pompownia ścieków surowych
- PE d 50 – przewód tłoczny PEHD Ø 50
- PE d 32 – przewód tłoczny PEHD Ø 32
- Sch – studnia chłonna
- SR – studzienka rewizyjna

Starostwo Powiatowe w Białym Podlasku
Powiatowy Ośrodek Dokumentacji
Geodezyjnej i Kartograficznej

Poswiadczenie zgodności niniejszej mapy z oryginałem
przebiegnięciem doposażonego sposobu geodezyjnego i kartograficznego
w dniu 1389 1995.05.16

I zaświadczonej pod Nr. 2.5.63.1/95

NINIEJSZA MAPA NIE MOŻE SŁUżyć
DO CEŁÓW PROJEKTOWYCH
ielski Podlaski Z up. STAROSTY

09-06-2011
Jan Szachowicz
Podinspektor w Wydziale
Geodezji, Kartografii i Nieruchomości

Starostwo Powiatowe w Białym Podlasku
Powiatowy Ośrodek Dokumentacji
Geodezyjnej i Kartograficznej

Reprodukowanie, rozpowszechnianie i rozprowadzanie
niniejszego dokumentu wymaga zezwolenia, o którym
mowa w art. 18 ust. 1 z dnia 17 maja 1989 r. - Prawo
geodezyjne i kartograficzne (Dz. U. Nr 30, poz. 163
z późniejszymi zmianami)

09-06-2011
Jan Szachowicz
Podinspektor w Wydziale

INWESTOR	GMINA BRANSK UL. RYNEK 8 17-120 BRANSK		SKALA 1:10
OBIEKT	PRZYDOMOWA OCZYSZCZALNIA ŚCIEKÓW		
ADRES INWESTYCJI	PUCHAŁSKI KRZYSZTOF PUCHAŁY STARE 50 17-120 BRANSK		PROJEKTANT
PRZEDMIOT RYSUNKU	PROJEKT ZAGOSPODAROWANIA DZIAŁKI NR 26/3		
Imię i nazwisko	Dariusz Wasilewski	Podpis:	
Nr. uprawnień	LOM-44		
Data	08.2011		



- LEGENDA:**
- KS 110 – kanalizacja sanitarna PVC Ø 110
 - KS 160 – kanalizacja sanitarna PVC Ø 160
 - ZO 1 – zbiornik oczyszczalni RLM do 1
 - ZO 2 – zbiornik oczyszczalni RLM do 2
 - Pso – pompownia ścieków oczyszczonych
 - Pss – pompownia ścieków surowych
 - PE d 50 – przewód tłoczny PEHD Ø 50
 - PE d 32 – przewód tłoczny PEHD Ø 32
 - Sch – studnia chłonna
 - SR – studzienka rewizyjna

INWESTOR	GMINA BRĄNSK UL. RYNEK 8 17-120 BRĄNSK	
OBIEKT	PRZYDOMOWA OCZYSZCZALNIA ŚCIEKÓW	
ADRES INWESTYCJI	SZMURLO KRZYSZTOF PUCHAŁY STARE 29 17-120 BRĄNSK	
PRZEDMIOT RYSUNKU	PROJEKT ZAGOSPODAROWANIA DZIAŁKI NR 60	SKA 1:10
PROJEKTANT		
Imię i nazwisko	Dariusz Wasilewski	Podpis:
Nr. uprawnień	LOM-44	
Data	08.2011	

Sąd Rejonowy Powiatowy w Bielsku Podlaskim
Powiatowy Ośrodek Dokumentacji
Geodezyjnej i Kartograficznej

37
produkcję, rozprowadzenie i rozprowadzenie
dokumentu w wymiarach 1:500, 1:1000, 1:2000
zgodnie z art. 18 ust. 1 pkt 1) ustawy z dnia 17 maja 1989 r. - Prawo
geodezyjne i kartograficzne (Dz. U. Nr 30, poz. 133
z późniejszymi zmianami)

Bielsk Podlaski Z up. STAROSTY
22.06.2011
Podpisany w Wydziale
Geodezji, Katastru i Nieruchomości


Starostwo Powiatowe w Bielsku Podlaskim
Powiatowy Ośrodek Dokumentacji
Geodezyjnej i Kartograficznej

Powinno być doposażone niniejszej mapy z oryginałem
z tytułu doposażeniowego zasobu geodezyjnego i kartograficznego
w dniu 19.05.2016

I zaś widencjonowany pod Nr. 1580/1/05

**NINIEJSZA MAPA NIE MOŻE SŁUżyć
DO CEŁÓW PROJEKTOWYCH**

Bielsk Podlaski Z up. STAROSTY
22.06.2011
Jan Szlachowicz
Podinspektor w Wydziale

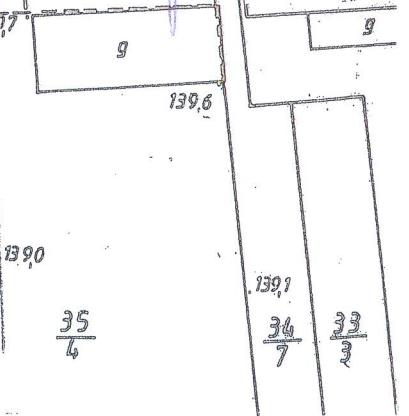


DOBREB PUCHALY STARE
SKALA 1:1000

PROJEKT ZAGOSPODAROWANIA
TERENU
SKALA 1:1000

LEGENDA:

- KS 110 – kanalizacja sanitarna PVC Ø 110
- KS 160 - kanalizacja sanitarna PVC Ø 160
- Pss – pompownia ścieków surowych
- PE d 50 – przewód tłoczny PEHD Ø 50
- ZO 1 – zbiornik oczyszczalni RLM do 6
- ZO 2 - zbiornik oczyszczalni RLM do 10
- Pso – pompownia ścieków oczyszczonych
- PE d 32 – przewód tłoczny PEHD Ø 32
- Sch – studnia chłonna
- SR – studzienka rewizyjna

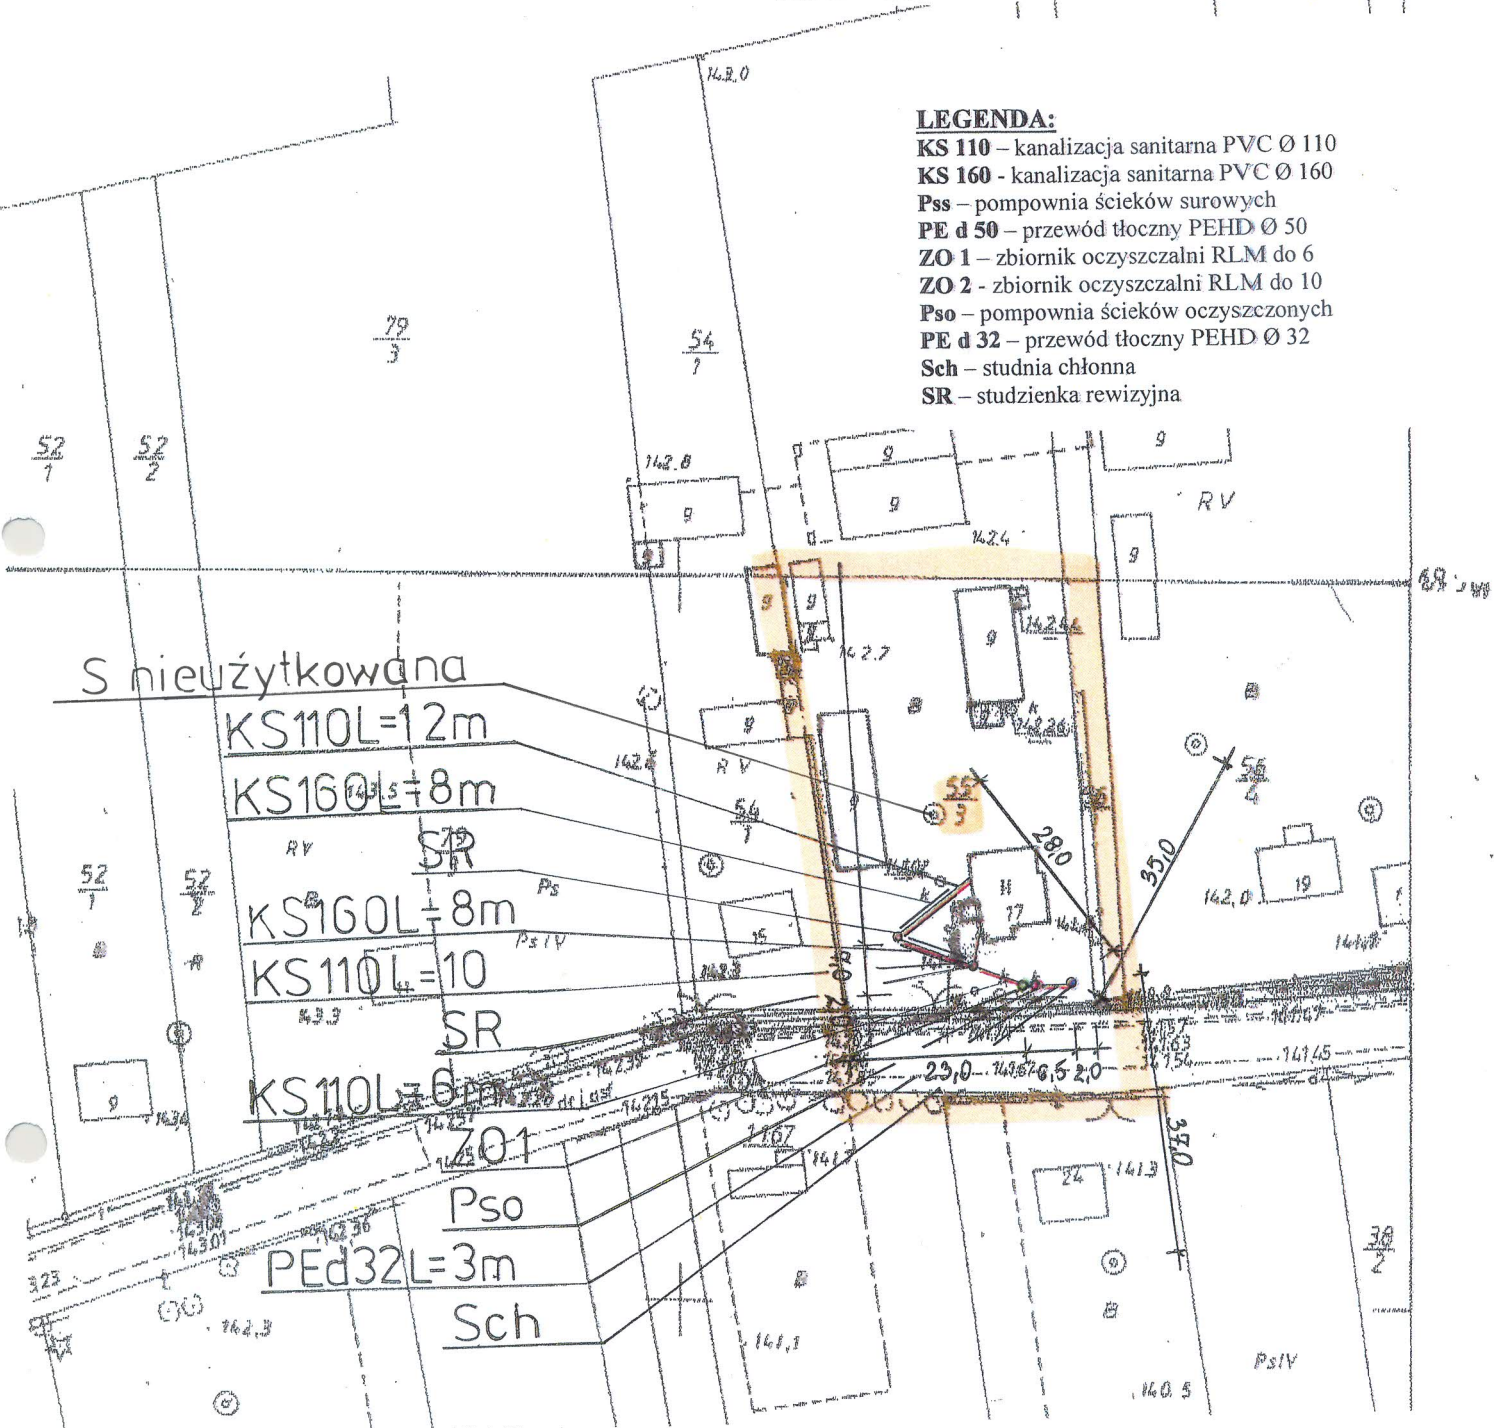

S nieużytkowana

KS110L=12m

KS160L=8m

KS160L=8m


KS110L=10

KS110L=6

PEd32L=3m

Starostwo Powiatowe w Białym Podlaskim
Powiatowy Ośrodek Dokumentacji
Geodezyjnej i Kartograficznej
Wskazówka nr 1 zgodnie z art. 17 § 1 pkt 1
prawa o urzędowym zasobie inżynierski i kartograficzny
z dnia 1995.05.16
i zaawidencjonowany pod Nr. 2853.119
NINIEJSZA MAPA NIE MOŻE SŁUżyć
DO CELÓW PROJEKTOWYCH

PRZEDMIOT RYSUNKU	PROJEKT ZAGOSPODAROWANIA DZIAŁKI NR 55/3	
TEMAT	MECHANICZNO-BIOLOGICZNA ZO1 PRZYDOMOWA OCZYSZCZALNIA ŚCIEKÓW	
INWESTOR	GMINA BRĄNSK RYNEK 8 17-120 BRĄNSK	
ADRES INWESTYCJI	KIERSNOWSKI TADEUSZ PUCHAŁY STARE 17 17-120 BRĄNSK	
PROJEKTANT	Dariusz Wasilewski spec. inst. i sieci sanitarne LOM-44	Podpis:
Data 08.2011	Skala 1:1000	

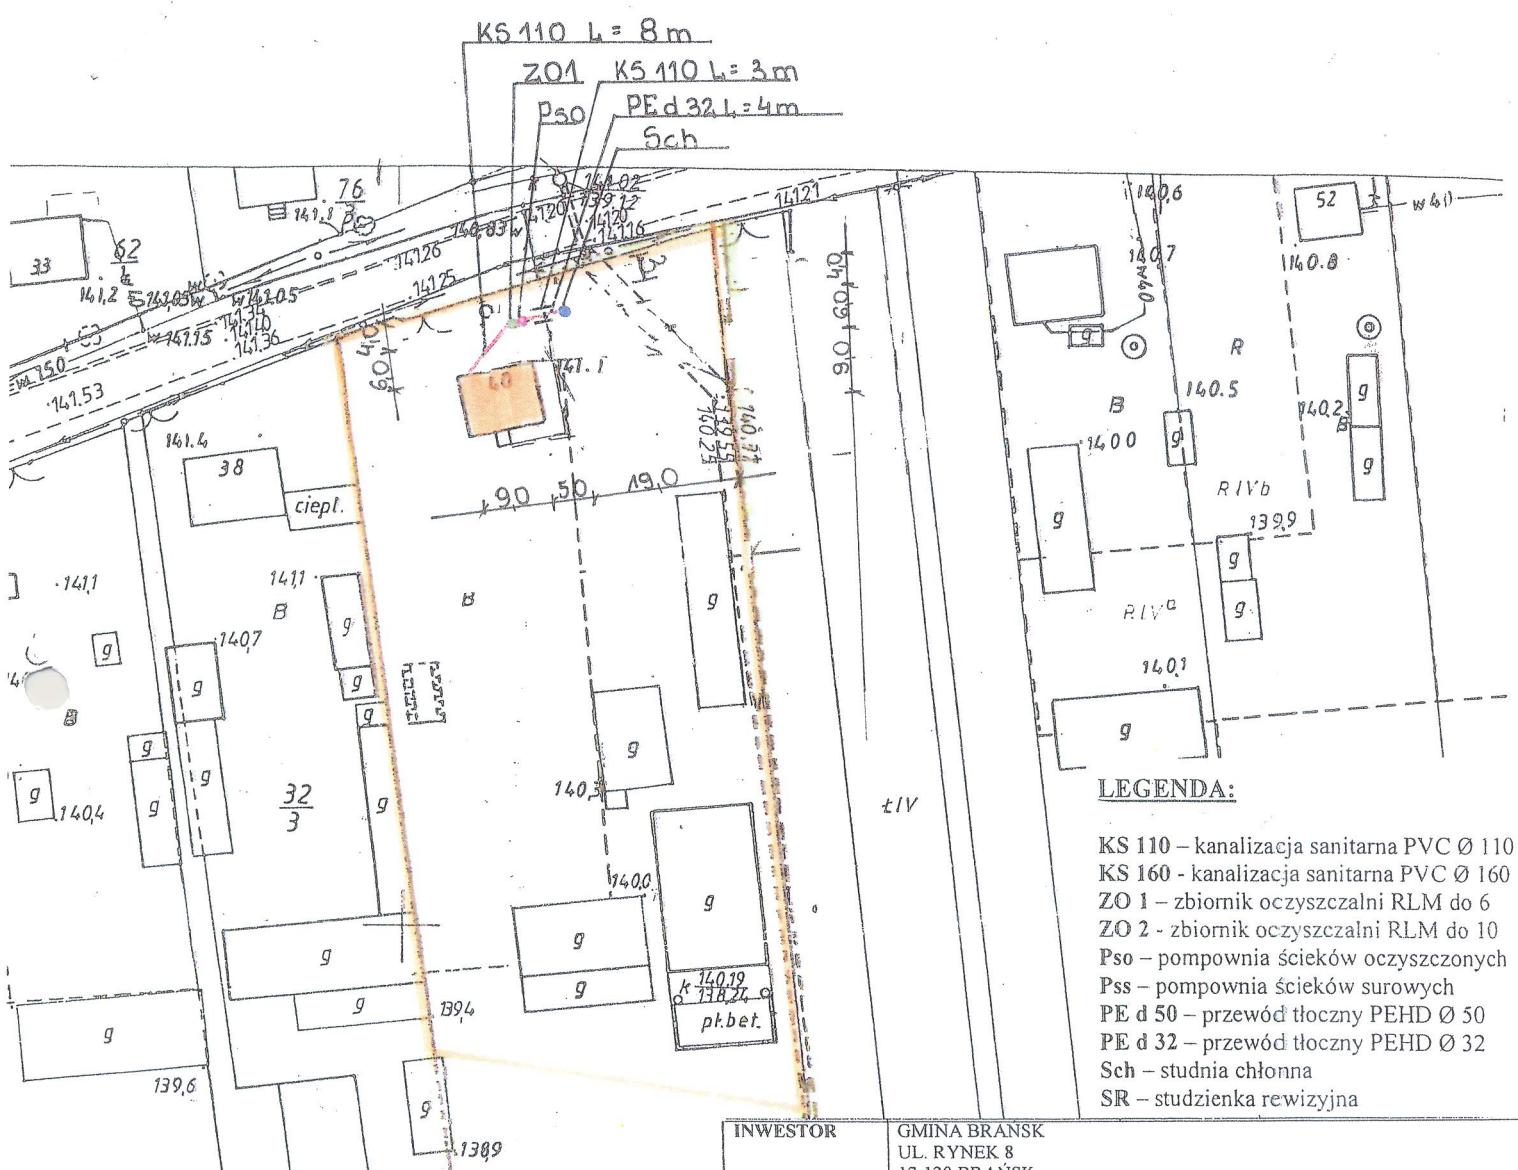

LEGENDA:

- KS 110 - kanalizacja sanitarna PVC Ø 110
- KS 160 - kanalizacja sanitarna PVC Ø 160
- ZO 1 - zbiornik oczyszczalni RLM do 6
- ZO 2 - zbiornik oczyszczalni RLM do 10
- Pso - pompownia ścieków oczyszczonych
- Pss - pompownia ścieków surowych
- PE d 50 - przewód tłoczny PEHD Ø 50
- PE d 32 - przewód tłoczny PEHD Ø 32
- Sch - studnia chłonna
- SR - studzienka rewizyjna

INWESTOR	GMINA BRAŃSK UL. RYNEK 8 17-120 BRAŃSK	
OBIEKT	PRZYDOMOWA OCZYSZCZALNIA ŚCIEKÓW	
ADRES INWESTYCJI	ŁUGOWSKI ANDRZEJ, ŁUGOWSKA KATARZYNA PUCHAŁY STARE 40 17-120 BRAŃSK	
PRZEDMIOT RYSUNKU	PROJEKT ZAGOSPODAROWANIA DZIAŁKI NR 31/3	SKALA 1:100
PROJEKTANT		
Imię i nazwisko	Dariusz Wasilewski	Podpis:
Nr. uprawnień	LOM-44	
Data	08.2011	

Starostwo Powiatowe w Bielsku Podlaskim
Powiatowy Ośrodek Dokumentacji
Geodezyjnej i Kartograficznej

Poswiadczenie zgodności niniejszej mapy z oryginalnym
przytym doposażeniem materiału geodezyjnego i kartograficznego
w dniu 16.05.1995r

I zaświadczam wydanym pod Nr. 2563/1/95
NINIEJSZA MAPA NIE MOŻE SŁUżyć
DO CEŁÓW PROJEKTOWYCH

Imię i nazwisko
miejscowość i data

16.05.1995

W. J. Starosty
Starosta
Podinspektor w Wydziale Geodezji
Katastru i Planowania

Starostwo Powiatowe w Bielsku Podlaskim
Powiatowy Ośrodek Dokumentacji
Geodezyjnej i Kartograficznej

Poswiadczenie zgodności niniejszej mapy z oryginalnym
przytym doposażeniem materiału geodezyjnego i kartograficznego
w dniu 16.05.1995r

I zaświadczam wydanym pod Nr. 2563/1/95
NINIEJSZA MAPA NIE MOŻE SŁUżyć
DO CEŁÓW PROJEKTOWYCH

Imię i nazwisko
miejscowość i data

16.05.1995

W. J. Starosty
Starosta
Podinspektor w Wydziale Geodezji
Katastru i Planowania

W. PUCHAŁY STARE
sk. 1:1000

PROJEKT ZAGOSPODAROWANIA
TERENU
SKALA 1:1000



LEGENDA:

- KS 110 – kanalizacja sanitarna PVC Ø 110
- KS 160 - kanalizacja sanitarna PVC Ø 160
- ZO 1 – zbiornik oczyszczalni RLM do 6
- ZO 2 - zbiornik oczyszczalni RLM do 10
- Pso – pompownia ścieków oczyszczonych
- Pss – pompownia ścieków surowych
- PE d 50 – przewód tłoczny PEHD Ø 50
- PE d 32 – przewód tłoczny PEHD Ø 32
- Sch – studnia chłonna
- SR – studzienka rewizyjna

Starostwo Powiatowe w Sielisku, Podlaskim
Powiatowy Ośrodek Dokumentacji
Geodezyjnej i Kartograficznej

Reprodukcja, w całości, rozproszenie i rozprowadzanie niniejszego dokumentu wymaga zezwolenia o którym mowa w art 18 ust. z dnia 17 maja 1989 r. Prawo geodezyjne i kartograficzne (Dz. U. Nr 30, poz. 168 z późniejszymi zmianami)


Bielsk Podlaski

Z up. STAROSTY


imię i nazwisko, podpis, stanowisko
służbowe osoby upoważnionej
Jan Szacholutes
Podinspektor w Wydziale
Geodezji, Katastru i Nieruchomości

22.06.2011

PRZEDMIOT RYSUNKU	PROJEKT ZAGOSPODAROWANIA DZIAŁKI NR 76/3	
TEMAT	PRZYDOMOWA OCZYSZCZALNIA ŚCIEKÓW	
INWESTOR	GMINA BRANSK RYNEK 8 17-120 BRANSK	
ADRES INWESTYCJI	KOSK ANTONI I JANINA PUCHAŁY STARE 35 17-120 BRANSK	
PROJEKTANT	Dariusz Wasilewski spec. inst. i sieci sanitarne LOM-44	Podpis:
Data 07.2011	Skala 1:1000	

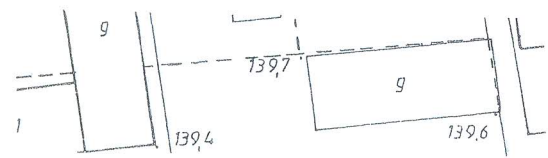

TERENU
SKALA 1:1000

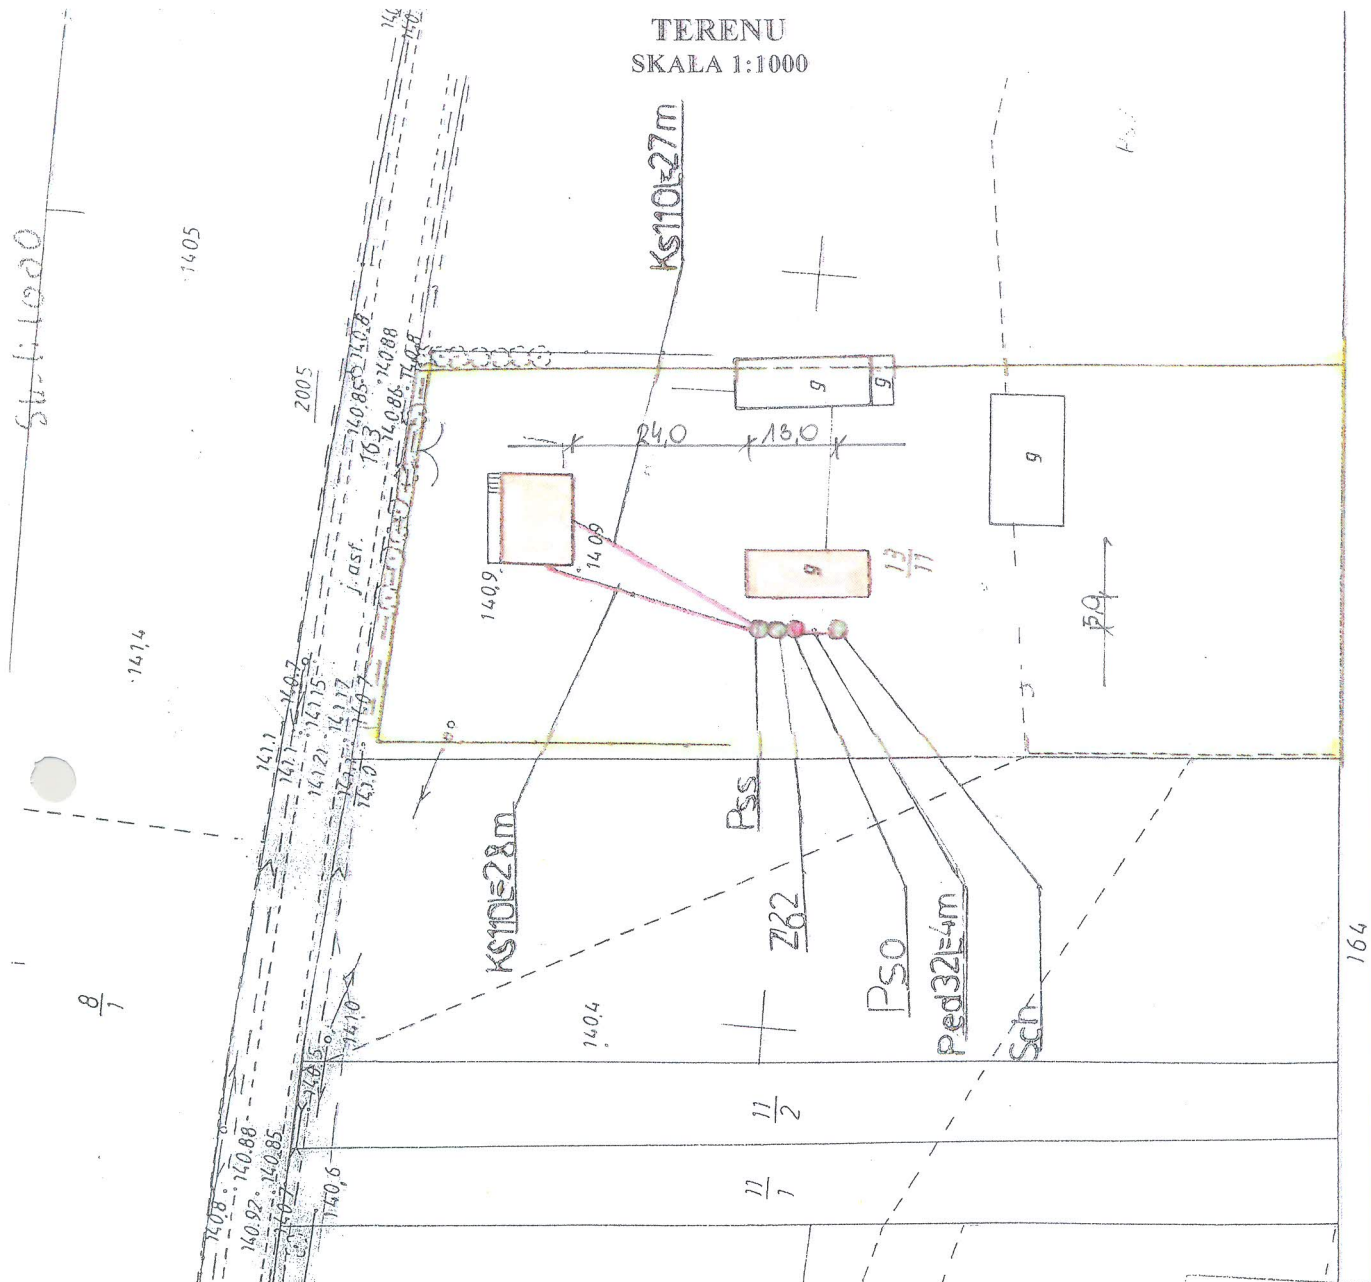

LEGENDA:

- KS 110 - kanalizacja sanitarna PVC Ø 110
- KS 160 - kanalizacja sanitarna PVC Ø 160
- ZO 1 - zbiornik oczyszczalni RLM do 6
- ZO 2 - zbiornik oczyszczalni RLM do 10
- Pso - pompownia ścieków oczyszczonych
- Pss - pompownia ścieków surowych
- PE d 50 - przewód tłoczny PEHD Ø 50
- PE d 32 - przewód tłoczny PEHD Ø 32
- Sch - studnia chłonna
- SR - studzienka rewizyjna

INWESTOR	GMINA BRĄNSK UL. RYNEK 8 17-120 BRĄNSK
OBIEKT	PRZYDOMOWA OCZYSZCZALNIA ŚCIEKÓW
ADRES INWESTYCJI	PULKOWSKI JAN, PULKOWSKA ELŻBIETA PUCHAŁY STARE 62 17-120 BRĄNSK
PRZEDMIOT RYSUNKU	PROJEKT ZAGOSPODAROWANIA DZIAŁKI NR 13/11
PROJEKTANT	
Imię i nazwisko	Dariusz Wasilewski
Nr. uprawnień	LOM-44
Data	08.2011
Podpis:	

STAROSTY
Irena Dymłyżyc

Starostwo Powiatowe w Gminie Podlaskim
Pocztowo - Biurowiec Administracji
Gmina Podlaskie
Podlaskie ul. Wolności 22, 19-200 Podlaskie
Pracownia Projektowa "PROJEKT" ul. Wolności 22, 19-200 Podlaskie
W Gminie 1925.05.16
Inwestycja: budowa przydomowej oczyszczalni ścieków nr. 2563.1/95
KONTRAKTANT
STAROSTY
Bielisk Podlaski